



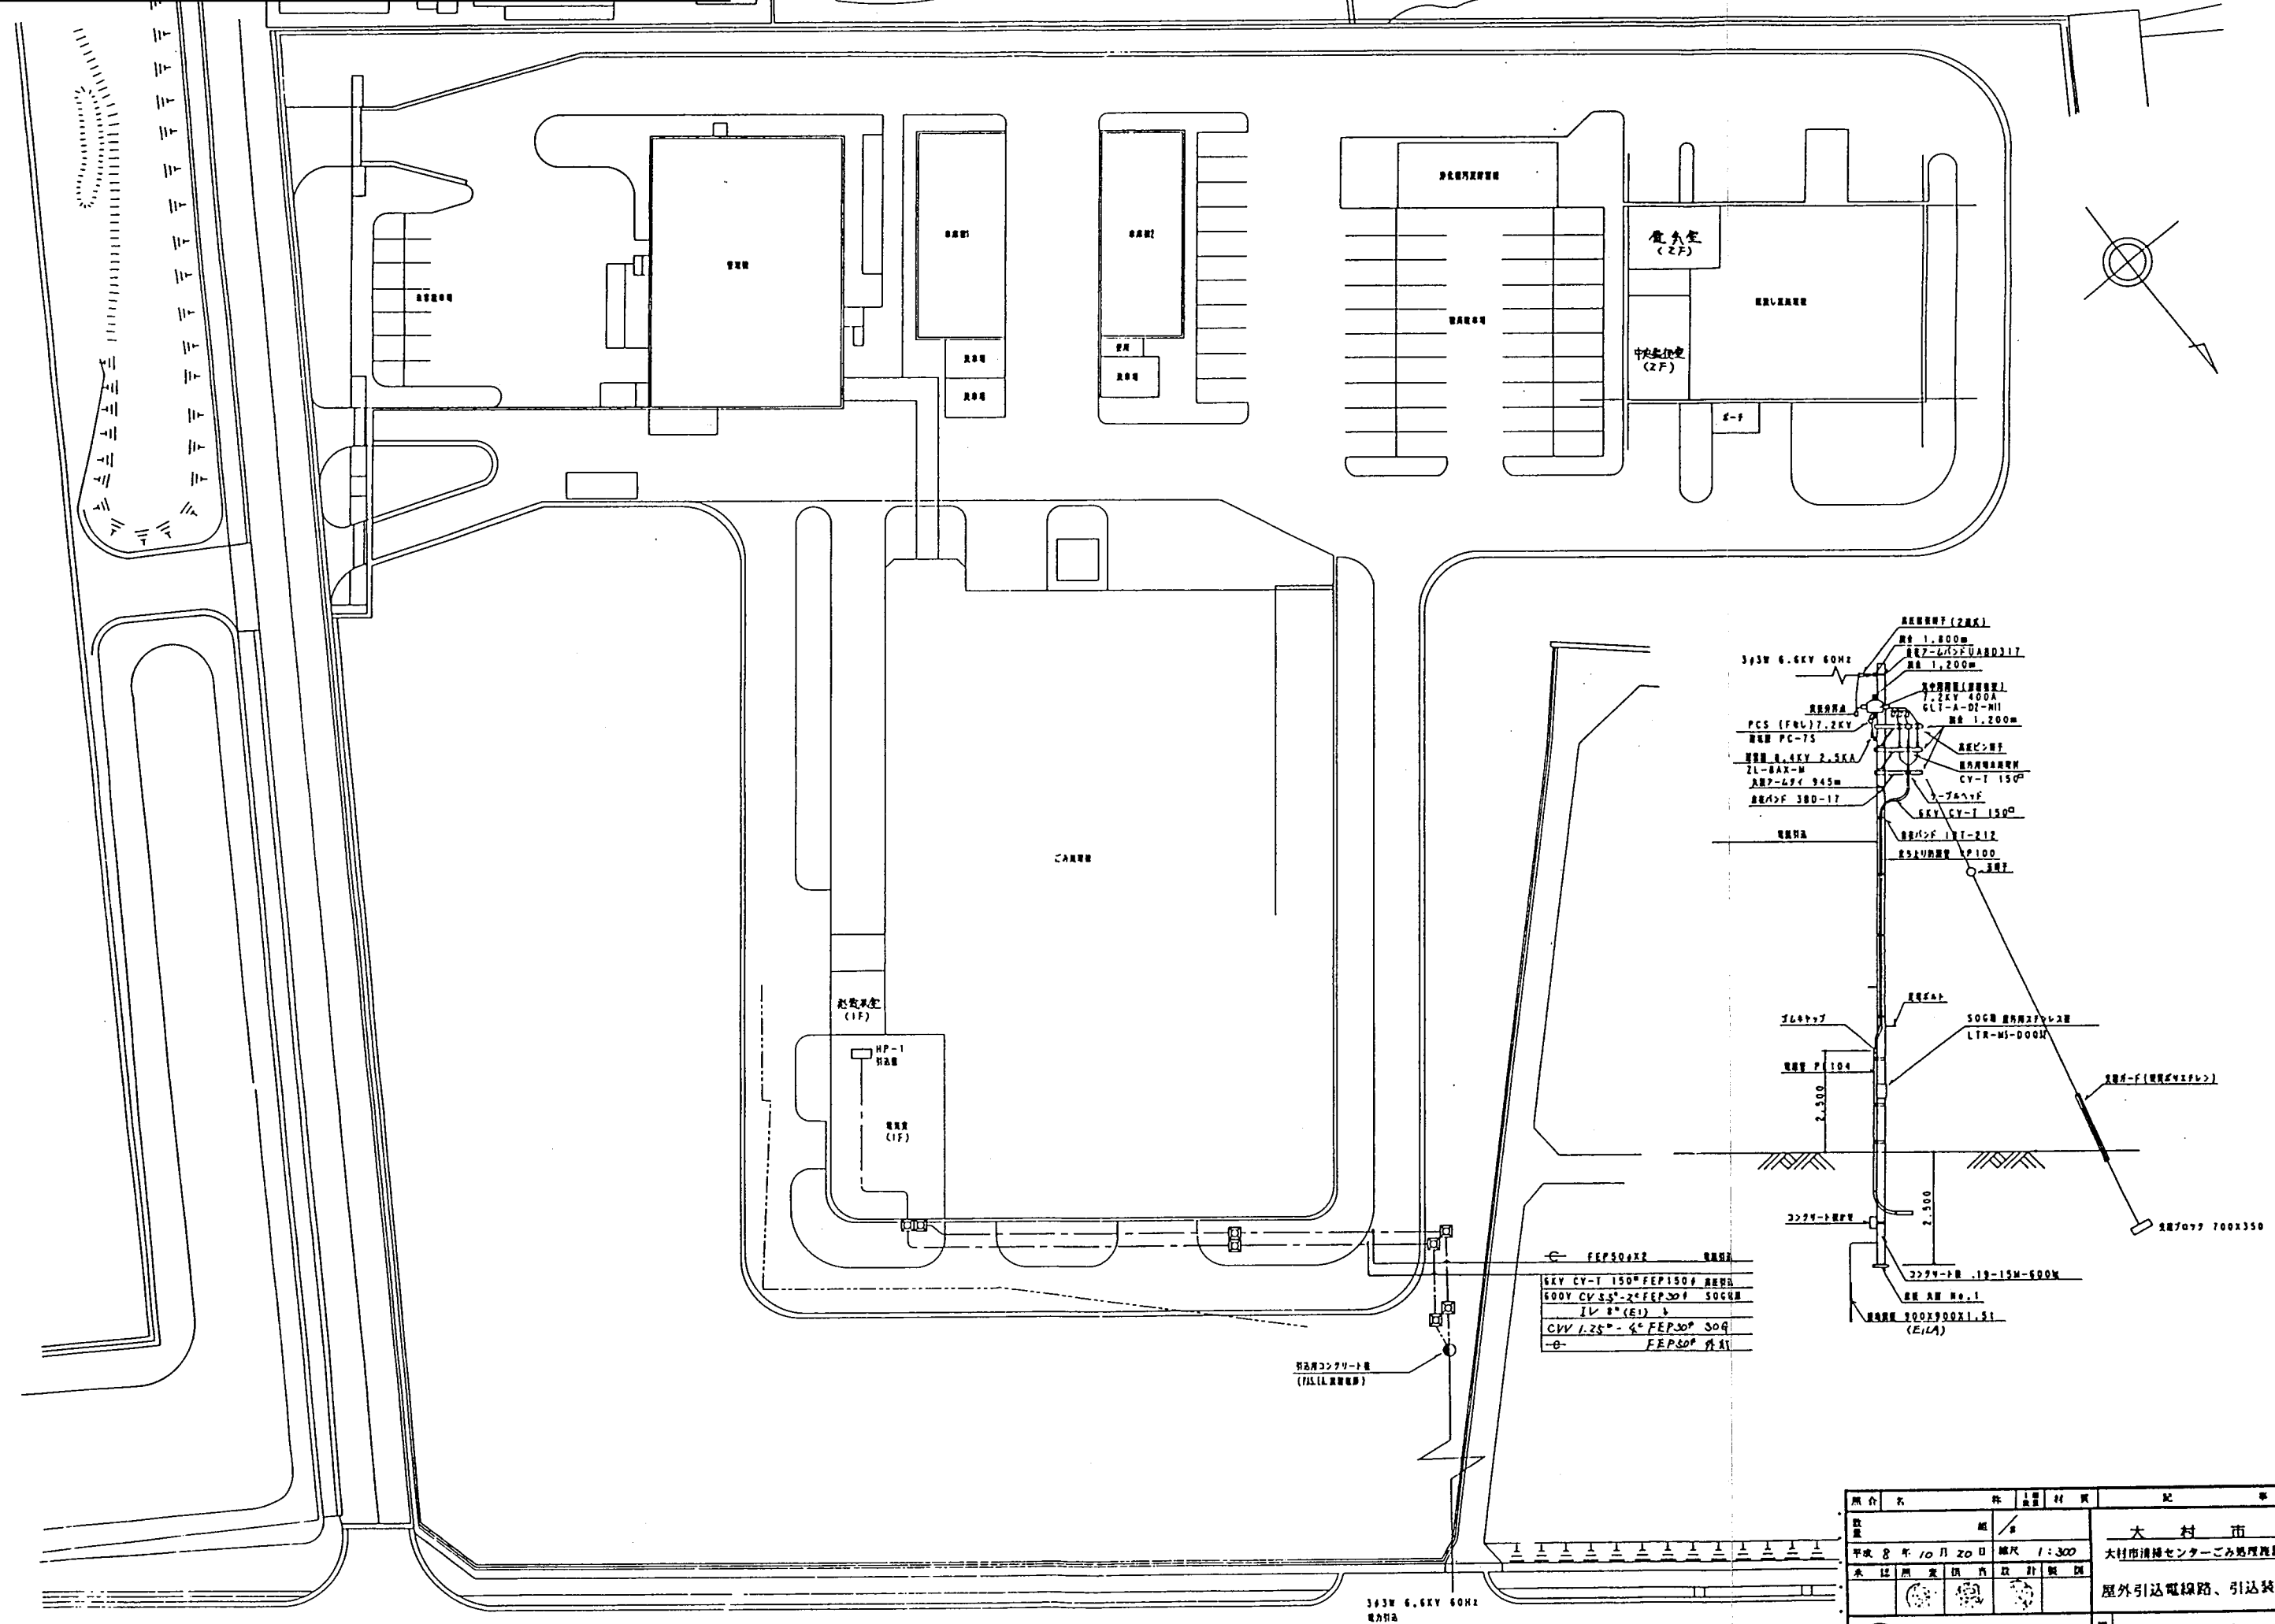


開 合		名		株		上 限 金 額		材 質		記 事			
数量		組		/		大 村 市 野							
平成 8 年 10 月 20 日		締 込		1:300		大村市清掃センターごみ処理施設建設工事							
承 証		照 査		引 内		設 計		製 図		屋外引込電線路、引込装柱図			
													
		三機工業株式会社								図 番		095-3501	


400 CV1 150 ^U	FEP 150	PAA
400 CV1 60 ^U	FEP 100	RRR/LENY
400 CV3 30 ^U 2C	FEP 30	PAS
400 CV 51.25 ^U 2C	FEP 30	PAS

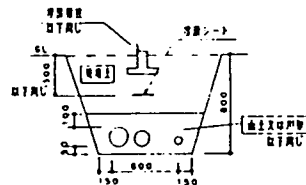



(H)	CV5.50-20x2	FEP 50	MS 1.52
	- C -	FEP50x2	78
	- E -	FEP30x2	7

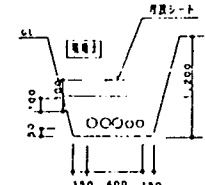


Q	CY5.50-3C E5.50 CY5.50-3CX11 E140		000(2) 100 L-6 F05.487.491-493.49 000(2) 50-25
	CY8-2C CY1.250-4C	FEP 100	000 S4 11V401
	CY1.250-15C CY1.250-4CX3	FEP 50	# 1CA465.467.492
	HP.1.2-3P CPEV1.2-2P	FEP 50	00000 # 00
	HP1.2-3C 3C-2V	FEP 50	原封紙 11V401
	-C	FEP 50	

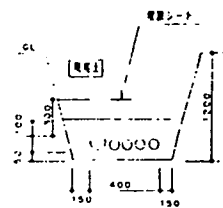


400° CV 60° 45-74	FEP 100	CVFEB LERN 1-P
CPEV-51-2-30P	FEP 30	RR LERN
MP12-34	FEP 50	3444
CV 60° 45	FEP 30	MP 53-57
E	FEP 50	RRRR
E	FEP 50=7	RRRRR
VC1F0-75-6C	FEP 30	RRY-7-D
VC1F0-75-6C	FEP 30	RRY-7-C
VC1F0-75-3C	FEP 30	RRRR
VC1F0-75-3C	FEP 30	RRRR
RRY-74	FEP 30	RRY-7-D

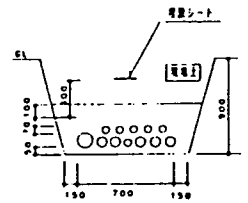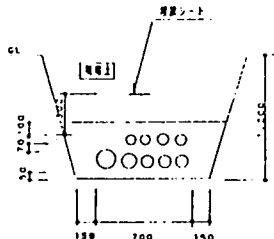[illegible]


600V CV-1200-E14 [□]	FEP150	BR000 L-1 F501F500
CV5.5 [□] -3C E3.5 [□]		
CV140-3C		BR01100 L-5
CV5.5 [□] -3C	FEP100	BR01200 L-6
CV140-2C		BR000
CV5.5 [□] -2C		BR000
NP1.2-15P		BR000 AE
NP1.2-4P		BR000
NP1-740.65-50P		F BR
7C-2V	FEP100	# 1V(UV)
7C-7B		# 1V(BS)
AE1.2-2C		F BR
NP1.2-3PX2		BR000
CPEV1.2-2PX2	FEP 50	F BR
CPEV0.9-1P		Y-トーン9-25
NP1.2-10P		BR0007
5C-2PX12		11VBR0.11V404
3C-2VX3		# (CP98)
CVY-51.25 [□] -6C E3.5	FEP100	BR000
CVY-51.25 [□] -3CX2		BR000
CV8 [□] -2C CV8 [□] -4 [□]		AE 55.56.5
CVY1.25 [□] -4C	FEP 50	11V404
CVY1.25 [□] -2C		BR0
DISC-5PV8-222	FEP 50	BR01174
-C-	FEP50X2	BR000

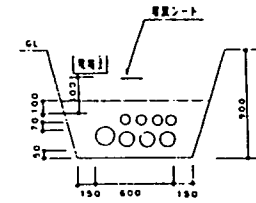


600 CVI 60	FEP 100	BRN LBRN
600 CVI 60 复个7A	FEP 100	CYCRA LBRN-Y
CPV-SI.2-30P	FEP 50	BR LBRN
JIPAZ-2	FEP 50	复
SCIFD.15-3C	FEP 30	BRN
0NY-7A	FEP 30	PAPY-D
CVB-3C	FEP 30	PR 53
-E-	FEP 50	PR

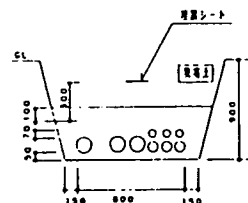

600 CVI 150 ⁰	FEP 150	NAA
600 CVI 50 ⁰ -2C	FEP 30	PAS
CVI-51.25 ⁰ -2C	FEP 30	PAS
-C-	FEP 50	RE

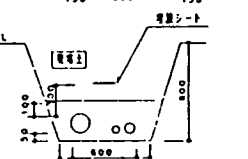


2)	←	EP50x2	8372A

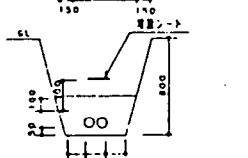


(J)	600 CVT 600	(H) (555)	REP 80	REP 80
	600 CVT 600	光 4.7L	REP 100	CVT 變速 1.5 公升 F
			REP 100	(1 公升)
			REP 500	(1 公升)
			REP 30	(1 公升)
	前 74 0.65-20P, 10"		REP 50	1.5 公升 變速 1.5 公升

ИП 2-15Р	ИП 30	ИП 30
----------	-------	-------


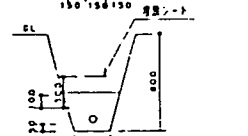


600 CVI 600	SEP 100	BAU LBR
600 CVI 600	SEP 100	CYCERA LBR
CPV-SI. 2 10P	SEP 50	NR LBR
97-74	SEP 50	LEBR-9
C-	SEP 50	FR

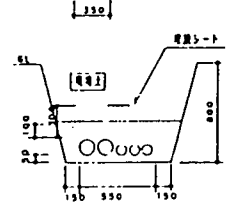

(E)	600Y CV-1200 ^D E1 ^D	PE 104	000000 L	
	CVS-5P-3C		F377 F377 L	
	CVI4 ^A -3C	PE 54	000(1)00L-5	L-
	CVS-5P-3C		000(2)00L-5	
	CVI4 ^A -2C	PE 36	HRCPU	
	HP1.2-1SP	PE 36	LERRN AN	
	HP1.2-4P		00000	
	0AD-740.65-50P		# 00	
	TC-2V	PE 70	# IV(UV)	i-i
	TC-FB		# IV(BS)	
	AE1.2-2C		# NR	
	HP1.2-3Px2		00000	
	CPEV1.2-2Px2	SEP 54	# 00	L-1
	CPEV0.9-1Px2		ザット(インダ-4)	
	HP1.2-10P		000000	
	SC-2VXH	PE 42	IIVNNH	
	SC-2VXJ	PE 36	# [CPNR]	
	光7-7A	PE 36	00000FL	
	-E	PE 54	7M	L
	-G	PE 54	7M	L
	-F	PE 42	7M	EP
	-E	PE54x2	7M	EP

600V CV-1700 ^U	FEP150	BRN L-1
CV5-50-3C2		BRN L-1, BRN L-2
CV14 ^U -2C		BRN L-1
CV5-5B-3C	FEP100	BRN L-1
CV30 ^U -3C 122 ^U		BRN L-1
		BRN L-1
CV1-25 ^U -2C		BRN L-1
CV1-25 ^U -20C		BRN L-1
CV1-25 ^U -4C	FEP 80	BRN L-1
CV1-25 ^U -4C		BRN L-1
CV1-25 ^U -15C		BRN L-1
5C-2V411		BRN L-1
3C-2V411		BRN L-1
CV1-25 ^U -6C 13-50	FEP100	BRN L-1
CV1-25 ^U -3C2		BRN L-1
CV1-25 ^U -2C		BRN L-1
HP1-2-4P		BRN L-1
WAT-5A0.65 50P		BRN L-1
7C-2V		BRN L-1
7C-1B	FEP100	BRN L-1
AT1-2-2C		BRN L-1
HP1-2-3C		BRN L-1
CPEY 0.9-1P		BRN L-1
HP1-2-10P		BRN L-1
5A7-3A	FEP 50	BRN L-1
5A7-3A	FEP507	BRN L-1

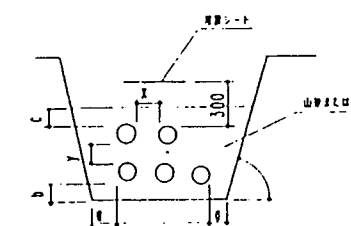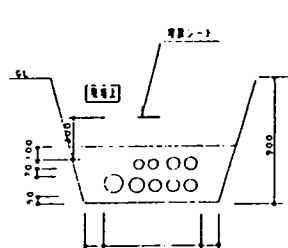


学习量	X	Y
30	50	电机149具
50		
80		
100	70	
125		
150		
200	100	

d	600	1,200
e	1 200	1 200
f	150 200	200 200
g	50	
h	100	
i	70	

(R)		(因取處理)	
CV3.50-2C		FEP 50	資料整理
CVY-51.250-6C			資料整理
CVY-51.250-3C×2		FEP 50	資料整理
CVY1.250-2C			資料整理
CPEVO.9-1P			229-83
3C-2V		FEP 50	11V104
CVY1.250-6C			11V404

開 合	名	姓	1 階 部	材 質	記 号
数量	組		J / 部		大 村 市 野 野 上
平成 8 年 10 月 8 日	縮尺 1/60A		大村市清掃センターごみ処理施設建設工		
水 証 用 意 出 入	設 計	製 図	構内電線路 要領図		
(印)	(印)	(印)	095-3503		
三機工業株式会社			095-3503		

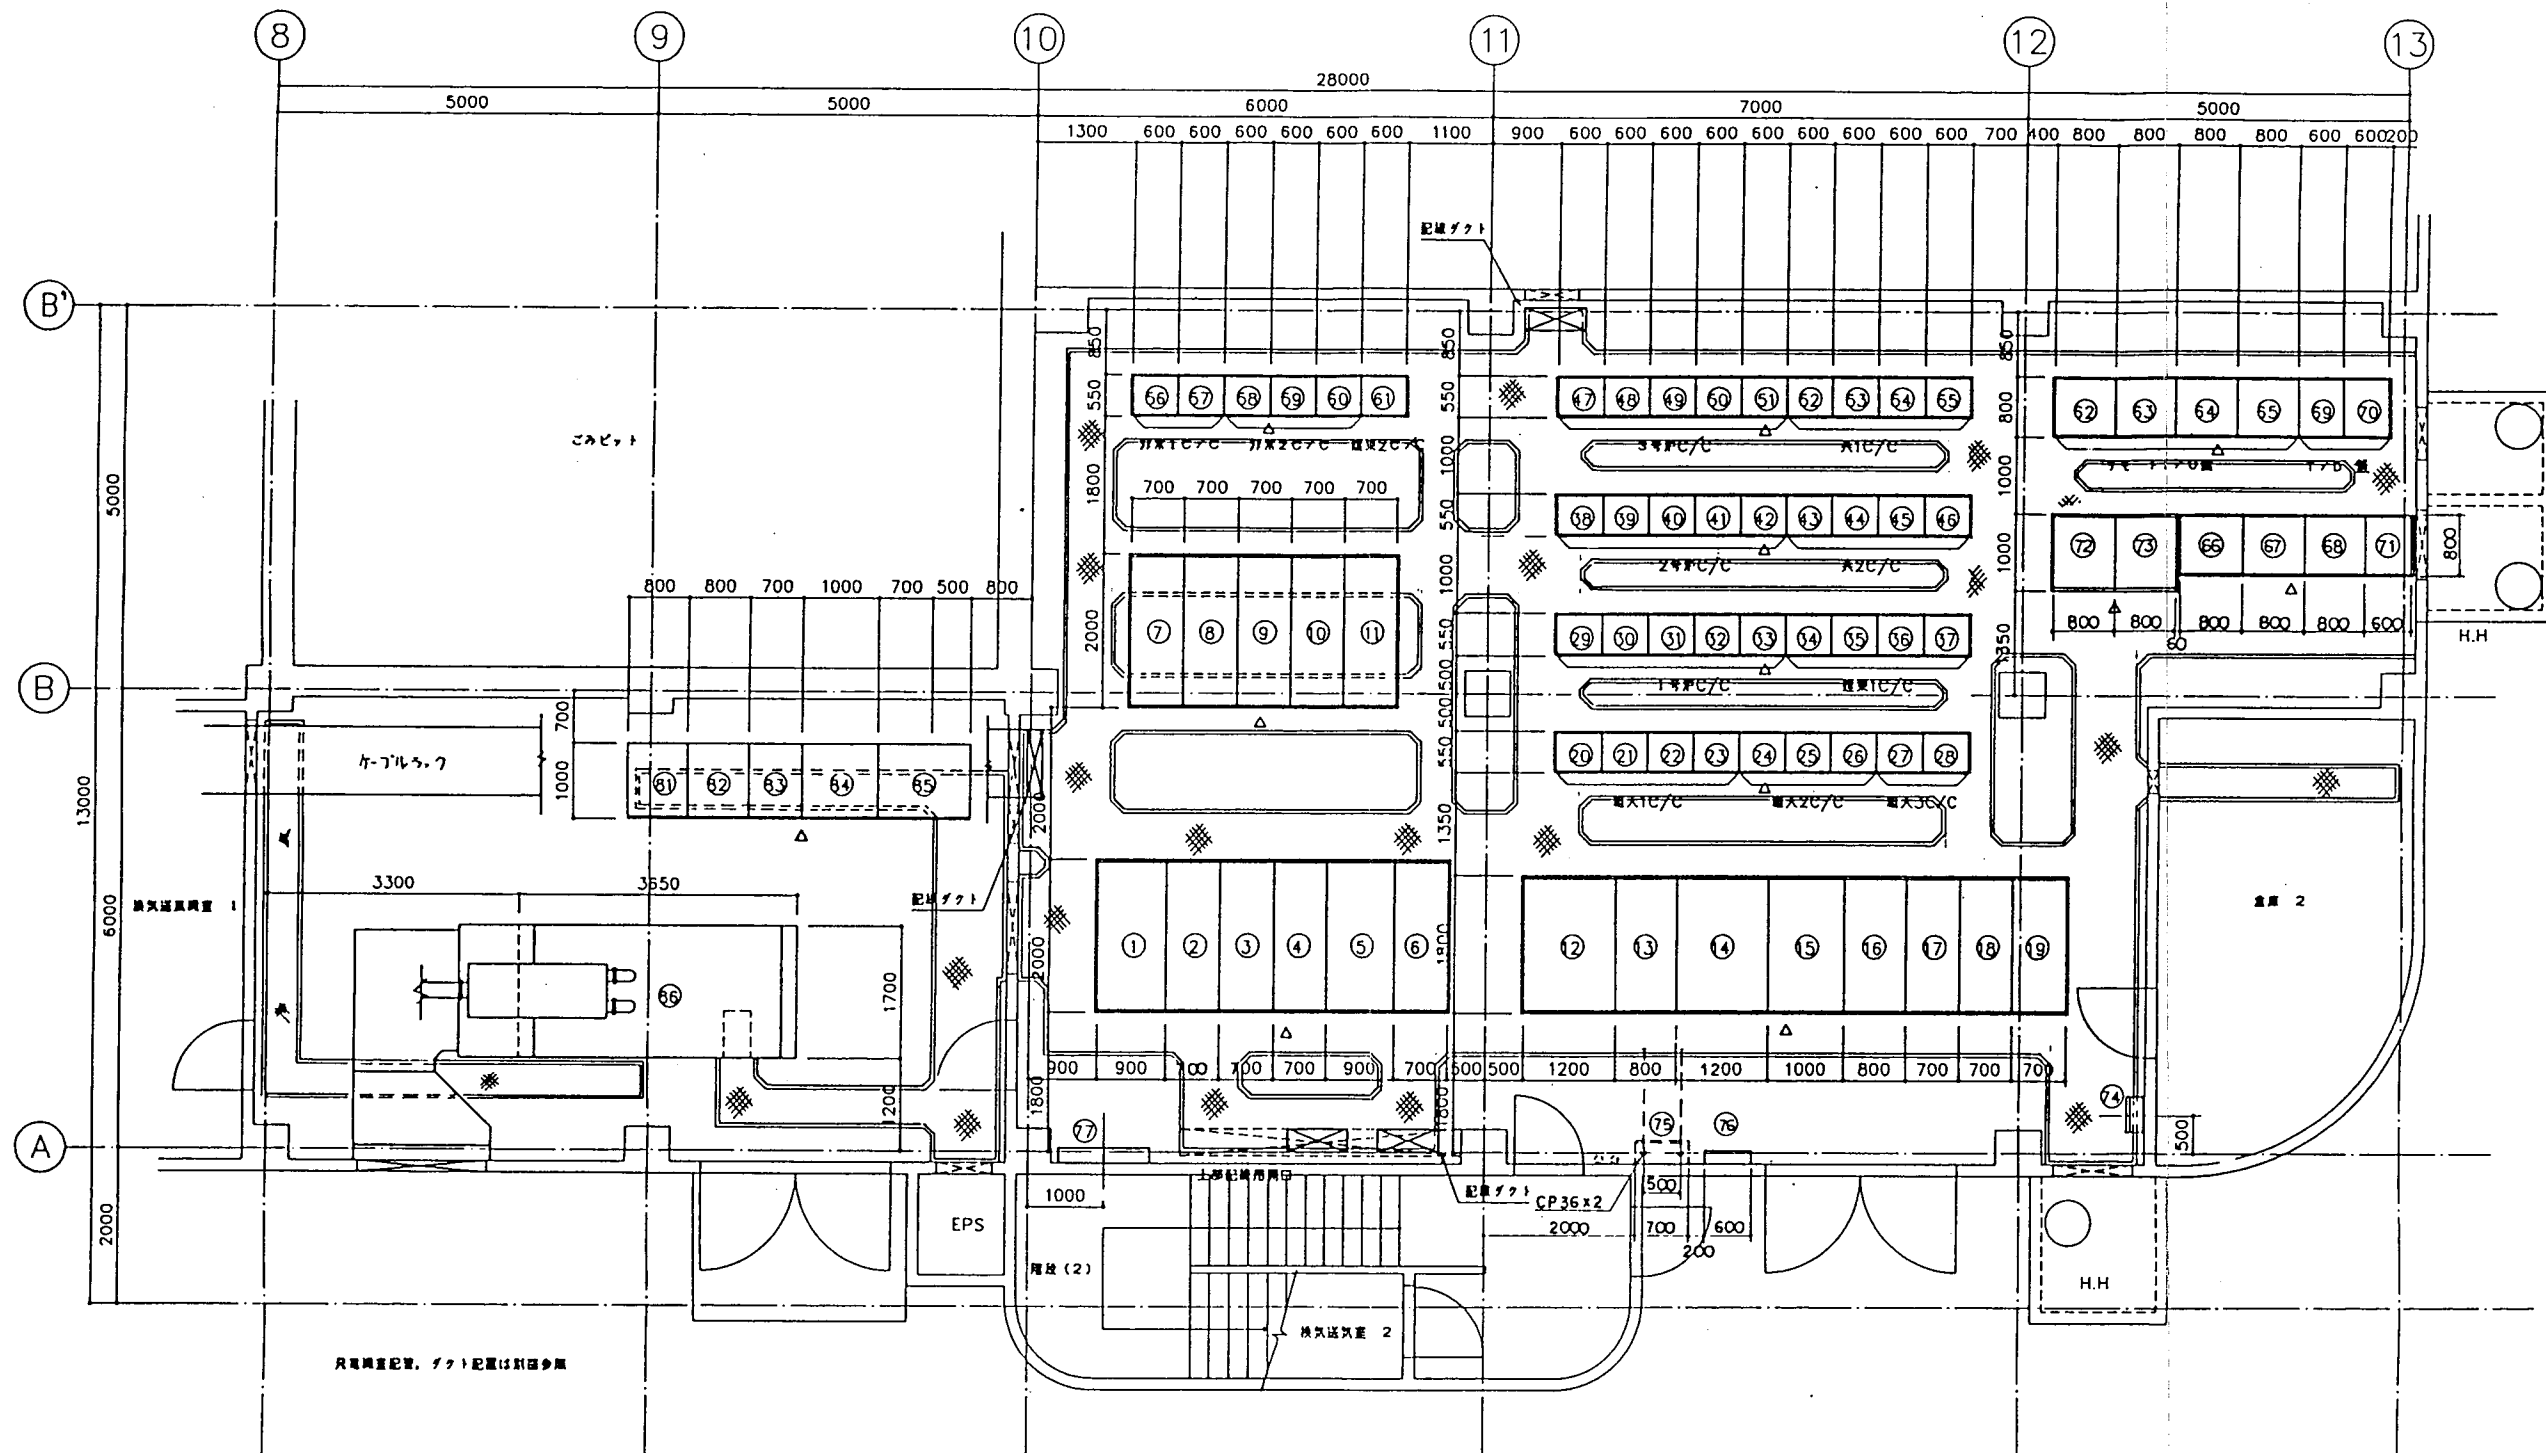

電気室、発電機室 機器配置図 △ 真正面を示す。

No	機器名称	記号	備考
1	引込線	HP-1	
2	受電機	HP-2	
3	200V・440V 電圧変換一次機	HP-3	
4	変換機・変換機・変換機一次機	HP-4	
5	電圧変換機	TR-14.1	
6	電圧変換機	TR-14.2	
7	コンデンサ主機	HP-5	
8	コンデンサ1機	HP-6	
9	コンデンサ2機	HP-7	
10	コンデンサ3機	HP-8	
11	コンデンサ4機	HP-9	
12	220V 変圧機	TR-12.1	
13	220V 変圧機	LP-12.2	
14	220V 変圧機	LP-12.3	
15	440V 変圧機	TR-13.1	
16	440V 変圧機	LP-13.2	
17	変電機切替機	LP-11.1	
18	変電機切替機	LP-11.2	
19	変電機切替機	HP-10	
20	最大出力機1	CC601 F1 R1	


No	機器名称	記号	備考
21	最大出力機2	CC601 F2 R2	
22	最大出力機3	F3 R3	
23	最大出力機4	F4 R4	
24	最大出力機5	CC602 F1 R1	
25	最大出力機6	F2 R2	
26	最大出力機7	F3 R3	
27	最大出力機8	CC603 F1 R1	
28	最大出力機9	F2 R2	
29	最大出力機10	CC101 F1 R1	
30	最大出力機11	F2 R2	
31	最大出力機12	F3 R3	
32	最大出力機13	F4 R4	
33	最大出力機14	F5 R5	
34	最大出力機15	CC501 F1 R1	
35	最大出力機16	F2 R2	
36	最大出力機17	F3 R3	
37	最大出力機18	F4 R4	
38	最大出力機19	CC201 F1 R1	
39	最大出力機20	F2 R2	
40	最大出力機21	F3 R3	

No	機器名称	記号	備考
41	2号機出力機	CC201 F4 R4	
42	2号機出力機	F5 R5	
43	2号機出力機	CC402 F1 R1	
44	2号機出力機	F2 R2	
45	2号機出力機	F3 R3	
46	2号機出力機	F4 R4	
47	3号機出力機	CC301 F1 R1	
48	3号機出力機	F2 R2	
49	3号機出力機	F3 R3	
50	3号機出力機	F4 R4	
51	3号機出力機	F5 R5	
52	3号機出力機	CC401 F1 R1	
53	3号機出力機	F2 R2	
54	3号機出力機	F3 R3	
55	3号機出力機	F4 R4	
56	3号機出力機	CC601 F1 R1	
57	3号機出力機	F2 R2	
58	3号機出力機	CC602 F1 R1	
59	3号機出力機	F2 R2	
60	3号機出力機	F3 R3	

No	機器名称	記号	備考
61	3号機出力機	CC502 F1 R1	
62	3号機出力機	R104-1	
63	3号機出力機	R104-2	
64	3号機出力機	R104-3	
65	3号機出力機	R104-4	
66	3号機出力機	R101-1	
67	3号機出力機	R102-1	
68	3号機出力機	R103-1	
69	3号機出力機	MS-2	
70	3号機出力機	MS-3	
71	3号機出力機	MS-1	
72	3号機出力機	DP-1	
73	3号機出力機	DP-2	
74	3号機出力機		電力会社設置
75	3号機出力機	L-0	
76	3号機出力機	T-3	
77	3号機出力機		
78	3号機出力機		
79	3号機出力機		
80	3号機出力機		

No	機器名称	記号	備考
81	無停電電源装置(蓄電池1)	CVCF	
82	無停電電源装置(蓄電池2)	CVCF	
83	無停電電源装置(蓄電池3)	CVCF	
84	無停電電源装置(蓄電池4)	CVCF	
85	無停電電源装置(インバータ機)	CVCF	
86	非常用自家発電装置		275kVA
87			
88			
89			
90			

図名	機配置図	図号	095-3504
設計	大村市 殿	承認	
校閲	大村市 殿	承認	
作成	大村市 殿	承認	
日付	平成 8 年 5 月 7 日	縮尺	1:50
図例	電気室・発電機室 機器配置図		
製図	三機工業株式会社		

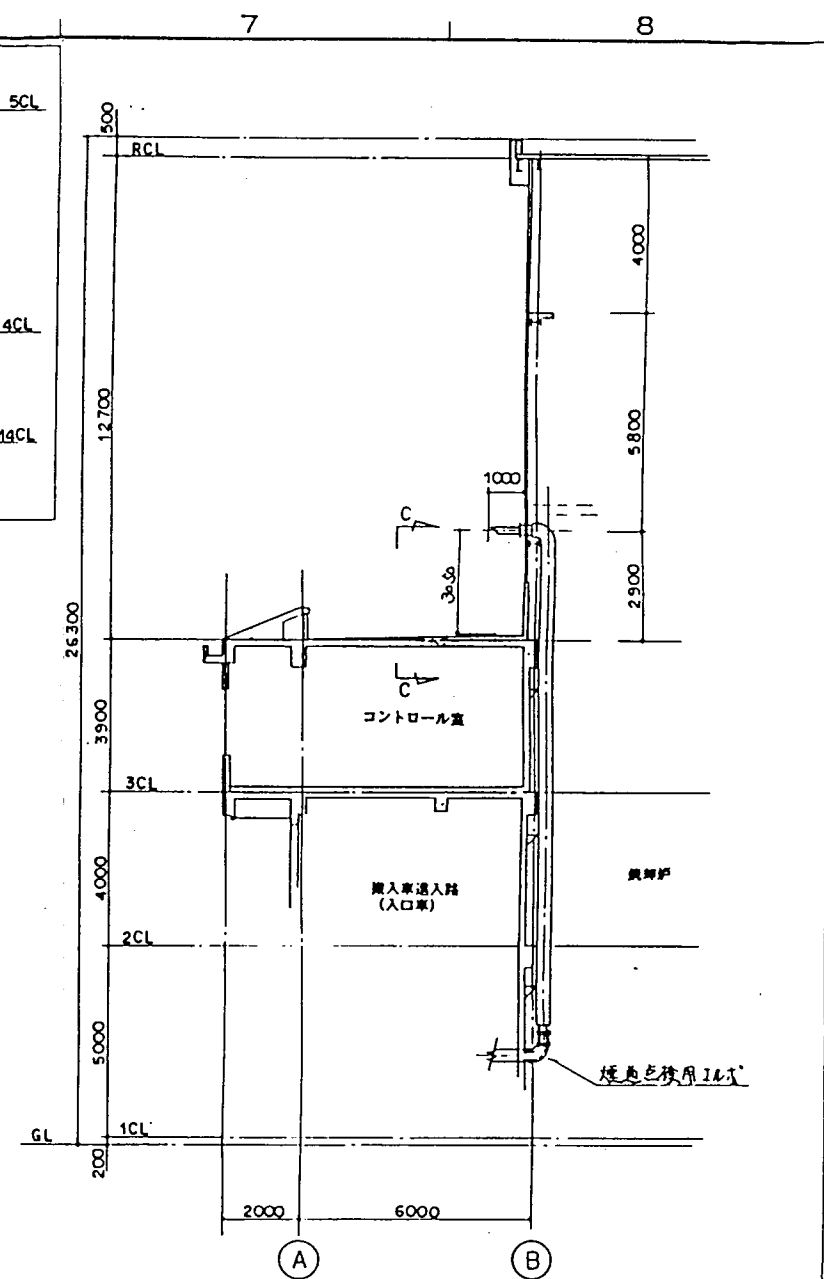



B-B 断面图

No	機 器 名 称	備 考
①	自家発電装置	220V 275kVA
②	排気消音器	85dB(A)
③	ラジエーター排気ダクト	
④	排気フード	
⑤	無停電電源装置	


- 排风管的支持间隔好，横风管 4m 以下，立管 各管 1.7m 左右。
- 燃气管配管见新图参照。
- 消音器 1.7m 位置详图及制作图参照。

照会	名	称	数量	材質	記 事
数量	通		/		大村市 開設
平成 8 年 8 月 2 日			期日	/50,100	大村市清掃センターごみ処理施設建設工事
承認	施 工	計 画	設 計	監 理	自家発電装置 機器配置・配管図
  					
 三機工業株式会社				電話	095-3505

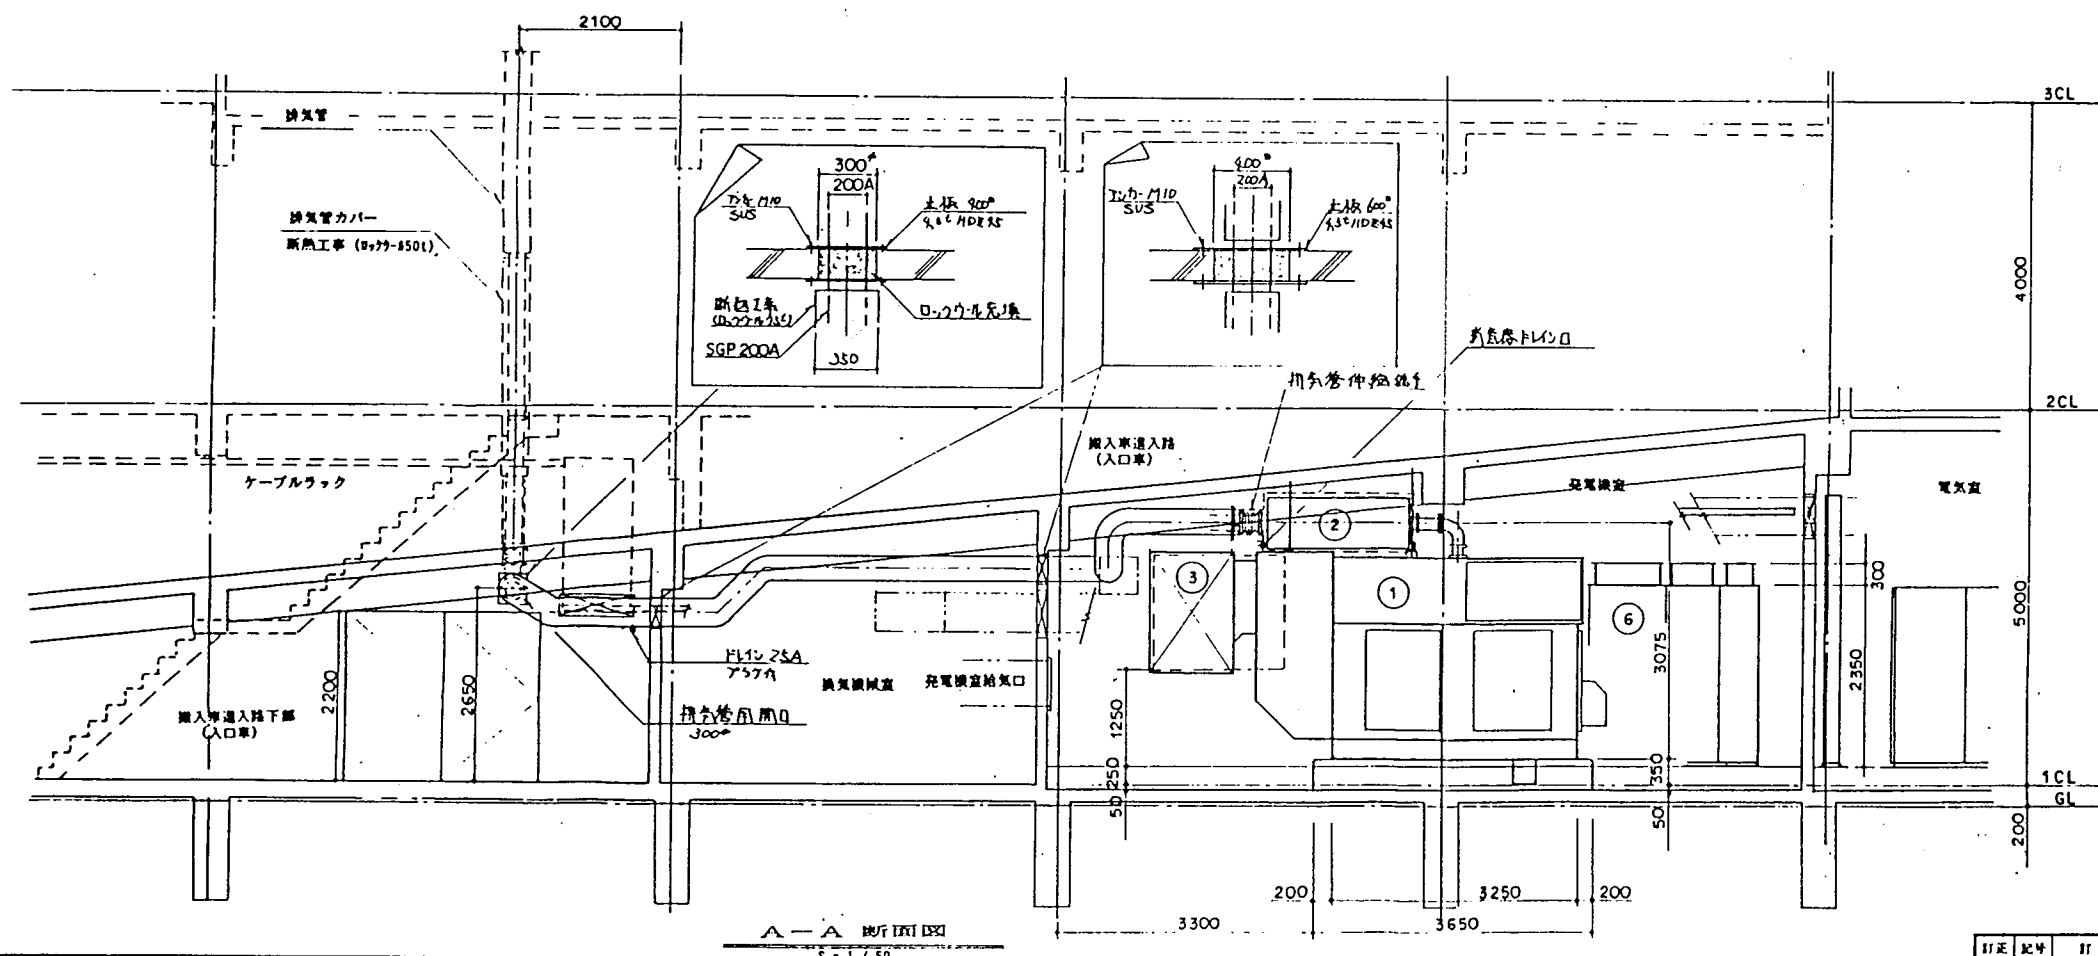

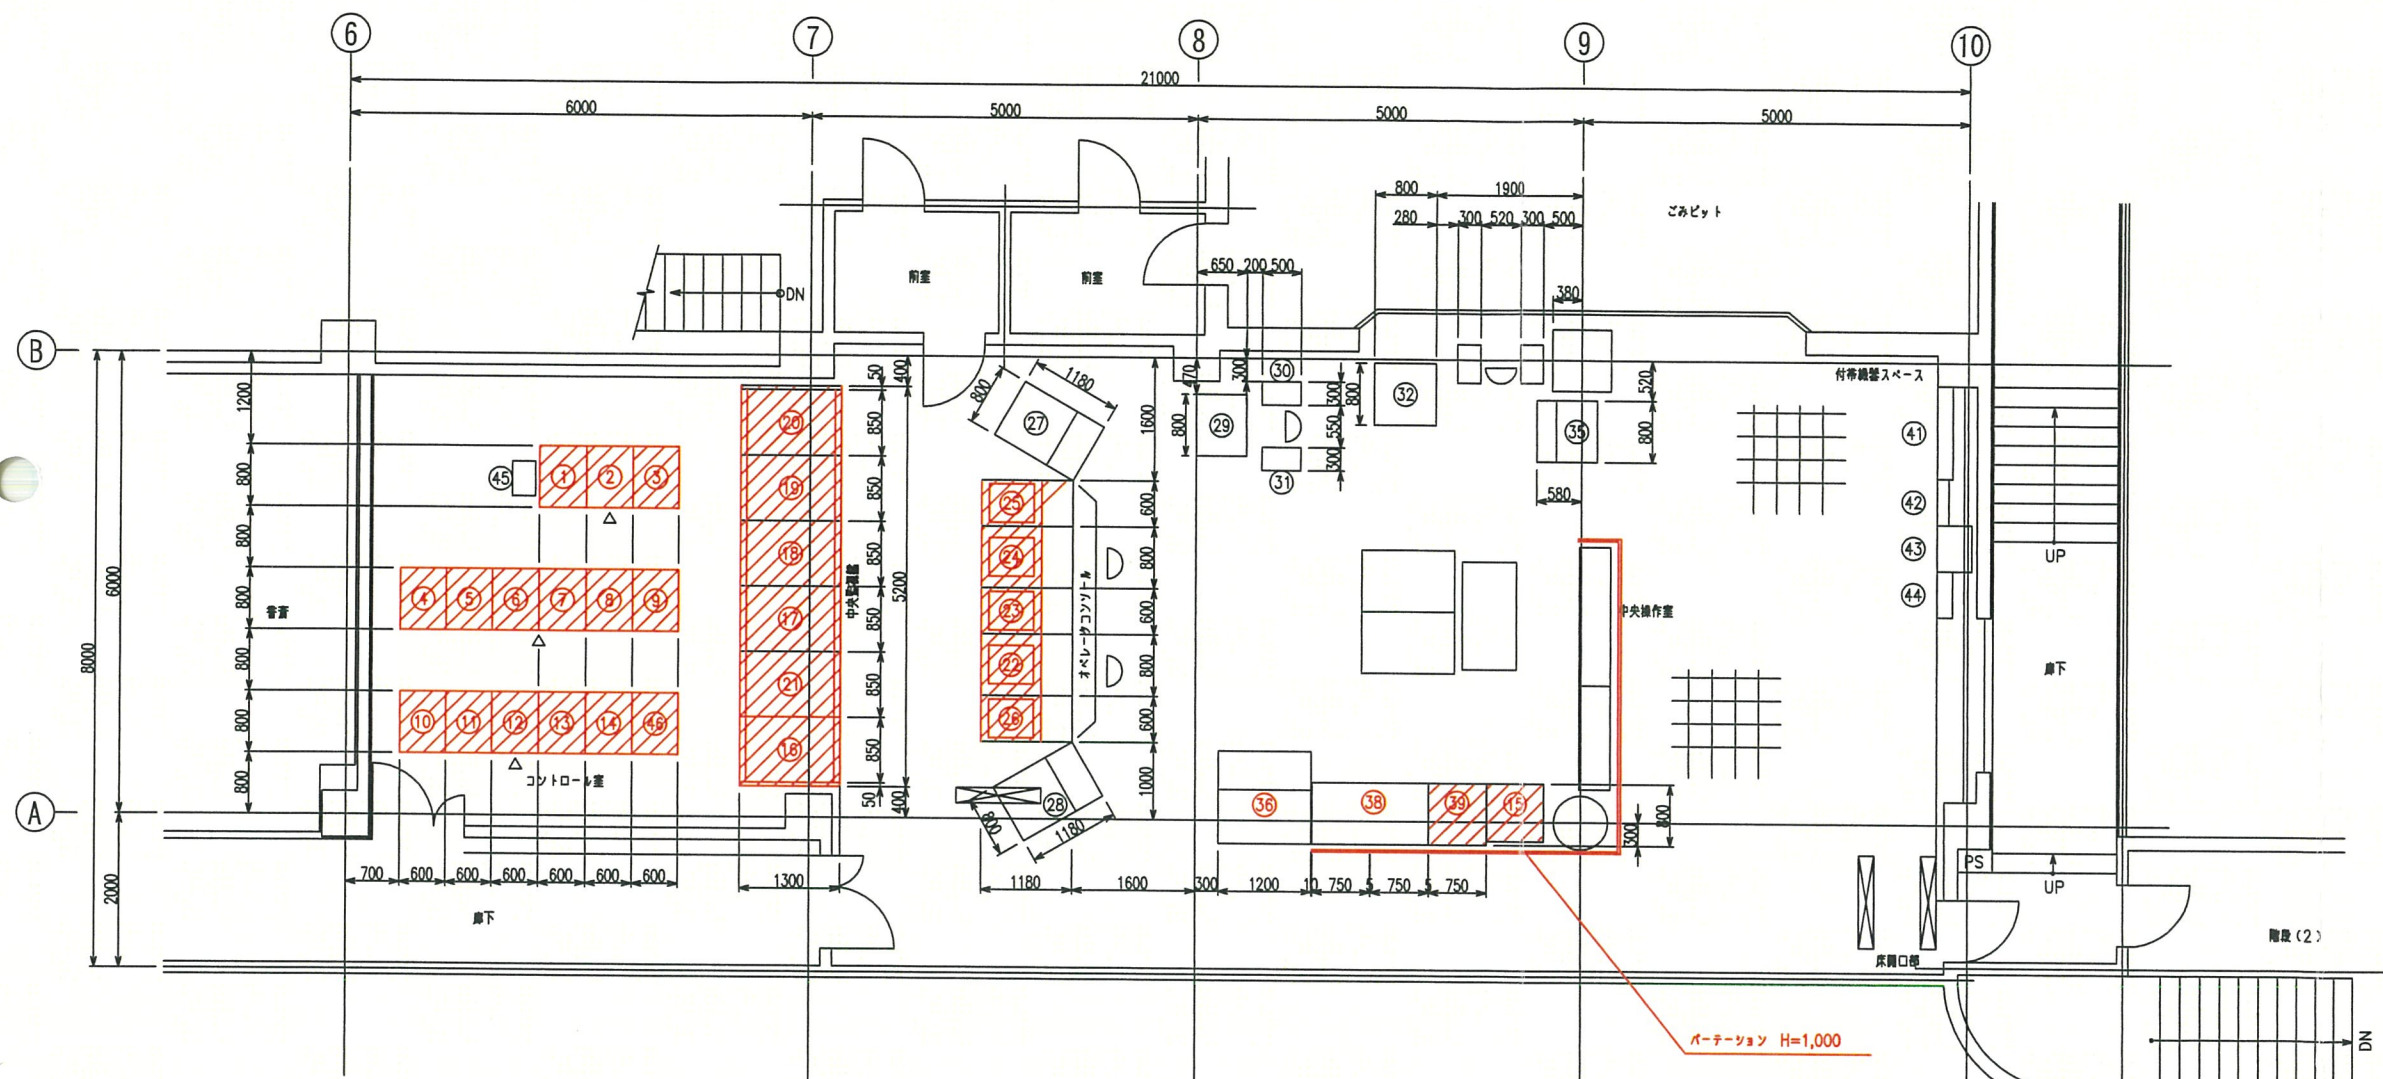

機器配置平面図 (S=1:50)

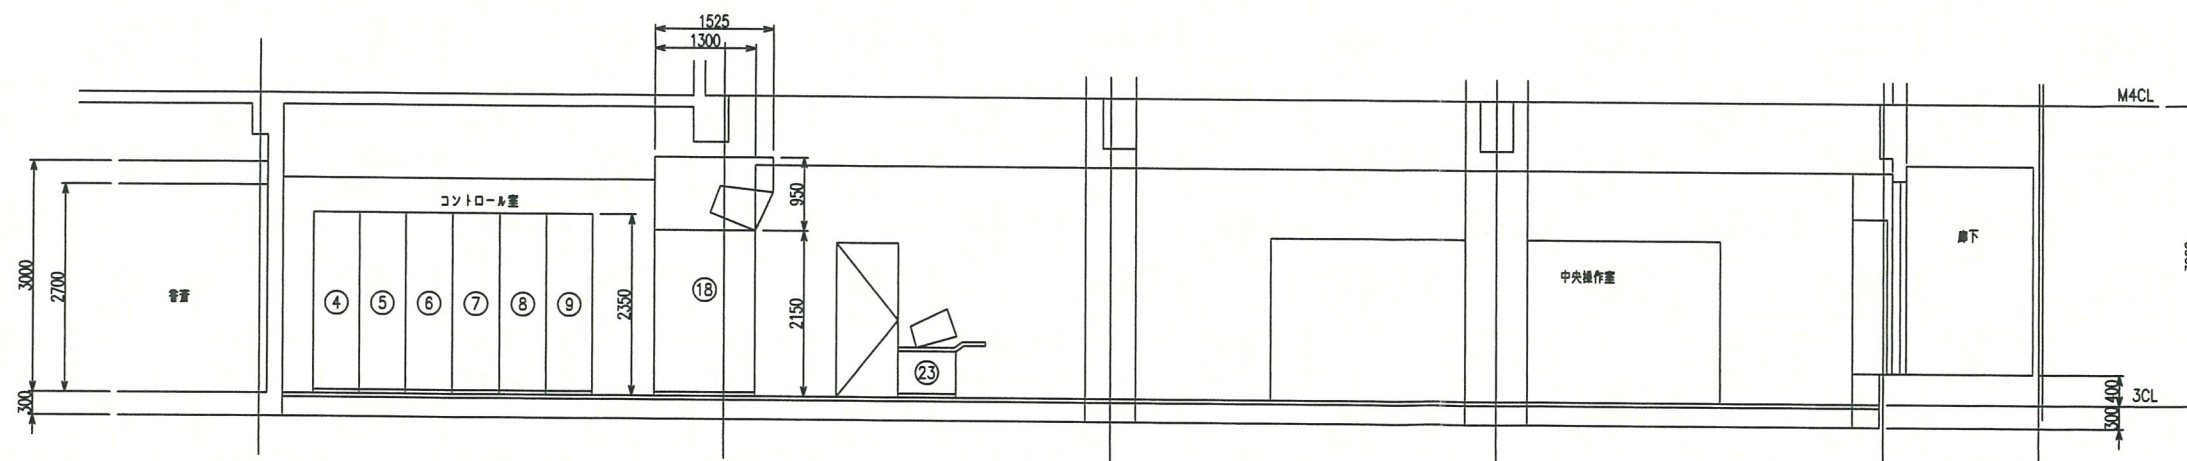

機器配置断面図 (S=1:50)

凡例




部分更新


No	機器名称	記号	備考
1	一号機PCS-1	PCS1-1	
2	二号機PCS-2	PCS1-2	
3	三号機PCS-3	PCS1-3	
4	一号機PCS-1	PCS2-1	
5	二号機PCS-2	PCS2-2	
6	三号機PCS-3	PCS2-3	
7	一号機PCS-1	PCS3-1	
8	二号機PCS-2	PCS3-2	
9	三号機PCS-3	PCS3-3	
10	一号機PCS-1	PCS4-1	
11	二号機PCS-2	PCS4-2	
12	三号機PCS-3	PCS4-3	
13	一号機PCS-1	PCS4-4	
14	二号機PCS-2	PCS4-5	
15	三号機PCS-3		
16	中央監視器(電力)		
17	中央監視器(一号)		
18	中央監視器(二号)		
19	中央監視器(三号)		
20	中央監視器(失速)		

No	機器名称	記号	備考
21	中央監視器(最大)		
22	一号 CRT	CRT	
23	二号 CRT	CRT	
24	三号 CRT	CRT	
25	一号 CRT	CRT	
26	二号 CRT	CRT	
27	船舶用ITVモニター	ITV-1	
28	最大用ITVモニター	ITV-2	
29	反クレーン用モニター		
30	反クレーン用操作車(1)		機械工事
31	反クレーン用操作車(2)		機械工事
32	ゴミクレーン用モニター		
33	ゴミクレーン用操作車(1)		機械工事
34	ゴミクレーン用操作車(2)		機械工事
35	ゴミクレーン荷重計器		機械工事
36	電力監視操作車		
37	メッセージプリンタ		
38	帳票プリンタ		
39	バーコード		
40			


No	機器名称	記号	備考
41	電灯分電盤	L-3	
42	端子盤	T-6	
43	搬送用アップ		200W 150W
44	熱時計, ELVインターホン収納		500W
45	電話交換機		外線10回線, 内線60回線
46	伝送装置	GSW	
47	搬送用パソコン		

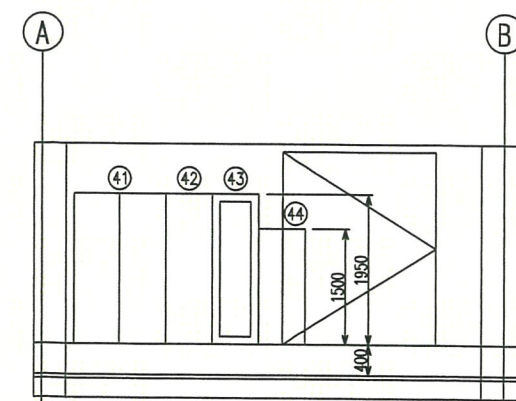

照合	名	称	1組	材	質	記	事
数量	組	J/井					
平成 23 年 5 月 日	縮尺	1/50					大村市 殿
承認	照	査	担	当	設	計	大村市清掃センターごみ処理施設建設工事
							中央操作室・コントロール室 機器配置図
							松崎
							三機化工建設株式会社
							図番 095-3506

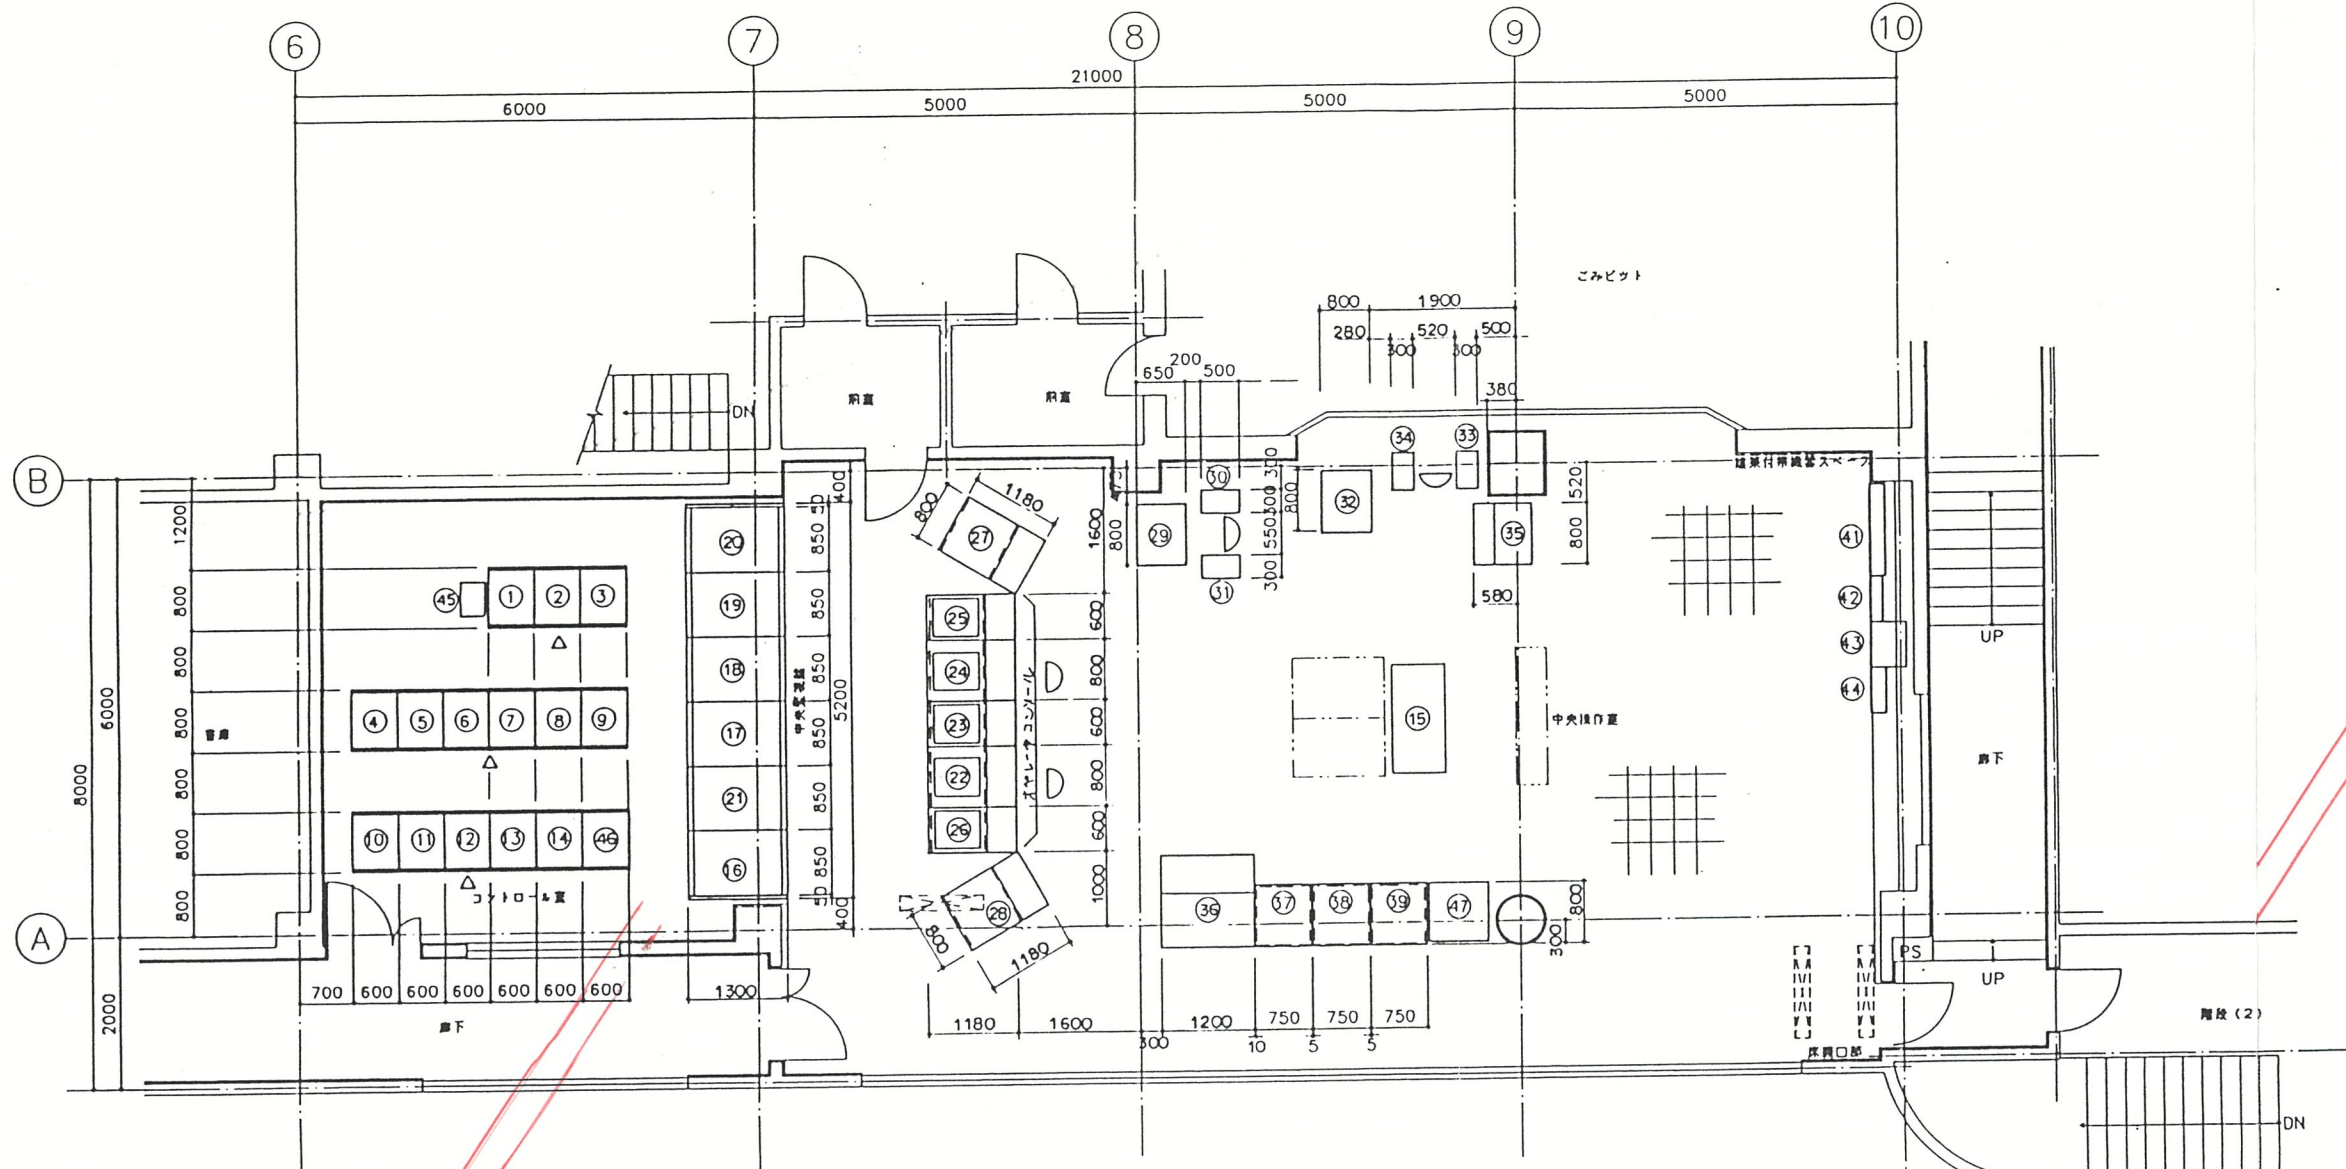監視制御システム更新工事に伴う
旧資料 2012.2.10日

機器配置平面図 (S=1:50)

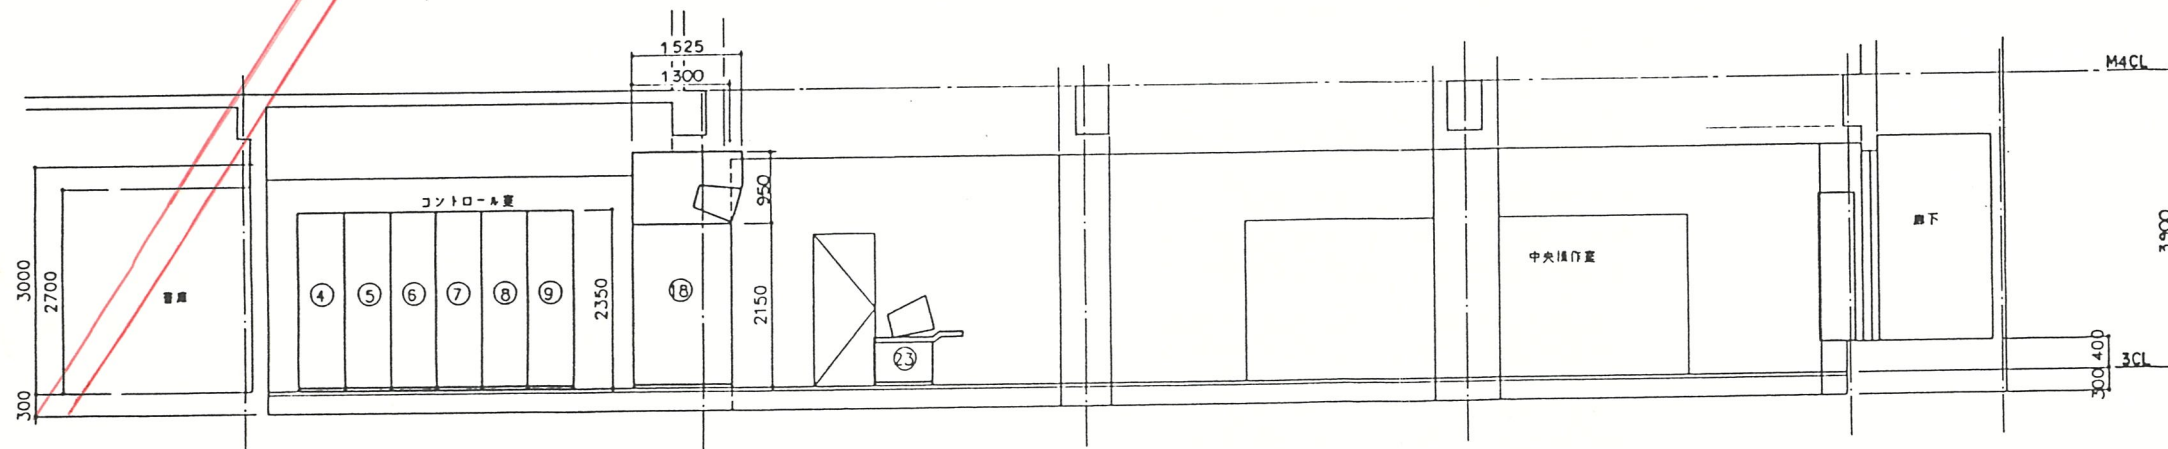


機器配置断面図 (S=1:50)


No	機器名称	記号	備考
1	一号機PCS-1	PCS1-1	
2	一号機PCS-2	PCS1-2	
3	一号機PCS-3	PCS1-3	
4	二号機PCS-1	PCS2-1	
5	二号機PCS-2	PCS2-2	
6	二号機PCS-3	PCS2-3	
7	三号機PCS-1	PCS3-1	
8	三号機PCS-2	PCS3-2	
9	三号機PCS-3	PCS3-3	
10	共通PCS-1	PCS4-1	
11	共通PCS-2	PCS4-2	
12	共通PCS-3	PCS4-3	
13	共通PCS-4	PCS4-4	
14	共通PCS-5	PCS4-5	
15	施設管理用パソコン		
16	中央監視盤(電力)		
17	中央監視盤(一号)		
18	中央監視盤(二号)		
19	中央監視盤(三号)		
20	中央監視盤(共通)		

No	機器名称	記号	備考
21	中央監視盤(組大)		
22	二号 CRT	CRT	
23	二号 CRT	CRT	
24	二号 CRT	CRT	
25	共通 CRT	CRT	
26	組大 CRT	CRT	
27	機組用ITVモニター	ITV-1	
28	組大用ITVモニター	ITV-2	
29	反クレーン用モニター		
30	反クレーン用操作車(1)		機械工事
31	反クレーン用操作車(2)		機械工事
32	ゴミクレーン用モニター		
33	ゴミクレーン用操作車(1)		機械工事
34	ゴミクレーン用操作車(2)		機械工事
35	ゴミクレーン用監視盤		機械工事
36	電力監視操作車		
37	メーヒープリンタ		
38	紙用プリンタ		
39	ハードコピー		
40			

No	機器名称	記号	備考
41	電灯分電盤	LE-3	
42	端子盤	T-6	
43	放送用アンプ		200W 15回線
44	機組用ELVインターホン収納		
45	自動火災報知装置 警報機		50回線
46	電話交換機		外線10回線、内線60回線
47	伝送装置	QSV	
48	伝送用パソコン		

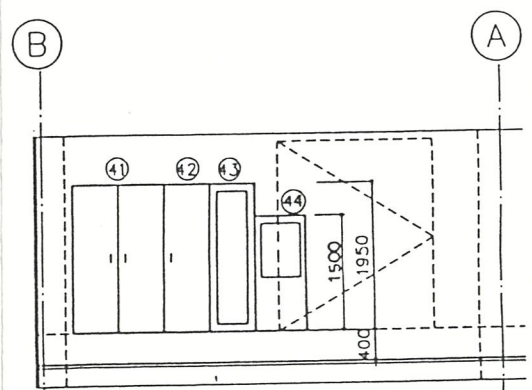

図名	機器配置断面図	図号	095-3506
図尺	1:50	図日	平成8年7月2日
図主	大村市役所	図監	三機工業株式会社
図設	大村市役所センター・ゴミ処理施設建設工事	図施	中央監視室・コントロール室 機器配置図

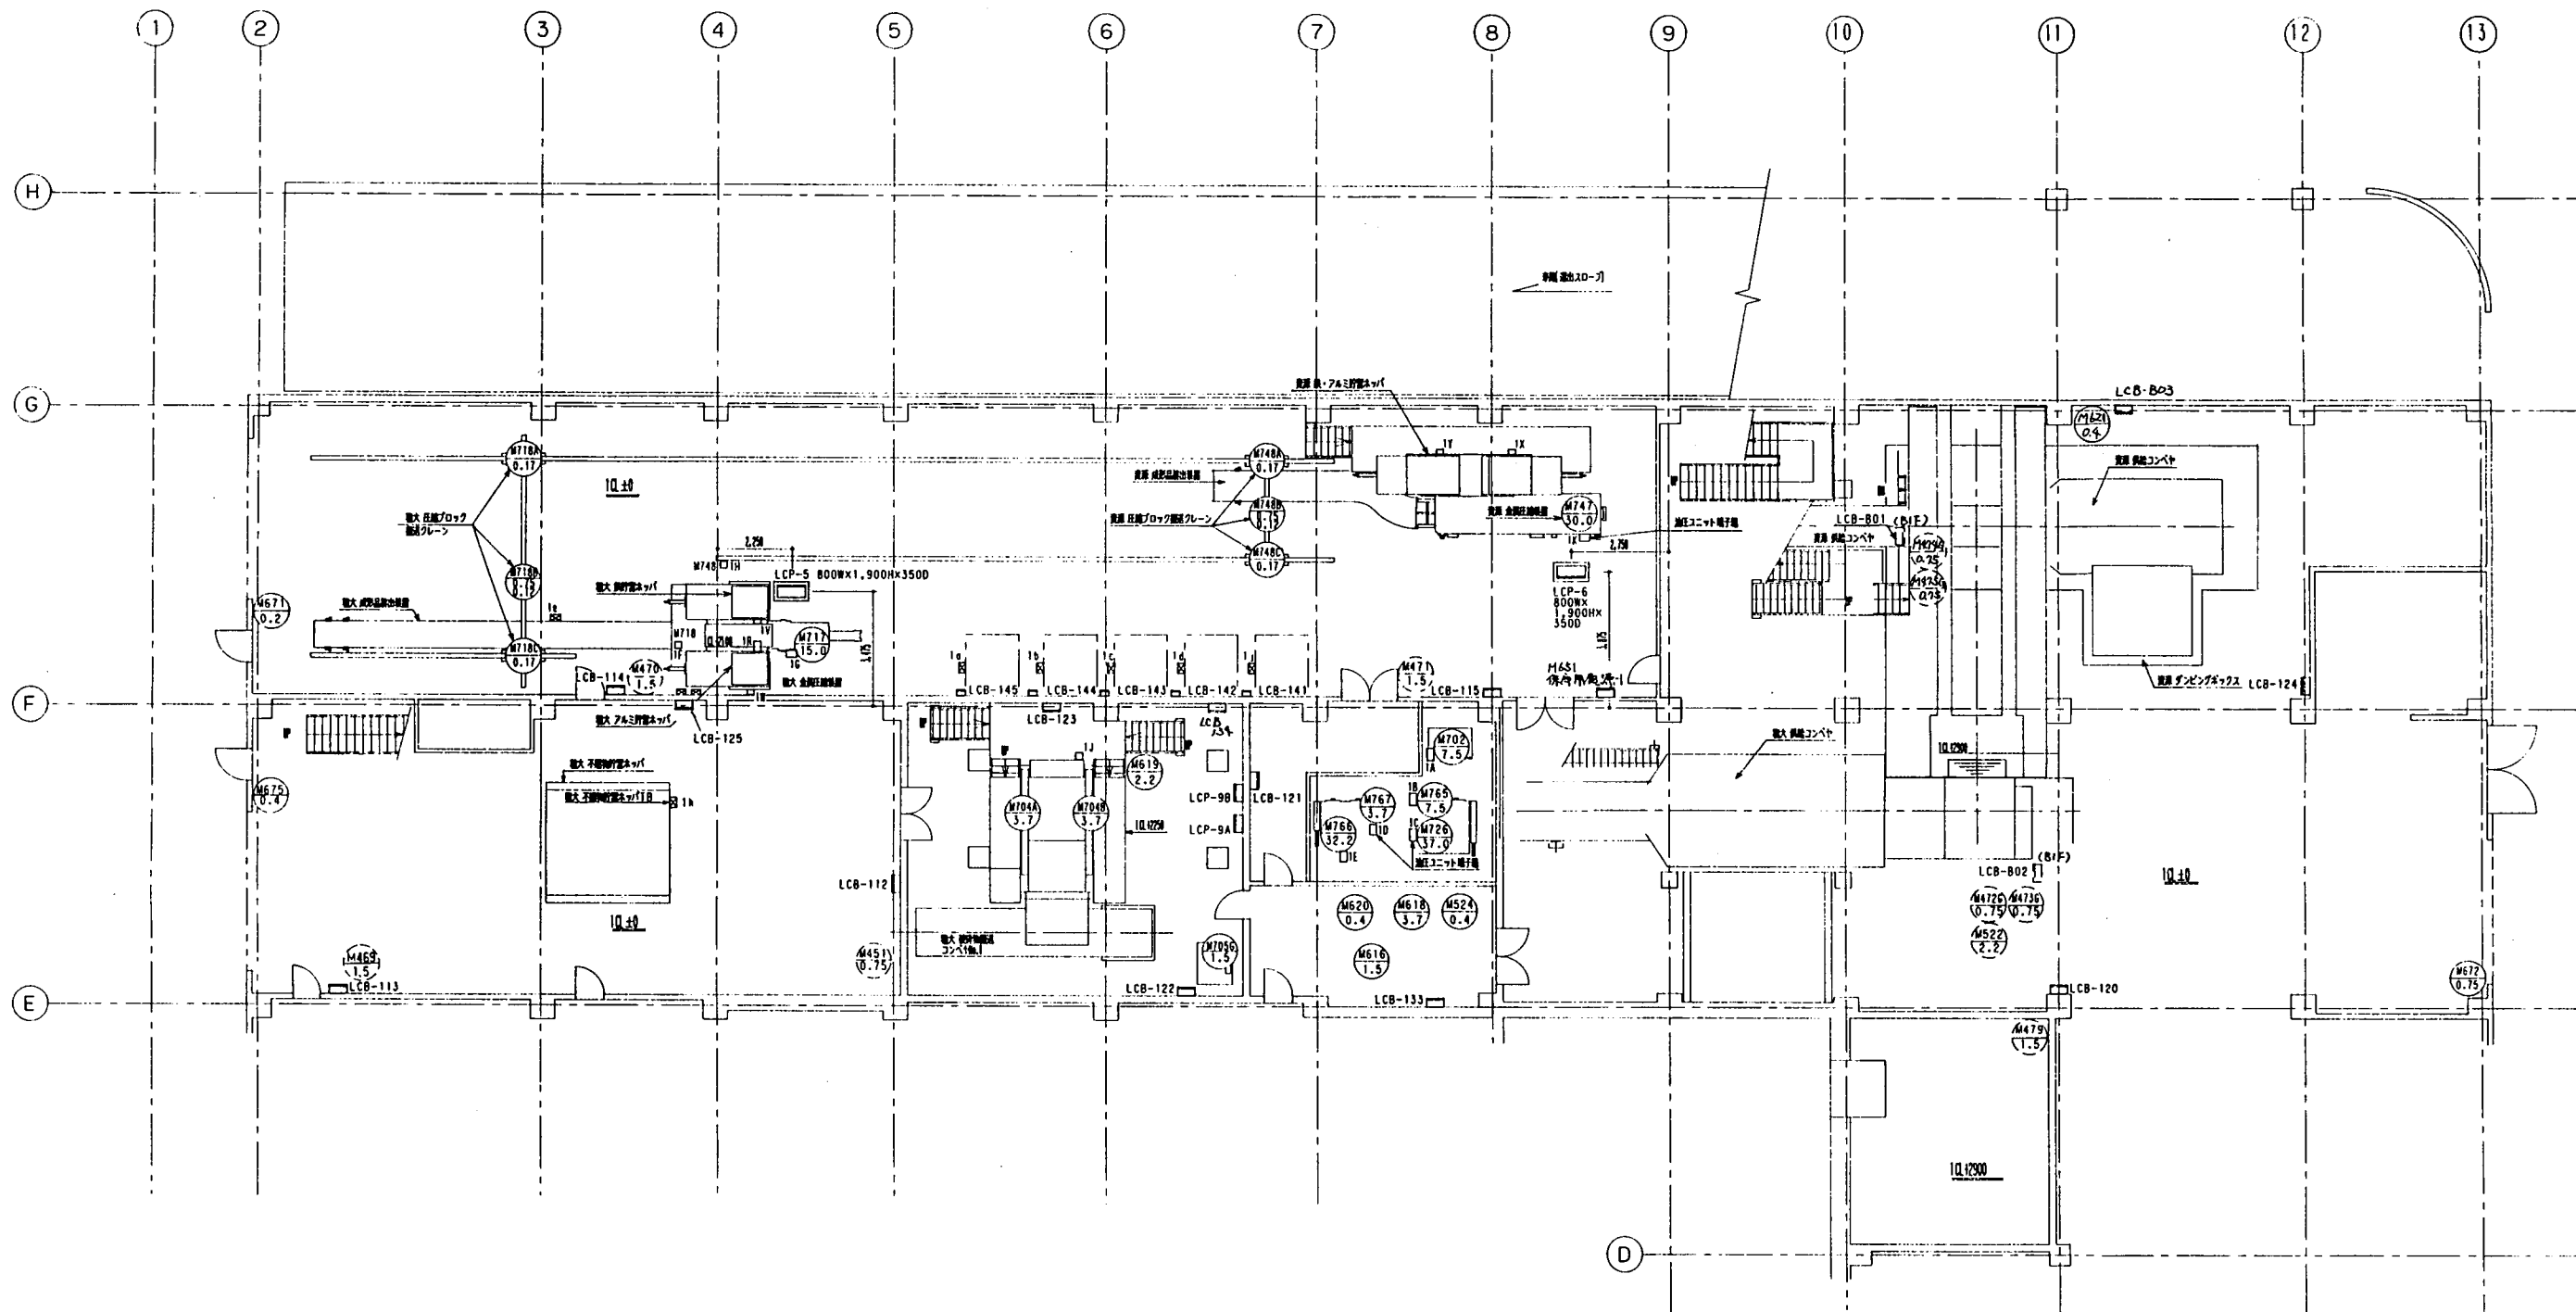

現場盤リスト (1) 粗大関係


LCB No.	機 名 称
LCP-5	粗大金属圧縮機制御盤
LCP-6	資源金属圧縮機制御盤
LCP-9A	破砕機用ガス監視盤 (入口用)
LCP-9B	破砕機用ガス監視盤 (出口用)

現場盤リスト (2) 粗大関係



LCB No.	負荷 TAG No.	機 名 称	機 名 称
LCB-121	M702	回転破砕機油圧・P	油圧P操作盤
	M726	粗大切断機油圧・P	
	M765	共通D・B油圧・P	
	M766	可逆切断機油圧・P	
	M767	可逆D・B油圧・P	
LCB-122	M705G	粗大防塵用・F	粗大防塵用F操作盤
LCB-123	M704AB	粗大振動・CV	粗大振動CV操作盤
LCB-124	M765	共通D・B油圧・P	資源共通操作盤
	M765A	資源D・ボックス	
	M741	資源供給CV (停止用)	
LCB-125	M717A	粗大不燃物重ホッパ	粗大不燃物重ホッパ操作盤
	M721	粗大不燃物重ホッパ	

現場盤リスト 付帯関係

LCB No.	負荷 TAG No.	機 名 称	機 名 称
LCB-801	M474G	資源ピット床排水-1・P	地下排水P操作盤
	M475G	資源ピット床排水-2・P	
LCB-802	M472G	汚泥ピット床排水-1・P	汚泥引出CV操作盤
	M473G	汚泥ピット床排水-2・P	
	M522	汚泥抽出・CV	
LCB-112	M451	灰排水・P	灰排水P操作盤
LCB-113	M469	灰出室床排水・P	灰出室床排水P操作盤
LCB-114	M470	粗大処理床排水-1・P	粗大処理床排水1P操作盤
LCB-115	M471	粗大処理床排水-2・P	粗大処理床排水2P操作盤
LCB-120	SV521	汚泥パンカ・SV	汚泥パンカ操作盤
LCB-133	M524	汚泥ホッパ排気・F	1階排気F操作盤
	M616	灰塵室排気・F	
	M618	ストックヤード排気・F	
	M620	油圧ユニット室給気・F	
LCB-134	M619	前処理室給気・F	前処理室給気F/M619
LCB-803	M621	投入ホッパ・ピット排水・F	

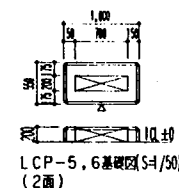


照合 名	組 号	材 質	記 号
数量	組 号		
平成 8 年 8 月 日	縮尺 1/100	大 村 市 役	
承認 照 査 担 当 設 計 製 図		大村市清掃センターごみ処理施設建設工事	
		粗大ごみ設備配置図 1階平面図	
三機工業株式会社			図 号 095-3507

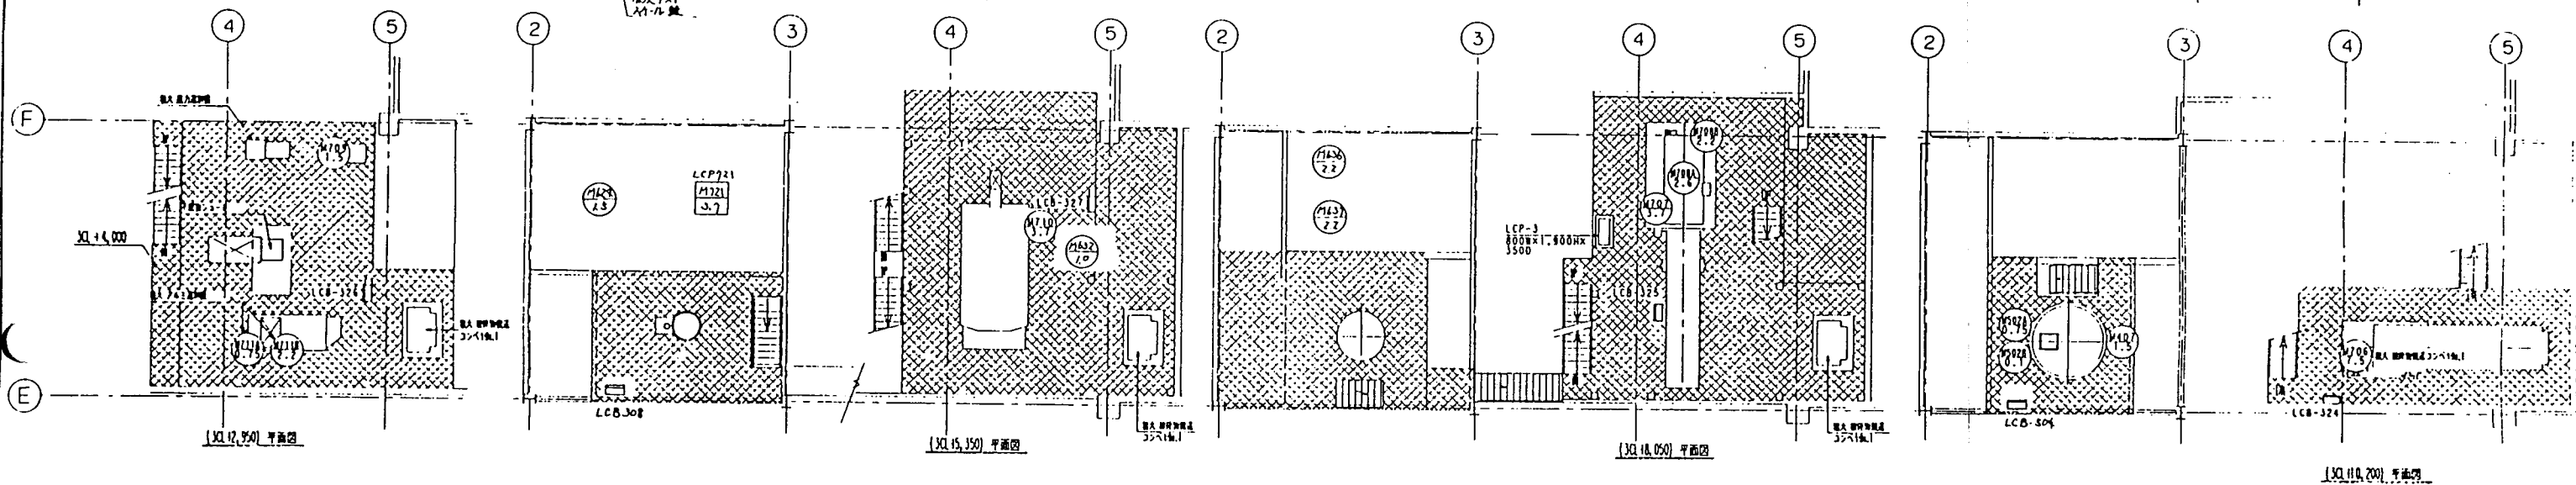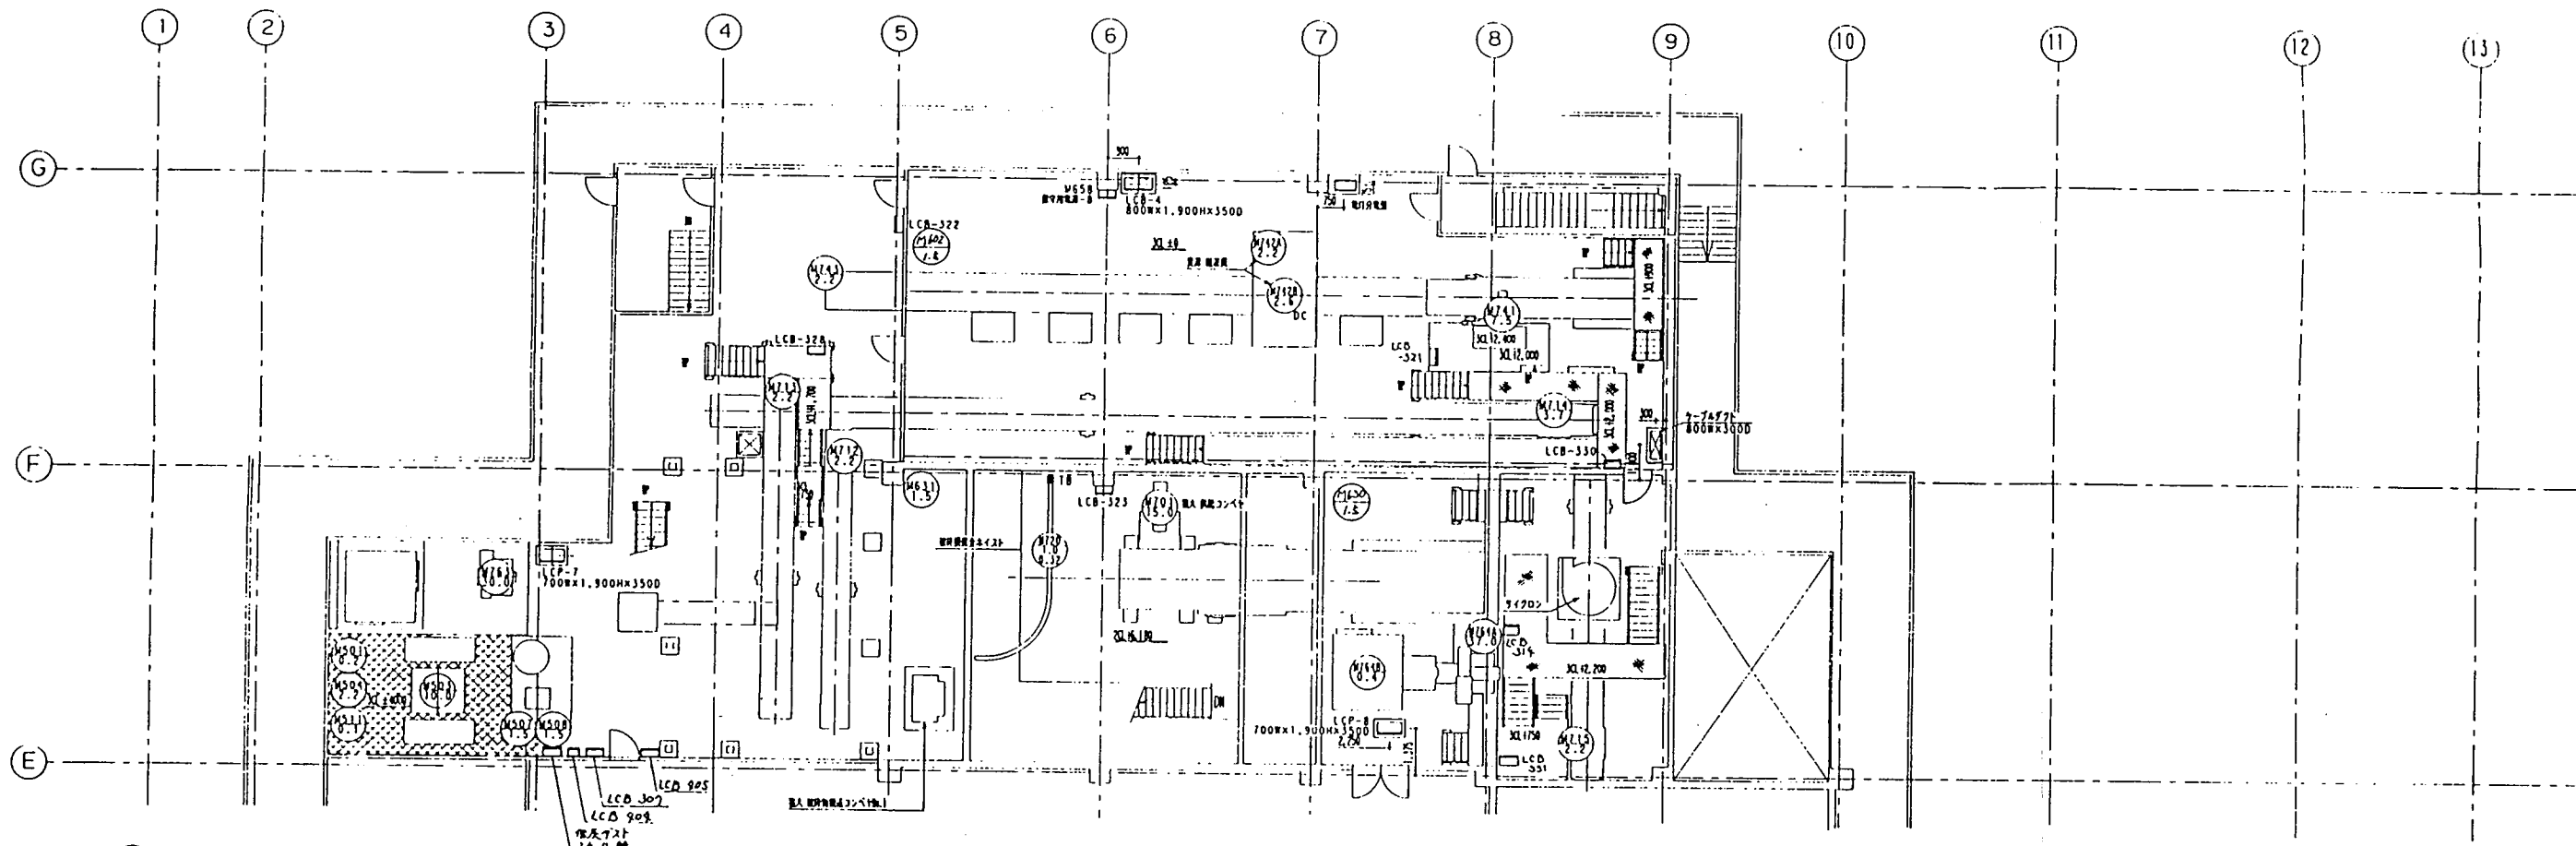


ICP No.	装置名称
LCP-4	水质重金属分析装置
LCP-7	水质分析用 IC 分析装置
LCP-8	水质分析用 IC 分析装置

乗客量リスト(2) 船内設備			
ID 船名	乗客量	機 器 名 称	備 考 事 項
LCB-321	M74.1	真流供給・CV	真流供給CV操作値
LCB-322	M74.3	真流手選別・CV	手選別CV操作値
	M60.2	真流手選別F・CV	
LCB-323	M70.1	粗大供給・CV	粗大供給CV操作値
LCB-324	M70.6	粗大破砕物搬送1・CV	粗大破砕物1CV操作値
LCB-325	M70.7	粗大破砕物搬送2・CV	粗大破砕物2CV操作値
LCB-326	M70.9	粗大風力選別装置	粗大風力選別機操作値
	M71.1A	粗大フルミ選別機1(ベルト)	
	M71.1B	粗大フルミ選別機2(ドラム)	
LCB-327	M71.0	粗大トンネル	粗大トンネル操作値
LCB-328	M71.2	粗大フルミ搬送・CV	粗大CV操作値
	M71.3	粗大可選物搬送1・CV	
	M60.3	手選別装置選1・F	
LCB-330	M71.4	粗大可選物搬送2・CV	粗大可選物2CV操作値
LCB-331	M71.5	粗大可選物搬送3・CV	粗大可選物3CV操作値
	SV7.16	機エバツグートSV	
LCB-504	M40.7	ダスト搬出・CV	ダスト搬出CV操作値
	M502A	ダストD・F・F	
	M502B	B・F拡張し	


機名	機名	機名	機名
LCB-307	M507	追加水供給1-P	追加水供給
	M508	追加水供給2-P	
	M511	混合機ミキ	
	MV502	混合機給水MV	
	MV503	追加水供給水MV	
LCB-308	M501	ダストホッパーイブレイ	ダスト定量供給機操作
	M503	ダストホッパー	
	M504	ダスト定量供給機	
LCB-314	M630	手選別室給水-F	手選別室給水F/M630

 


LCF-4 基礎図 (54/50)

 

LCF-7, 8 基模圖 54/50

 


電灯分電盤基礎図(S=1/50)

 


4-丁研外基礎圖(5-1/50)

組合	名	種	工費	材料費	定	率
数量	期	J/			大村市殿	
平成 9 年 8 月	日	期決	1:00		大村市清掃センターごみ処理施設建設工事	
水越	熊丸	田中	森田	野田	相大ごみ設備設置例 3階平面図	
 三機工業株式会社					095-3509	

 

現場盤リスト(2)ごみ処理関係

照合	名	称	1 数量	材 質	記 号
数量	組	J/ #	大 村 市 殿		
平成 8 年 8 月 23 日	縮尺	1 : 100	大村市清掃センターごみ処理施設建設工事		
承認	照 査	担 当	設 計	製 図	ごみ処理設備配置図 1階平面図 B1F 1FL&2FL+2, 350
三機工業株式会社					図 番 095-3510

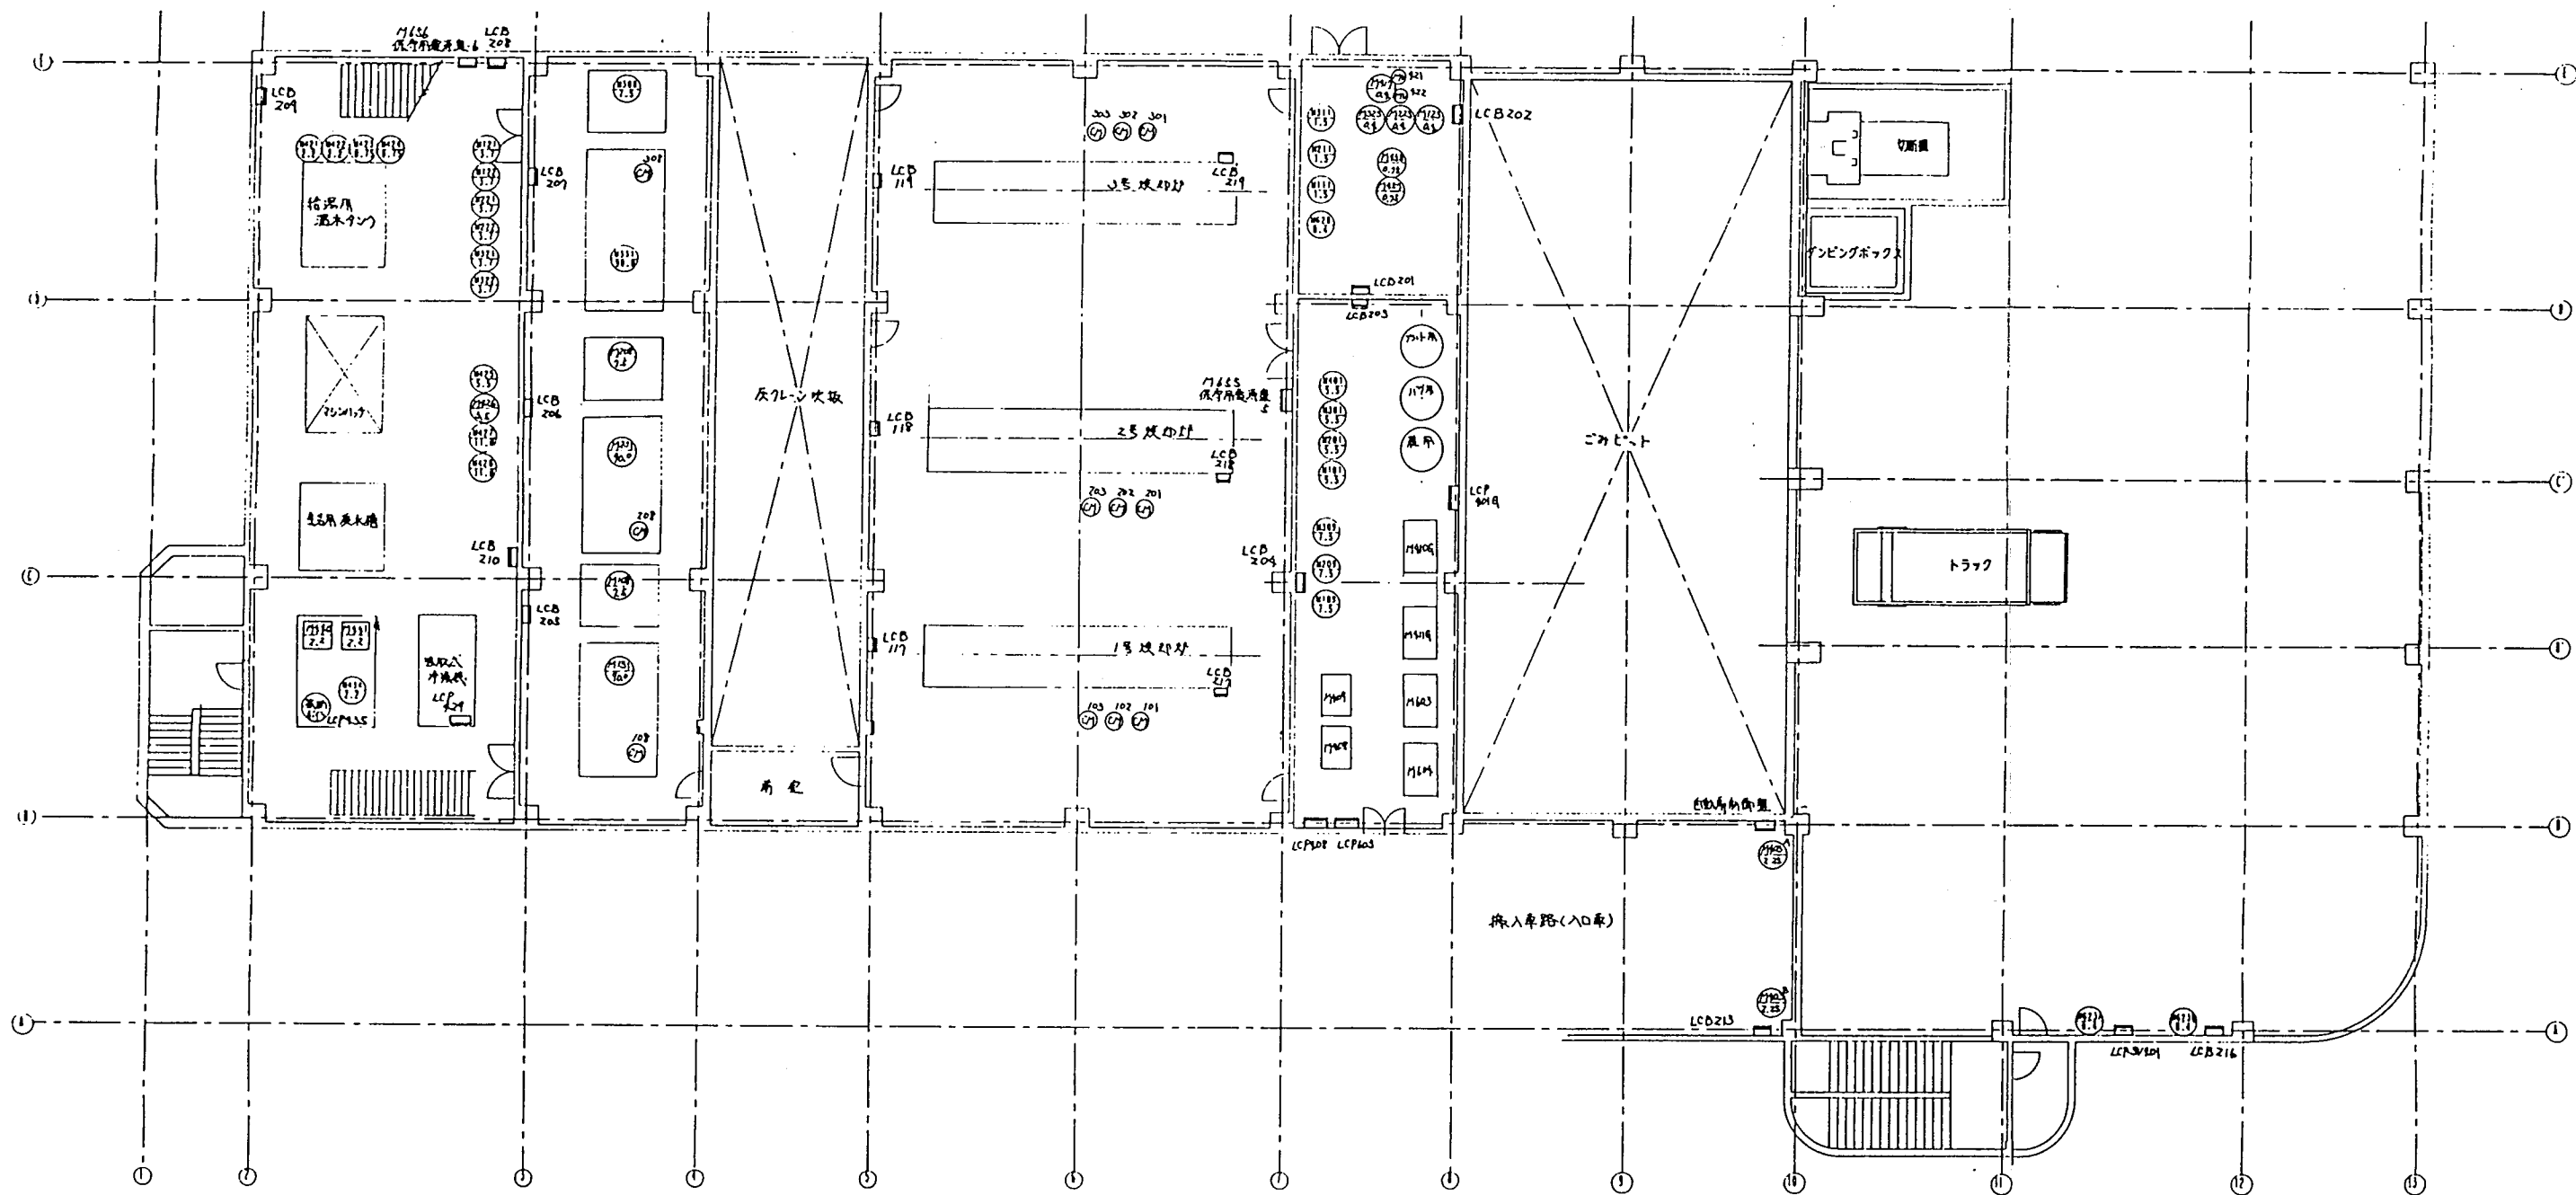

環境監リスト(1)ごみ処理関係

LCB機	製品名	機名	機名
LCB-201	M111	1号機動子冷却-F	機動子冷却F機作機
	M211	2号機動子冷却-F	
	M311	3号機動子冷却-F	
	M629	2F機動子冷却-F	
	M123	1号機動子冷却-P	
LCB-202	M223	2号機動子冷却-P	ごみ汚水処理機作機
	M323	3号機動子冷却-P	
	M417	ごみ汚水ろ過-U	
	M457	排水移送-1-P	
	M458	排水移送-2-P	
	MY421	ろ過ストレーナ出口	
	MY422	ろ過ストレーナ逆流	
	MY423	北館タンク排出-MV	
LCB-203	M101	1号ストーク油圧-P	ストーク油圧P機作機
	M201	2号ストーク油圧-P	
	M301	3号ストーク油圧-P	
	M401	ストーク油圧(手動)-P	
	M109	1号三次-F	三次F機作機
LCB-204	M209	2号三次-F	
	M309	3号三次-F	

環境業リスト(2)ごみ処理施設


LCB機	負荷IAC機	機器名称	機 名 称
LCB-205	M108	1号二次・F	1号二次割引F 操作室
	M131	1号割引・F	
	CM108	1号1DF入口・CM	
LCB-206	M208	2号二次・F	2号二次割引F 操作室
	M231	2号割引・F	
	CM208	2号1DF入口・CM	
LCB-207	M308	3号二次・F	3号二次割引F 操作室
	M331	3号割引・F	
	CM308	3号1DF入口・CM	
LCB-208	M121	1号温水循環-1・P	温水循環F 操作室
	M122	1号温水循環-2・P	
	M221	2号温水循環-1・P	
	M222	2号温水循環-2・P	
	M321	3号温水循環-1・P	
	M322	3号温水循環-2・P	
LCB-209	M421	給湯温水加熱-1・P	給湯F 操作室
	M422	給湯温水加熱-2・P	
	M423	給湯循環-1・P	
	M424	給湯循環-2・P	
LCB-210	M425	冷凍温水循環-1・P	冷凍機操作室
	M426	冷凍温水循環-2・P	
	M427	冷凍機循環-1・P	
	M428	冷凍機循環-2・P	
	M434	補助冷却水循環・P	

¹⁾ 厚城製リスト(3)に2の粘厚関係

LCB名	角材規格	機器名称	型 名 称
LCB-213	M403AB	エアーチェン入口	エアーチェン入口操作盤
LCB-216	M623AB	ブラッドホーク制翼-2・P	7ホーク設置翼上/M62
LCB-217	CM101	1号監視押込 - CM	1号監視押込CM操作盤
	CM102	1号監視押込 - CM	
	CM103	1号監視押込 - CM	
LCB-218	CM201	2号監視押込 - CM	2号監視押込CM操作盤
	CM202	2号監視押込 - CM	
	CM203	2号監視押込 - CM	
LCB-219	CM301	3号監視押込 - CM	3号監視押込CM操作盤
	CM302	3号監視押込 - CM	
	CM303	3号監視押込 - CM	
LCB-117	SV109	1号監視し - SV	1号監視とシダンパ操作盤
	SV110	1号監視し - SV	
LCB-118	SV209	2号監視し - SV	2号監視とシダンパ操作盤
	SV210	2号監視し - SV	
LCB-119	SV309	3号監視し - SV	3号監視とシダンパ操作盤
	SV310	3号監視し - SV	

厚成號リフト(4)二名乗用型


LCB名	番付名称	番 名 称
LCB-231	SV102	1号押出上段・SV
	SV103	1号押出下段・SV
	SV104	1号乾燥・SV
	SV105	1号乾燥-1・SV
	SV106	1号乾燥-2・SV
	SV107	1号乾燥-1・SV
	SV108	1号乾燥-2・SV
	SV202	2号給じん装置操作盤
LCB-232	SV202	2号押出上段・SV
	SV203	2号押出下段・SV
	SV204	2号乾燥・SV
	SV205	2号乾燥-1・SV
	SV206	2号乾燥-2・SV
	SV207	2号乾燥-1・SV
	SV208	2号乾燥-2・SV
	SV302	3号給じん装置操作盤
LCB-233	SV302	3号押出上段・SV
	SV303	3号押出下段・SV
	SV304	3号乾燥・SV
	SV305	3号乾燥-1・SV
	SV306	3号乾燥-2・SV
	SV307	3号乾燥-1・SV
	SV308	3号乾燥-2・SV
	M627	1DF 空焚炎・F
LCB-234	M627	1DF 空焚炎・F / M627

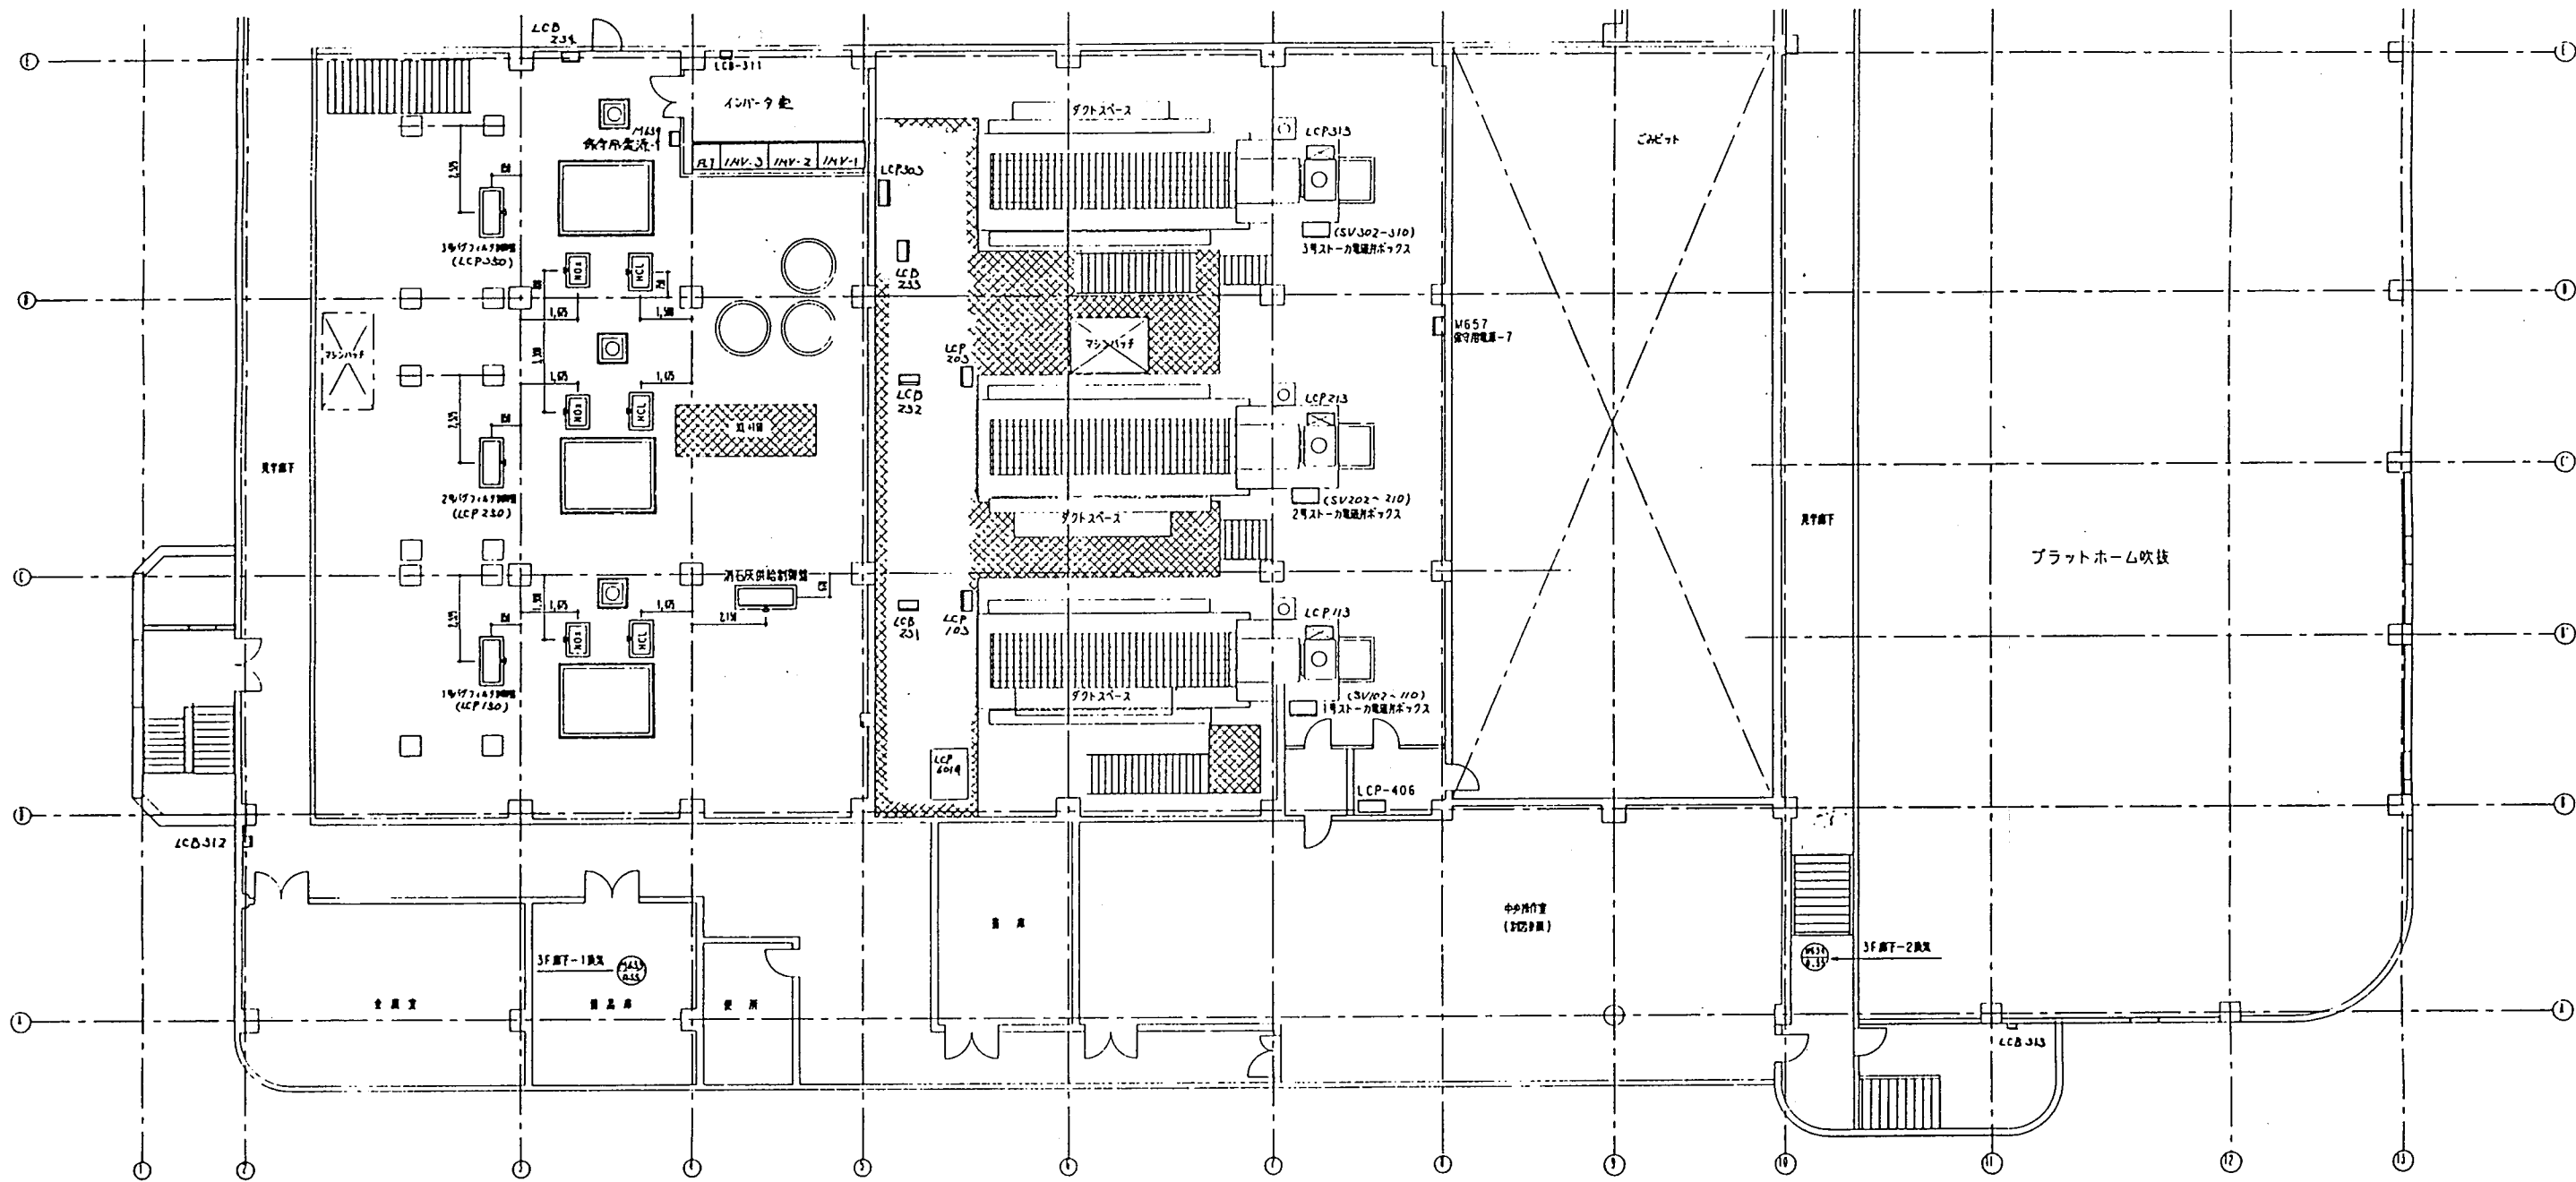


現場設置リストごみ処理設備

設備名	機種名	機種名	機種名
インバータ室	M632	インバータ室換気ファン	インバータ室換気ファン/M632
3F廊下-1換気	M633	3F廊下-1換気ファン	廊下1換気ファン/M633
3F廊下-2換気	M634	3F廊下-2換気ファン	廊下2換気ファン/M634

図名	大村市 役
図号	大村市清掃センターごみ処理施設建設工事
図尺	2FL+4000
図主	三機工業株式会社
図主	095-3512

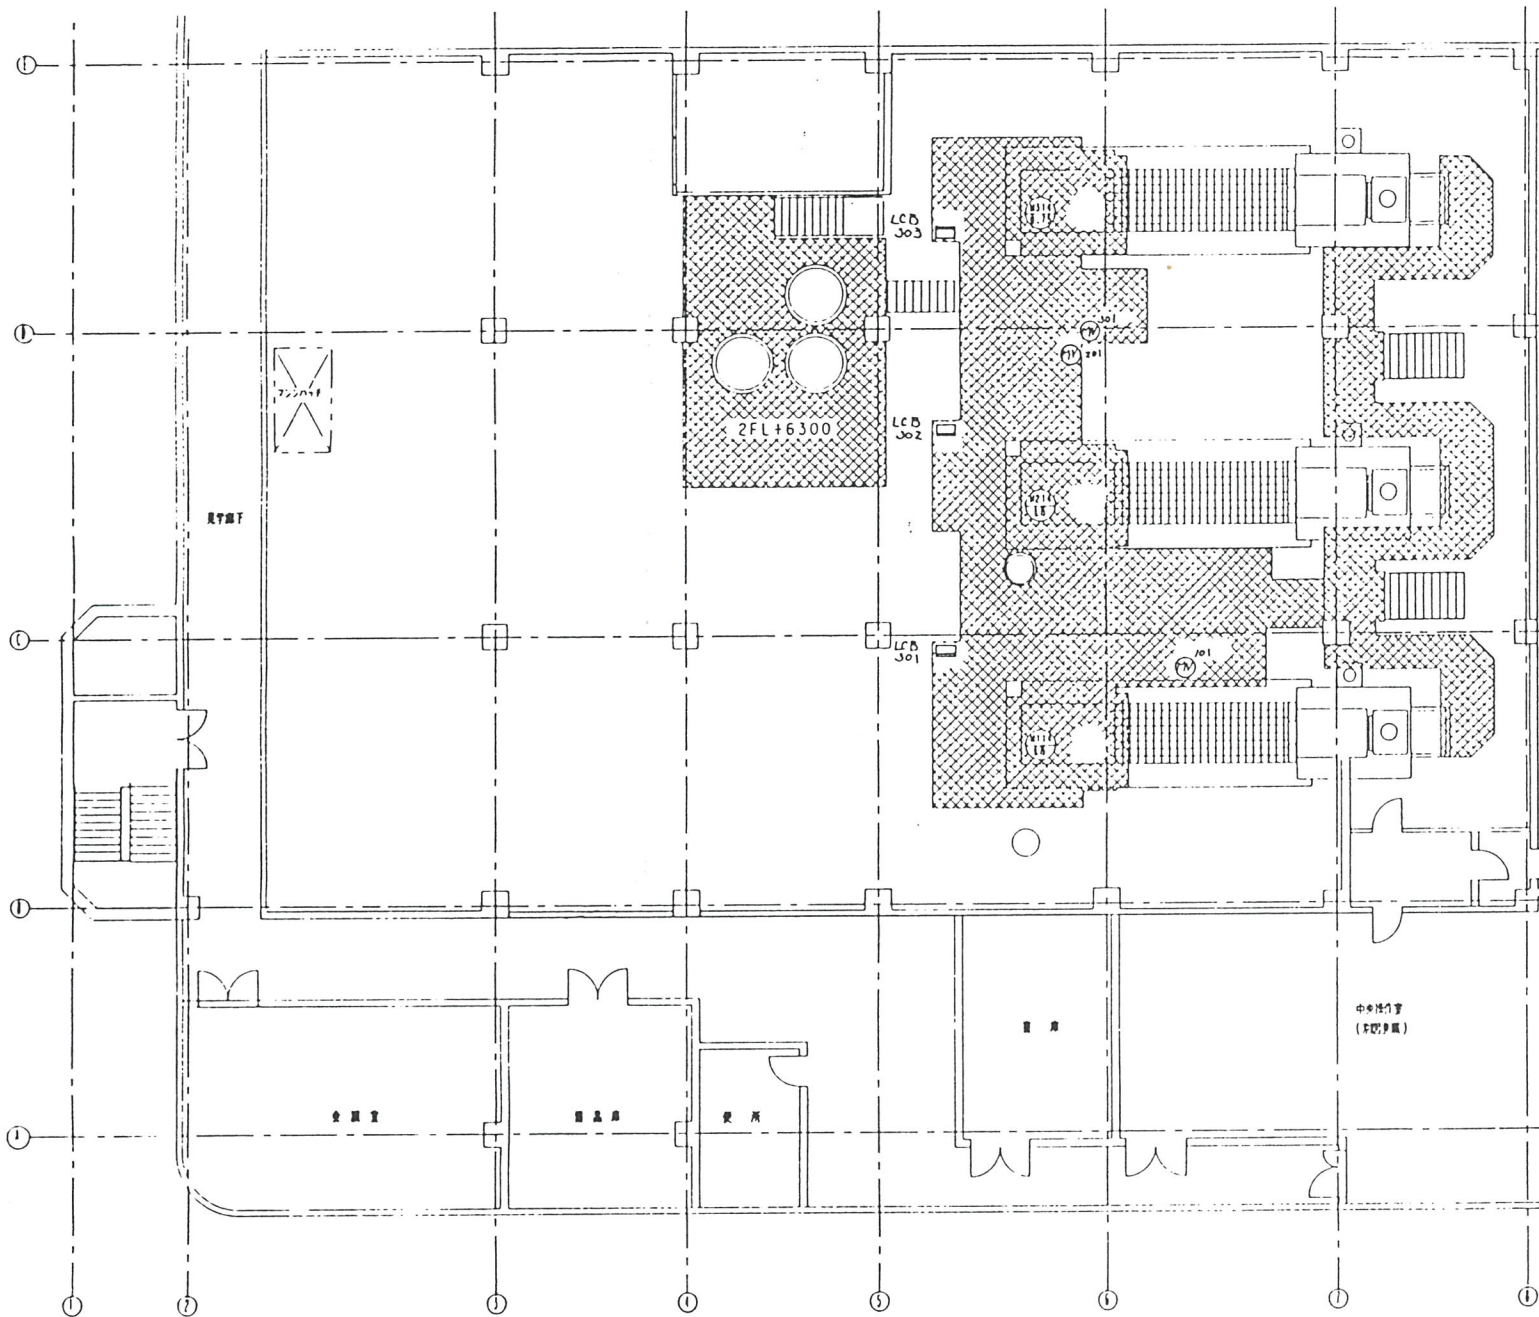

2FL+6300

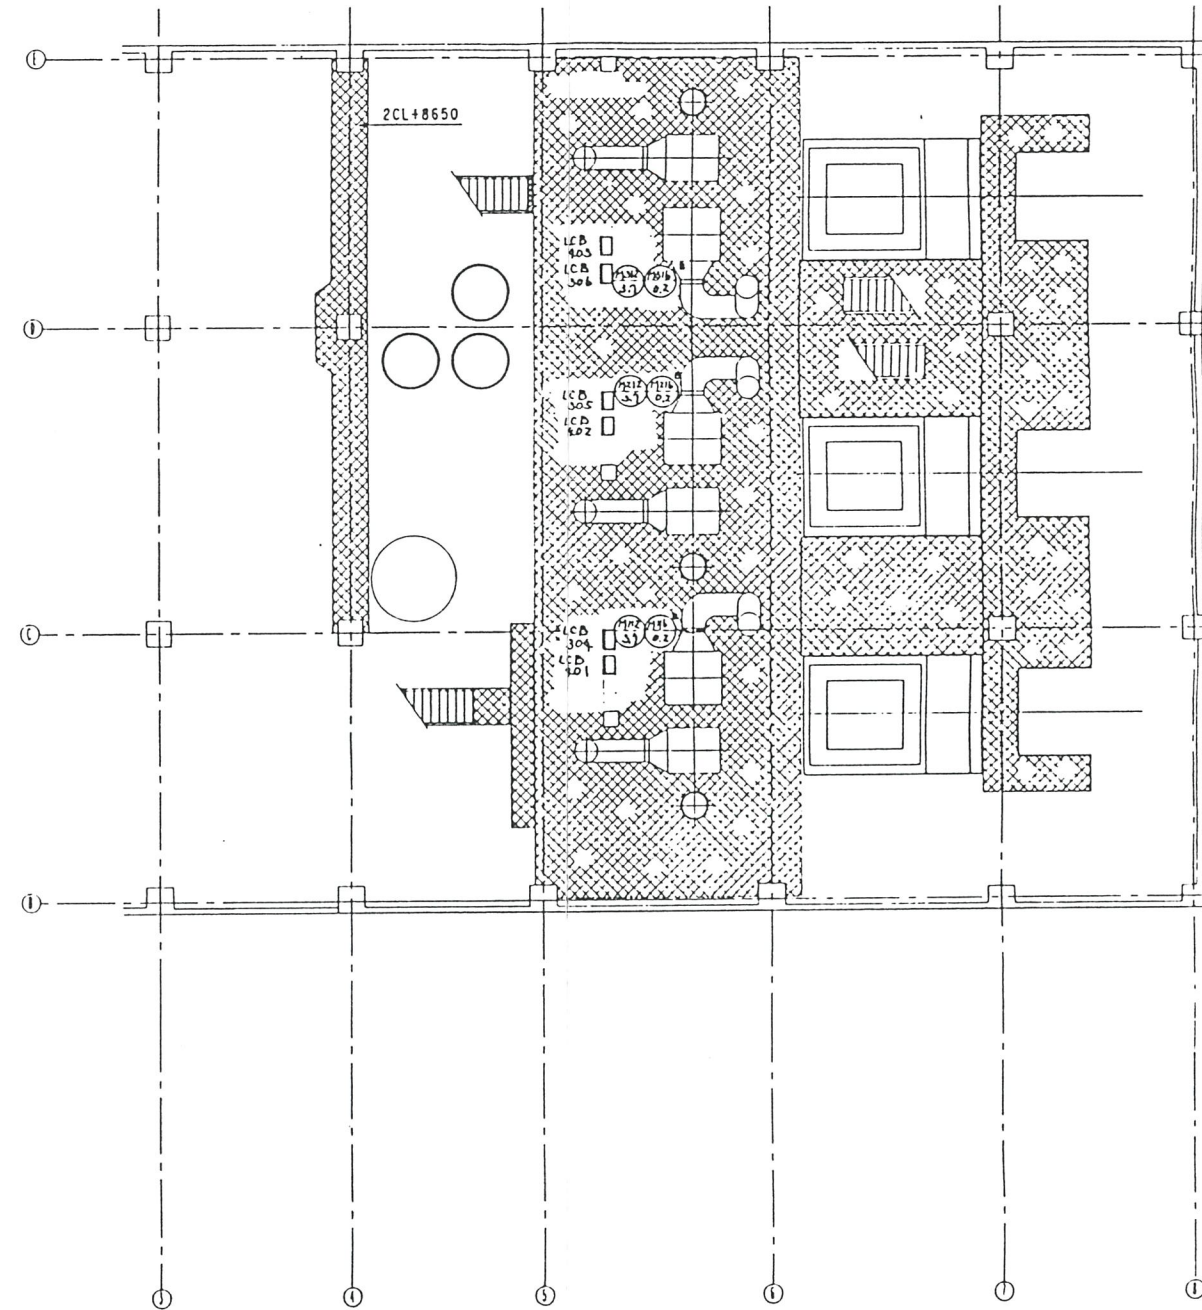


2FL+8300

現場写真リスト (1) ごみ処理設備


LCB No.	機器名	機器名	機器名
LCB-301	M123	1号ごみ処理機F	1号ごみ処理機F操作盤
	MV101	1号ごみ処理機F	
	M114	1号APHT.CY	
LCB-302	M223	2号ごみ処理機F	2号ごみ処理機F操作盤
	MV201	2号ごみ処理機F	
	M214	2号APHT.CY	
LCB-303	M323	3号ごみ処理機F	3号ごみ処理機F操作盤
	MV301	3号ごみ処理機F	
	M314	3号APHT.CY	
LCB-304	M112	1号ごみ処理機F	1号ごみ処理機F操作盤
LCB-305	M212	2号ごみ処理機F	2号ごみ処理機F操作盤
LCB-306	M312	3号ごみ処理機F	3号ごみ処理機F操作盤

図名	大村市 殿
図号	大村市清掃センターごみ処理施設建設工事
図尺	ごみ処理設備配置図 3階上平面図
図式	2FL+8300, 2FL+8300
図主	三機工業株式会社
図次	095-3513

 


現場盤リスト(2)ごみ処理関係

照合	名	称	1 数量	材 質	記 事
数量	組	J/	数		大 村 市 役
平成 8 年 8 月 23 日	縮尺 1:100	大村市清掃センターごみ処理施設建設工事			
承認	照査担当	設計製図	ごみ処理施設配置図 4階平面図		
			2FL+10, 800, 2FL+11, 500		
 三機工業株式会社				図番	095-3514

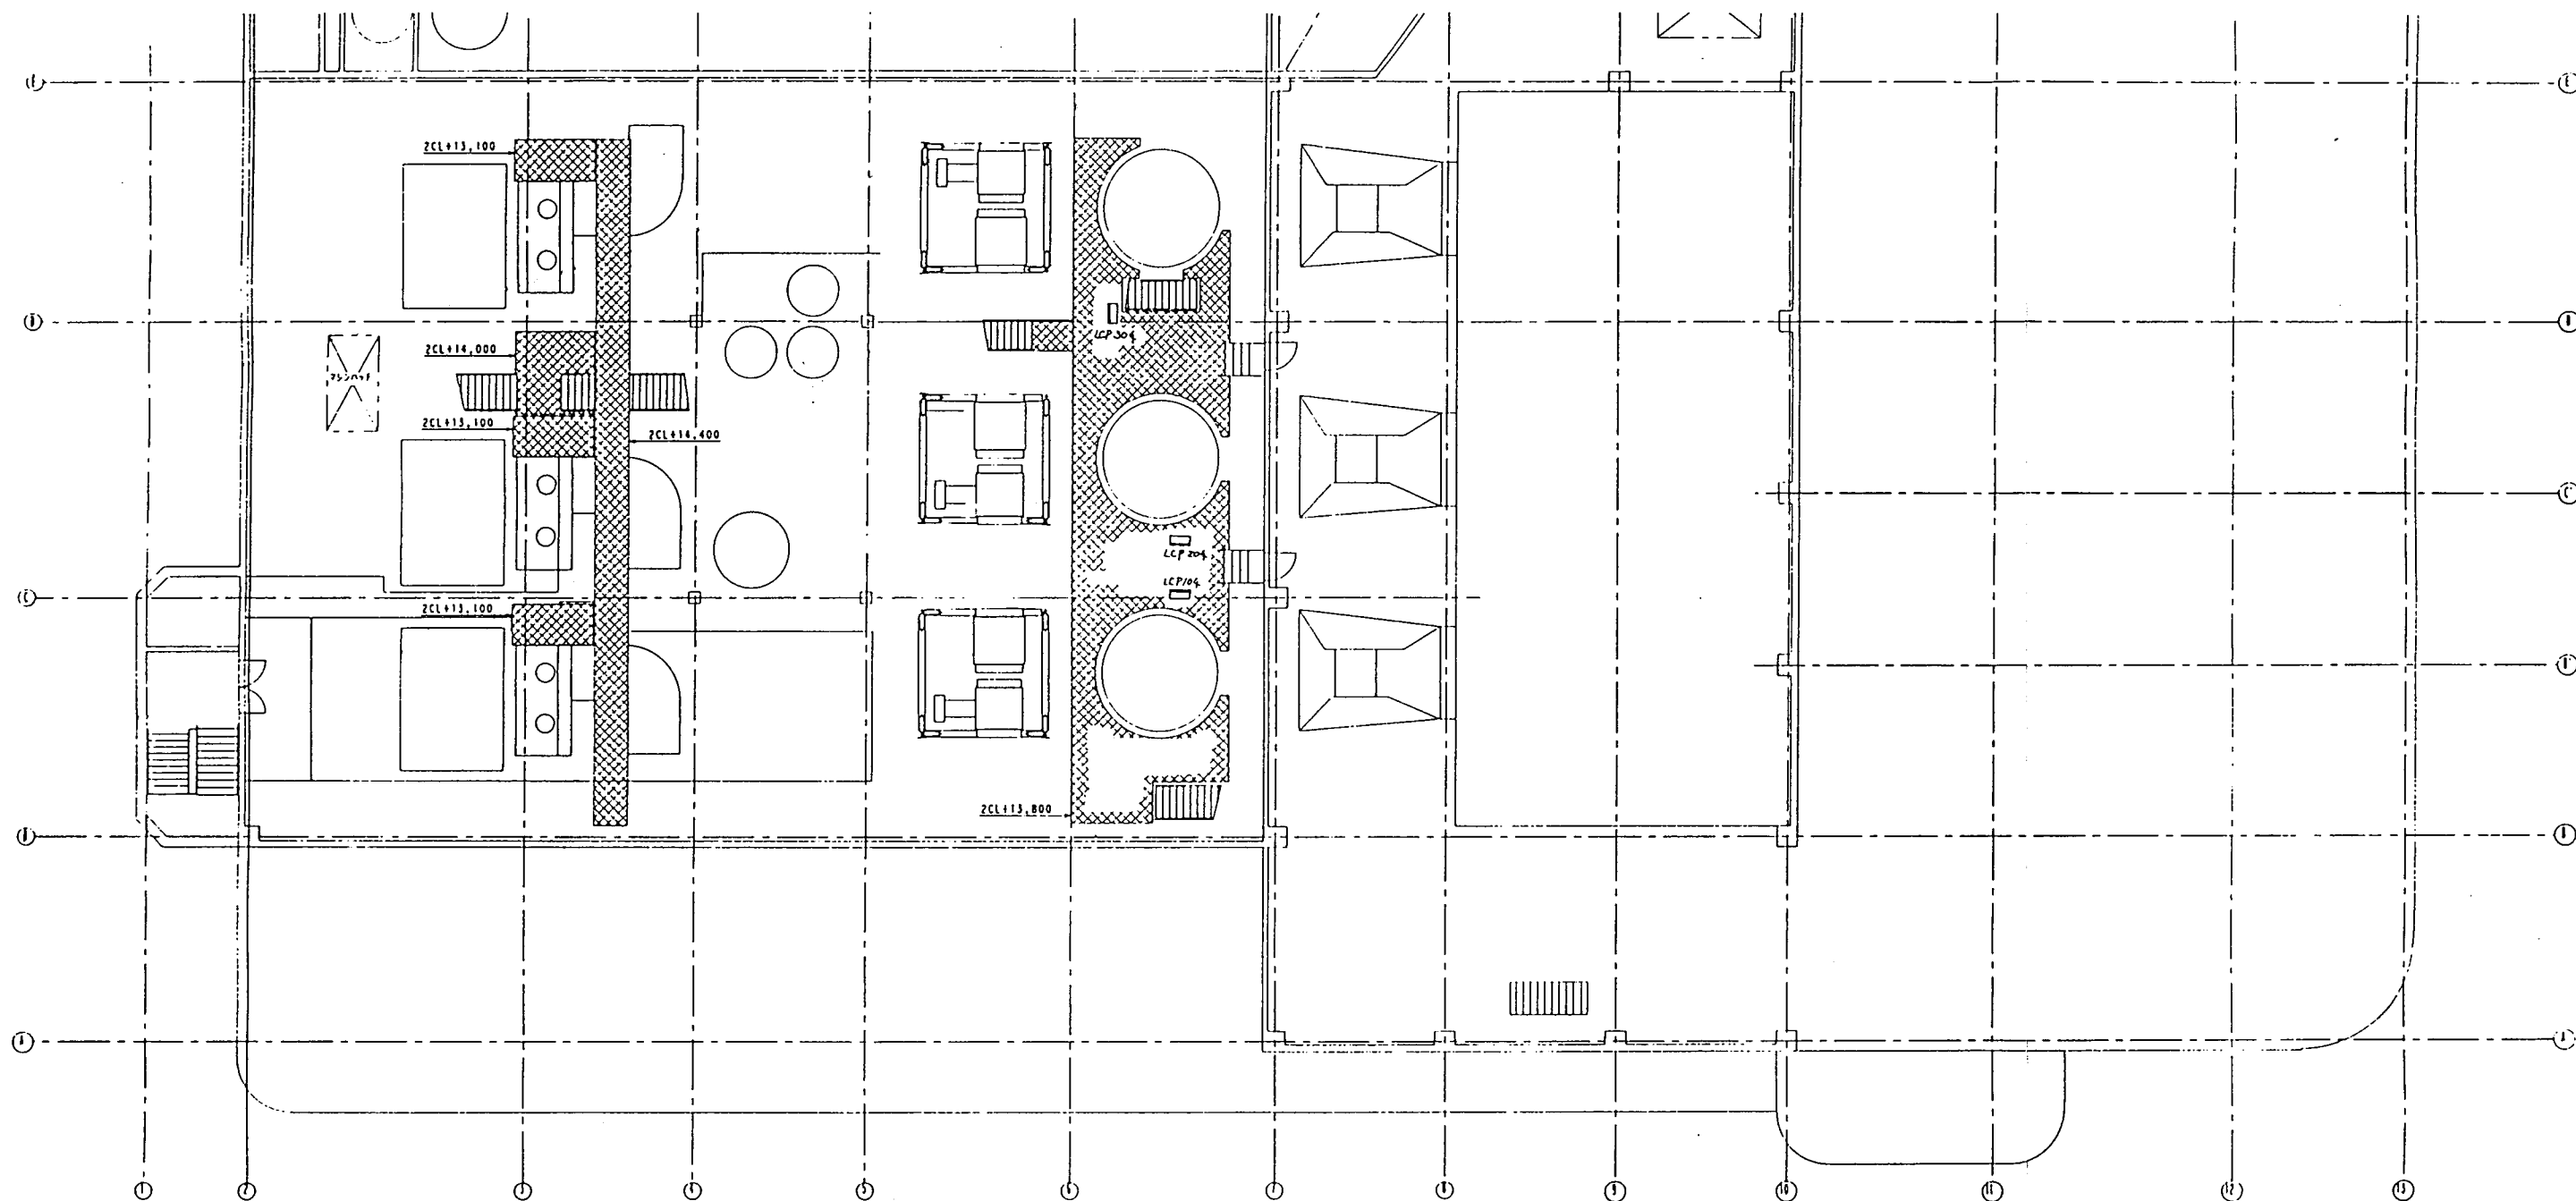

LCD No.	角付MGA	存在名称	量 名 形
LCP 104	M104	1号汚水ポンプ	
LCP 204	M204	2号	
LCP 304	M304	3号	


図名	図号	図尺	図式	図説
大村市 股				
大村市清掃センターごみ処理施設建設工事				
ごみ処理施設配管図 5階平面図				
ZFL+13,100 ZFL+13,700				
095-3515				

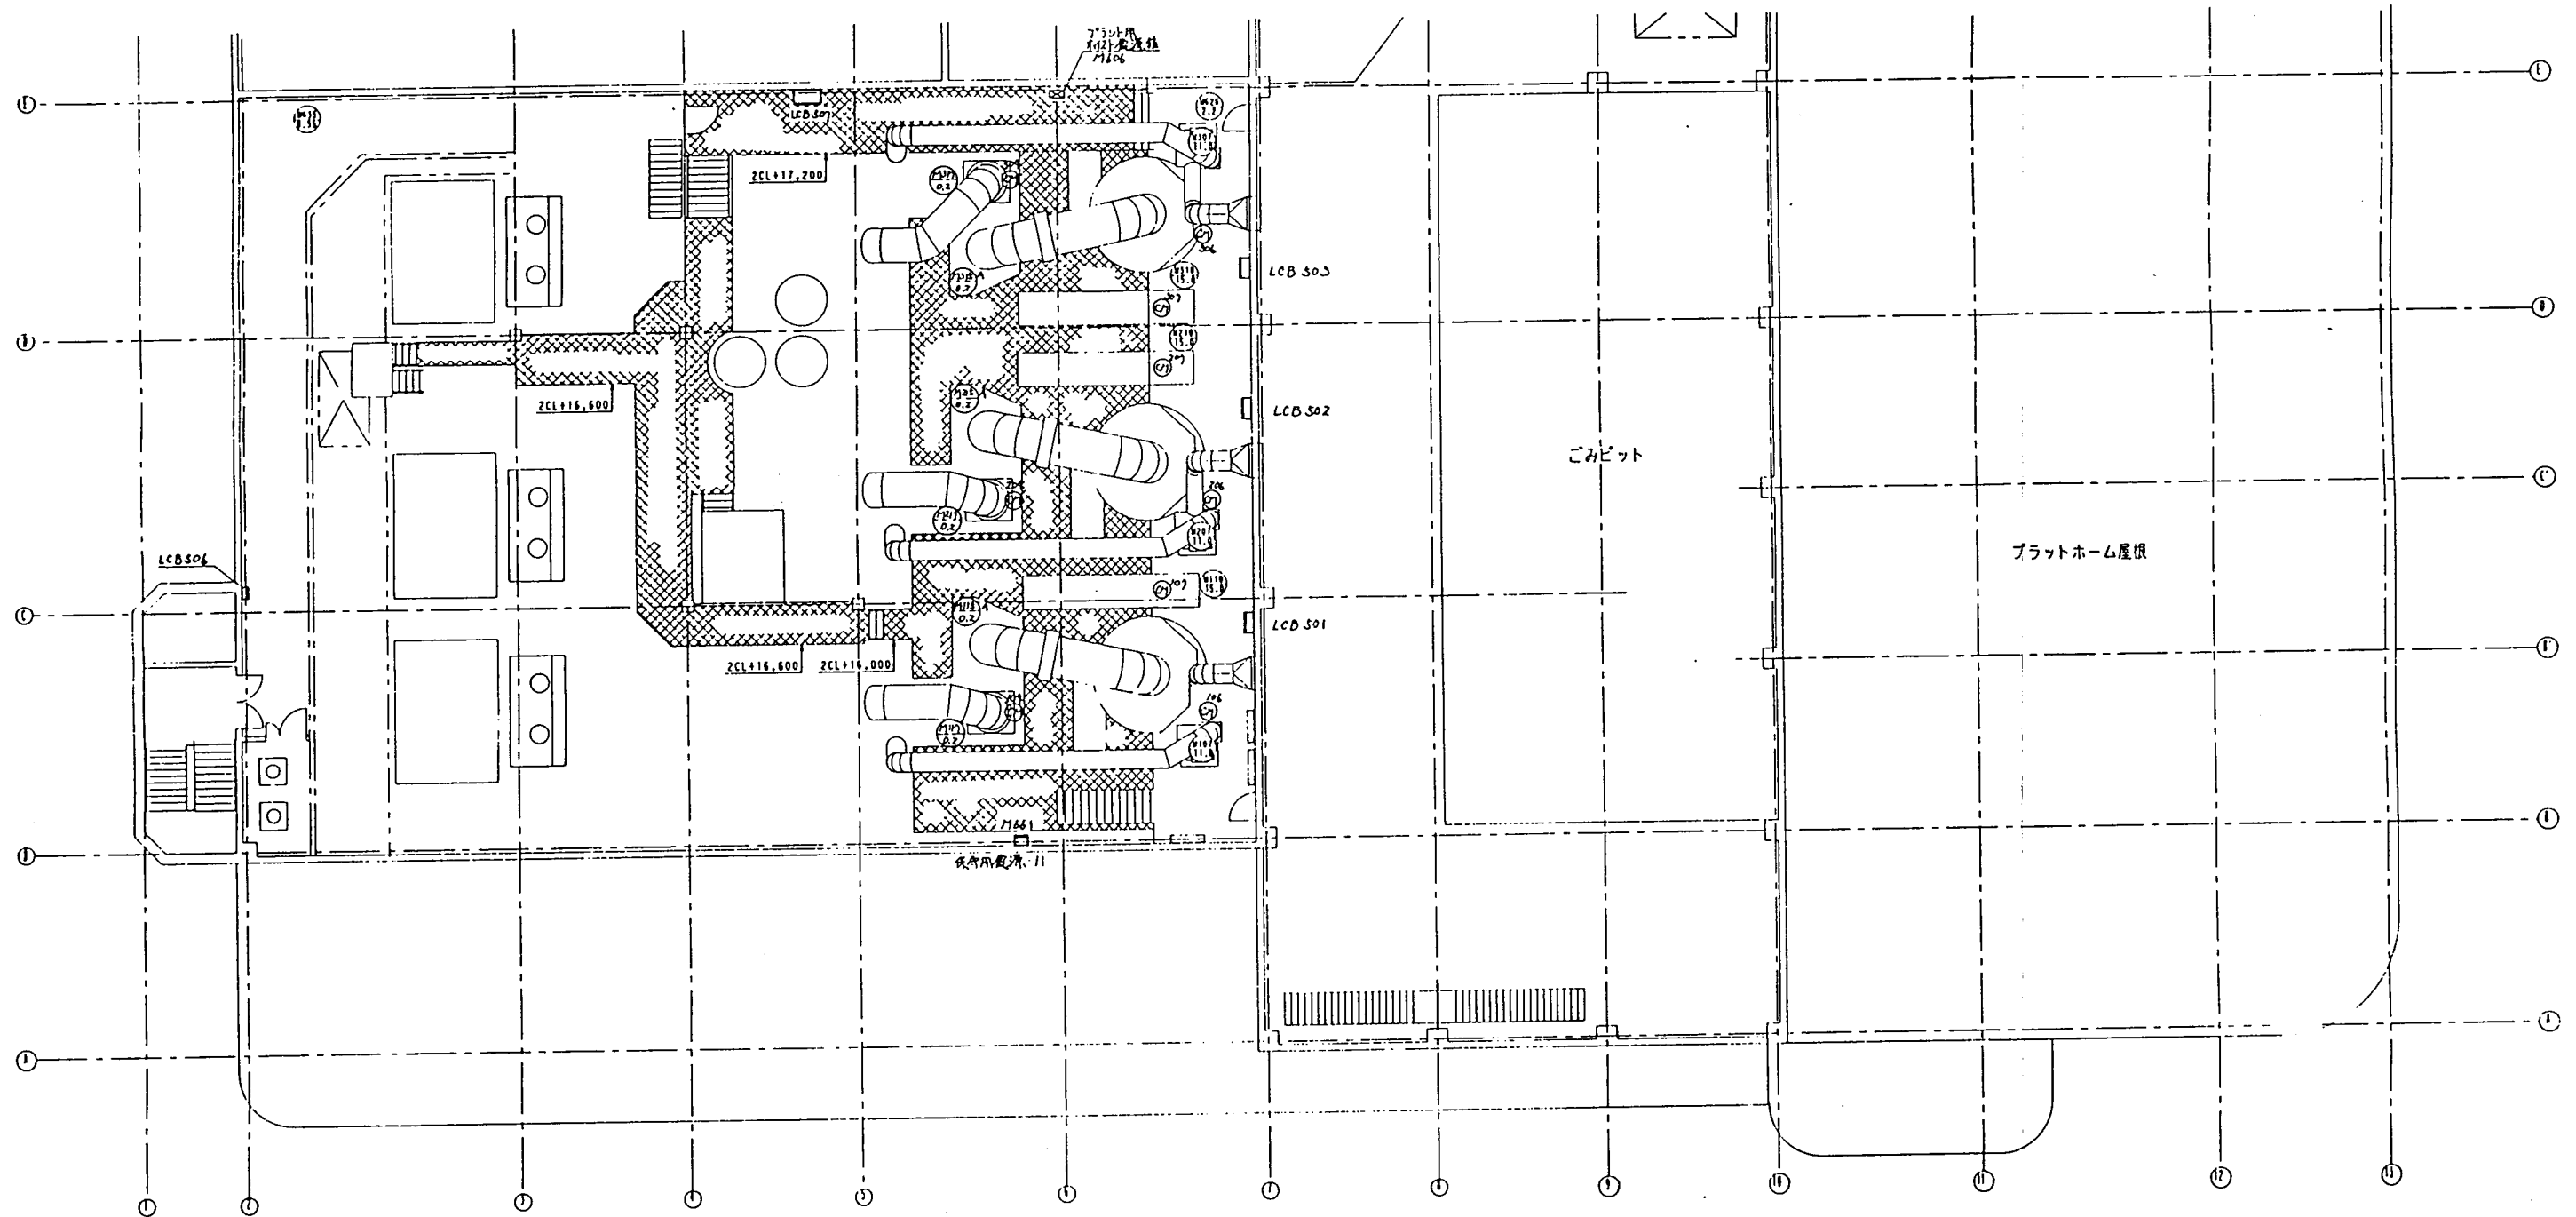

機台置リスト (1) ごみ処理装置

LCB機	機台置	機台名	機台名
LCB-501	M107	1号押込・F	1号押込F機台置
	M110	1号白煙防止・F	
	CM106	1号押込・F入ロ・CM	
	CM107	1号白煙防止・F入ロ・CM	
LCB-502	M207	2号押込・F	2号押込F機台置
	M210	2号白煙防止・F	
	CM206	2号押込・F入ロ・CM	
	CM207	2号白煙防止・F入ロ・CM	
LCB-503	M307	3号押込・F	3号押込F機台置
	M310	3号白煙防止・F	
	CM306	3号押込・F入ロ・CM	
	CM307	3号白煙防止・F入ロ・CM	
LCB-504	M407	ダスト抽出・CV	ダスト抽出CV機台置
	M502A	ダストBF・F	
	M502B	バグフィルター・F	
LCB-506	M635	5F塵下集気・F	5F塵下集気F/M635
LCB-507	M639	ルーフ-1・F	ルーフ-F機台置
	M640	ルーフ-2・F	
	M641	ルーフ-3・F	
	M642	ルーフ-4・F	
	M643	ルーフ-5・F	
	M644	ルーフ-6・F	
	M645	脱臭・脱臭化集気・F	


機台名	機台置	機台名	機台置
数量	単位	数量	単位
平成 8 年 8 月 23 日	縮尺 1:100	大 村 市 役	
大村市清掃センターごみ処理施設建設工事		ごみ処理施設配置図 5階上平面図	
27L+16,000 27L+17,200			
三機工業株式会社		095-3516	

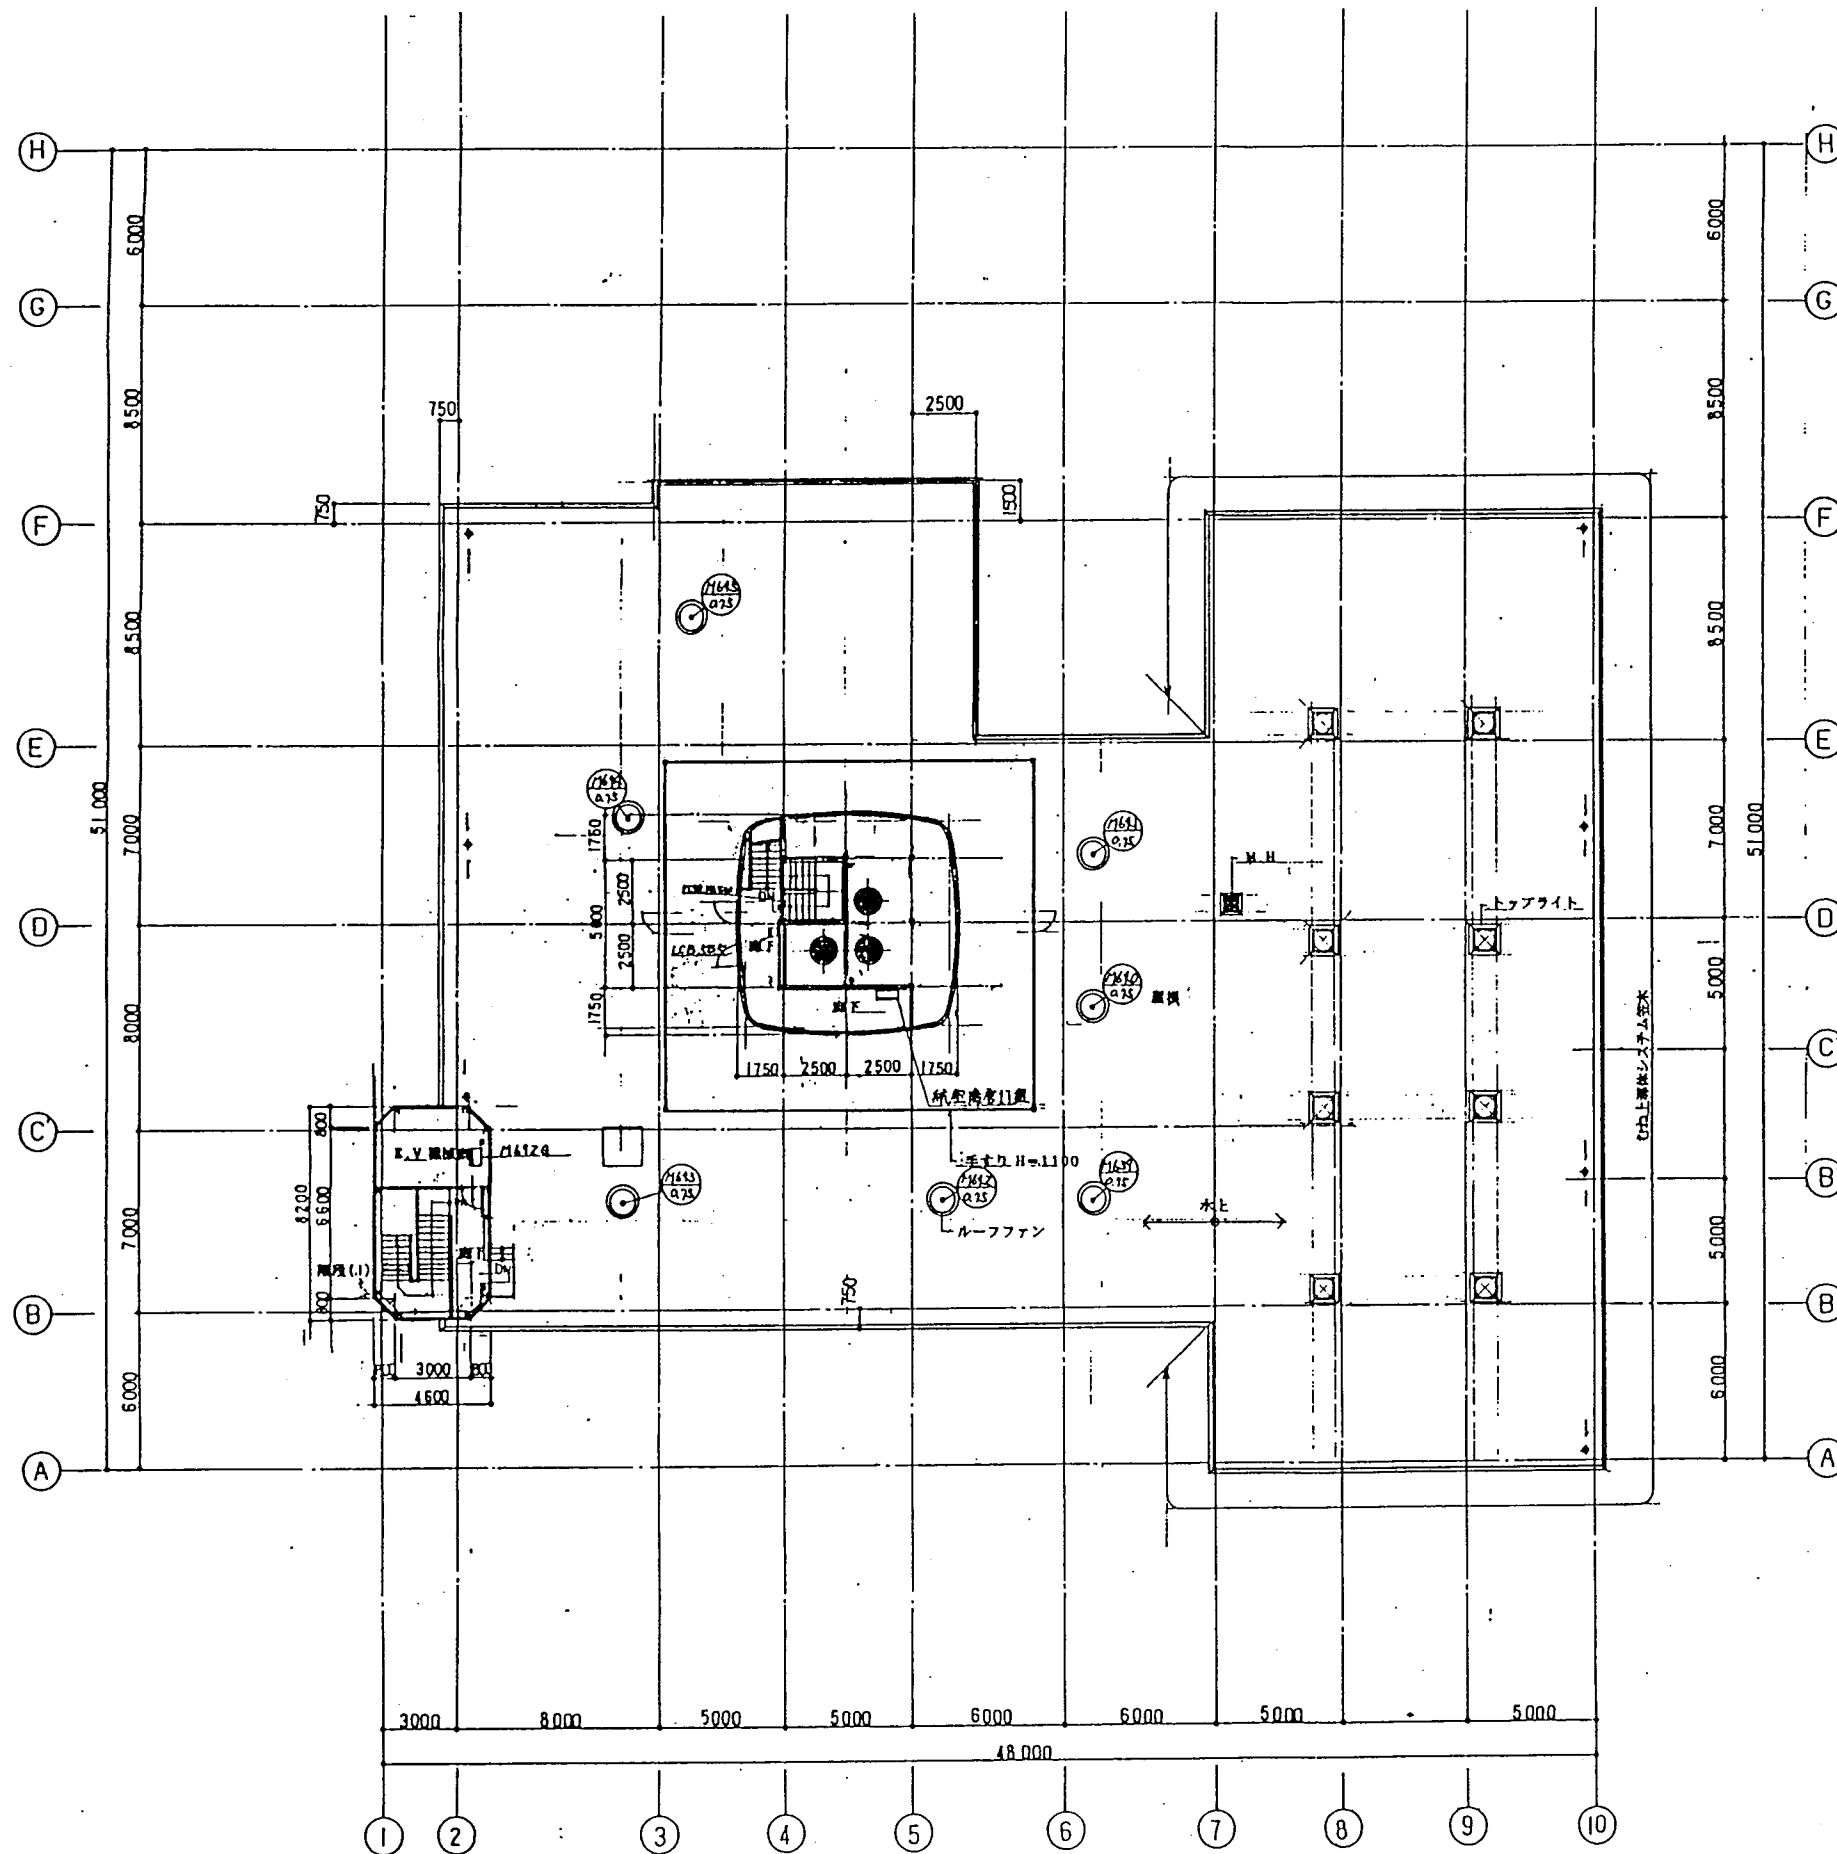


現場観望リスト

ICB No	AB10G No	負荷名称	観望名称
ICB 505	11626	PH1地下鉄駅	PH1地下鉄駅

PH1 1階平面図 S=1/150

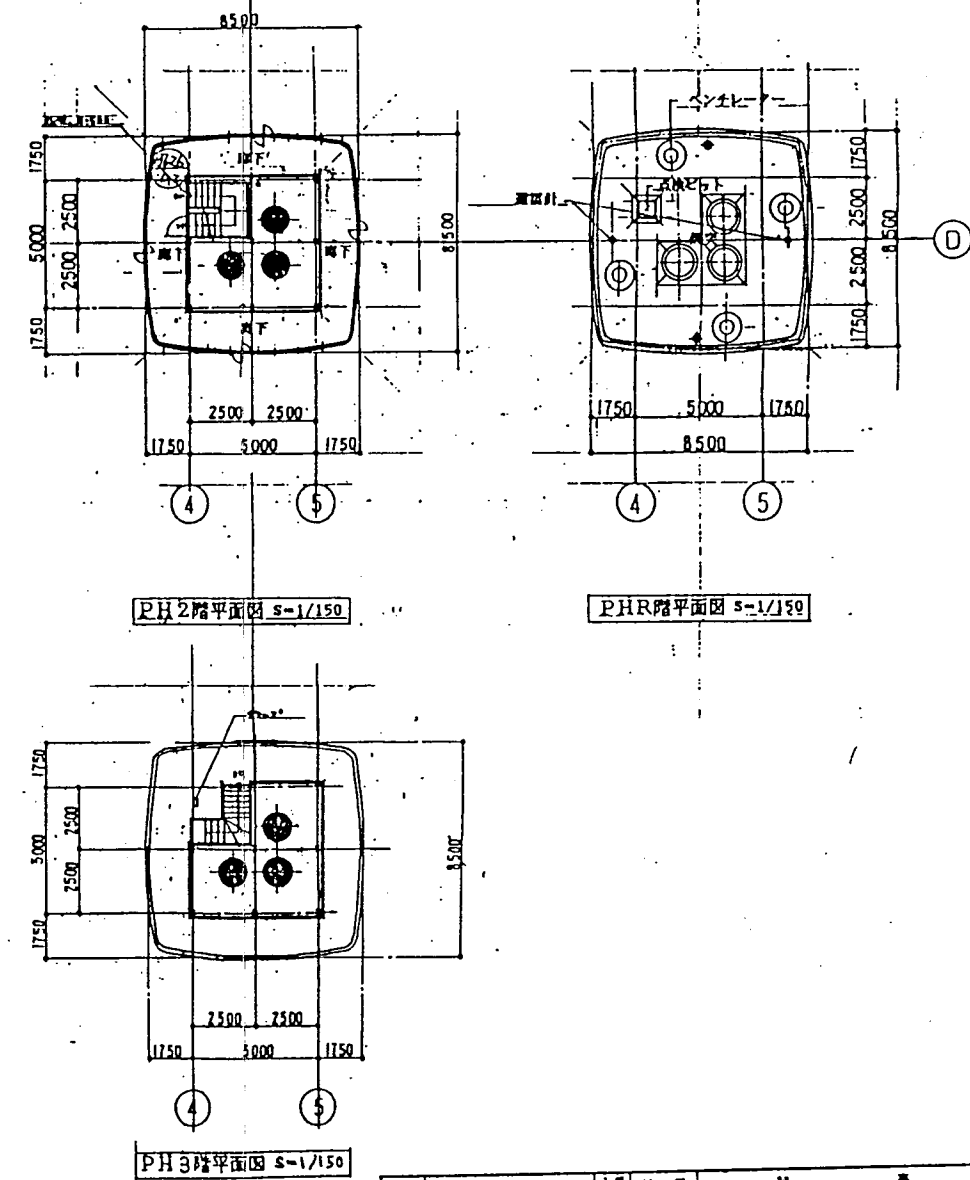


図名	図番	材料	単位
大村市役			
大村市清掃センターごみ処理施設建設工事			
ごみ処理施設配置図 PH1階平面図			
三機工業株式会社	095-3517		

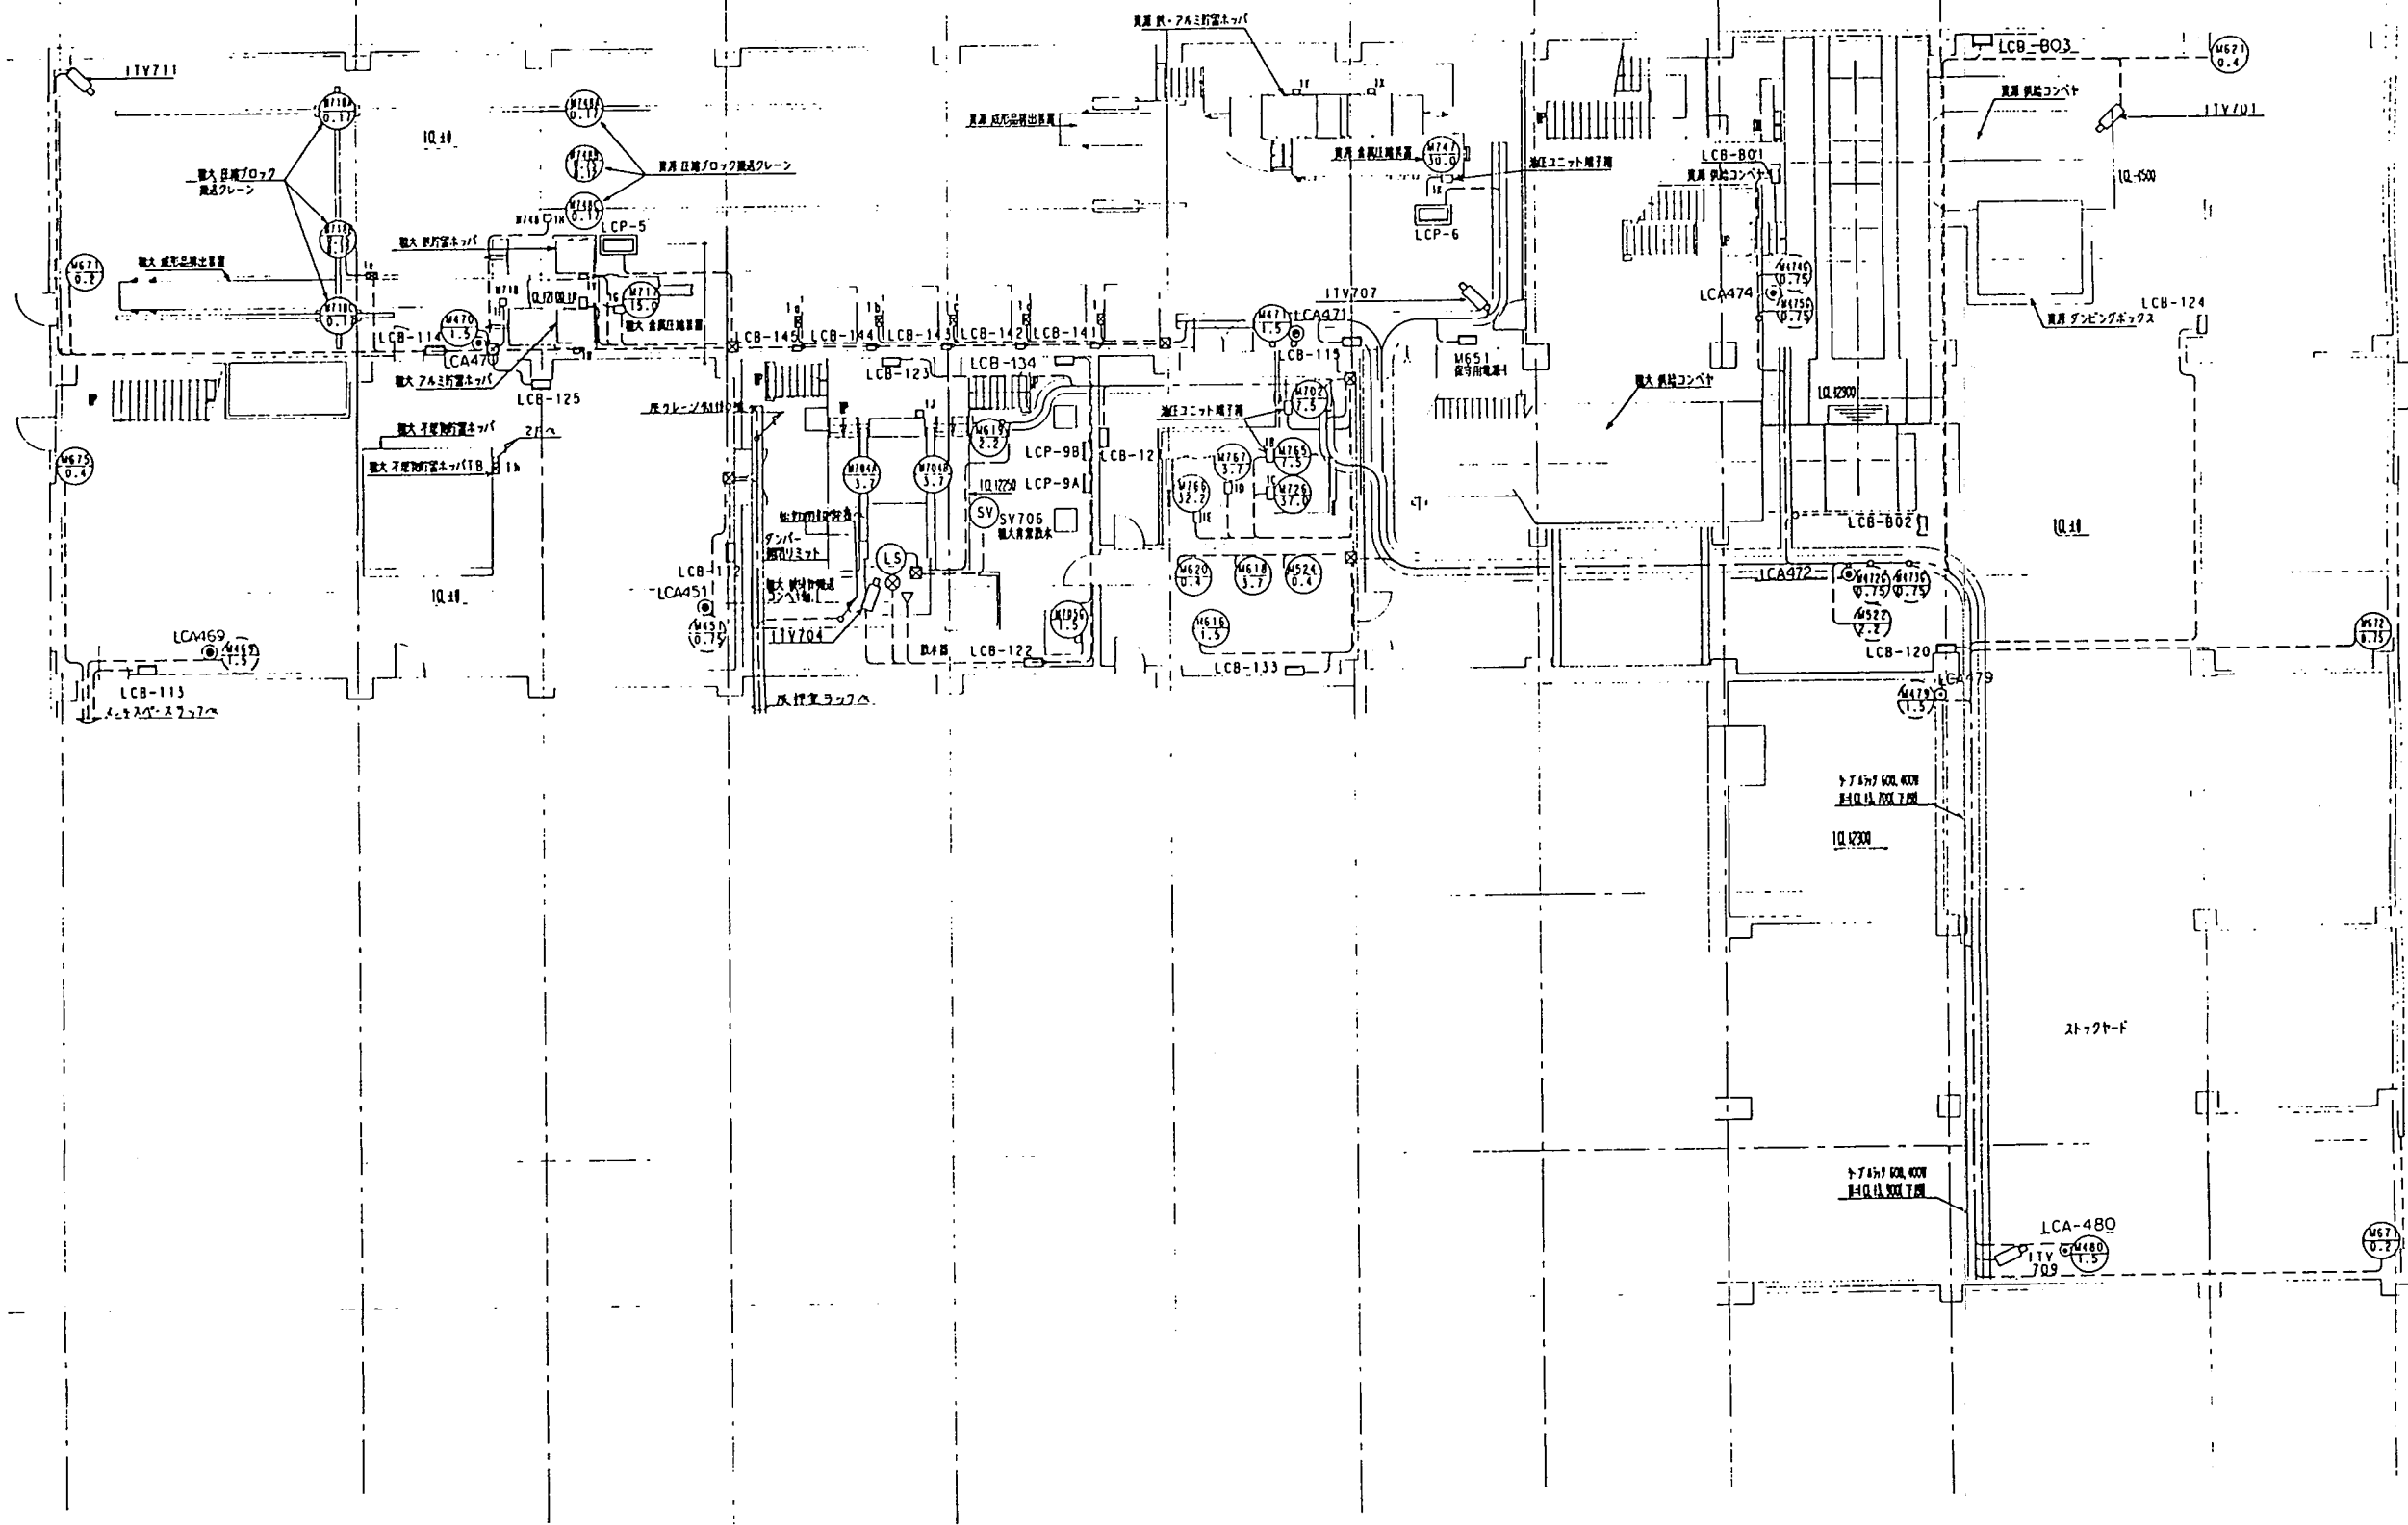




1. 現場制鋼型(LP)の設置場所は、本図にて施工するものとします。
2. 現場型の打設設置場所は、鋼立合いの上にて施工するものとします。

期合			名			件			量			材			費			記			事		
数量						組						大村市殿											
平成 8 年 8 月 日						図尺 1:100						大村市清掃センターごみ処理施設改修工事											
承		得		負		責		計		算		粗大ごみ処理設備増設 2階平面図											
		三機工業株式会社										附		095—319									

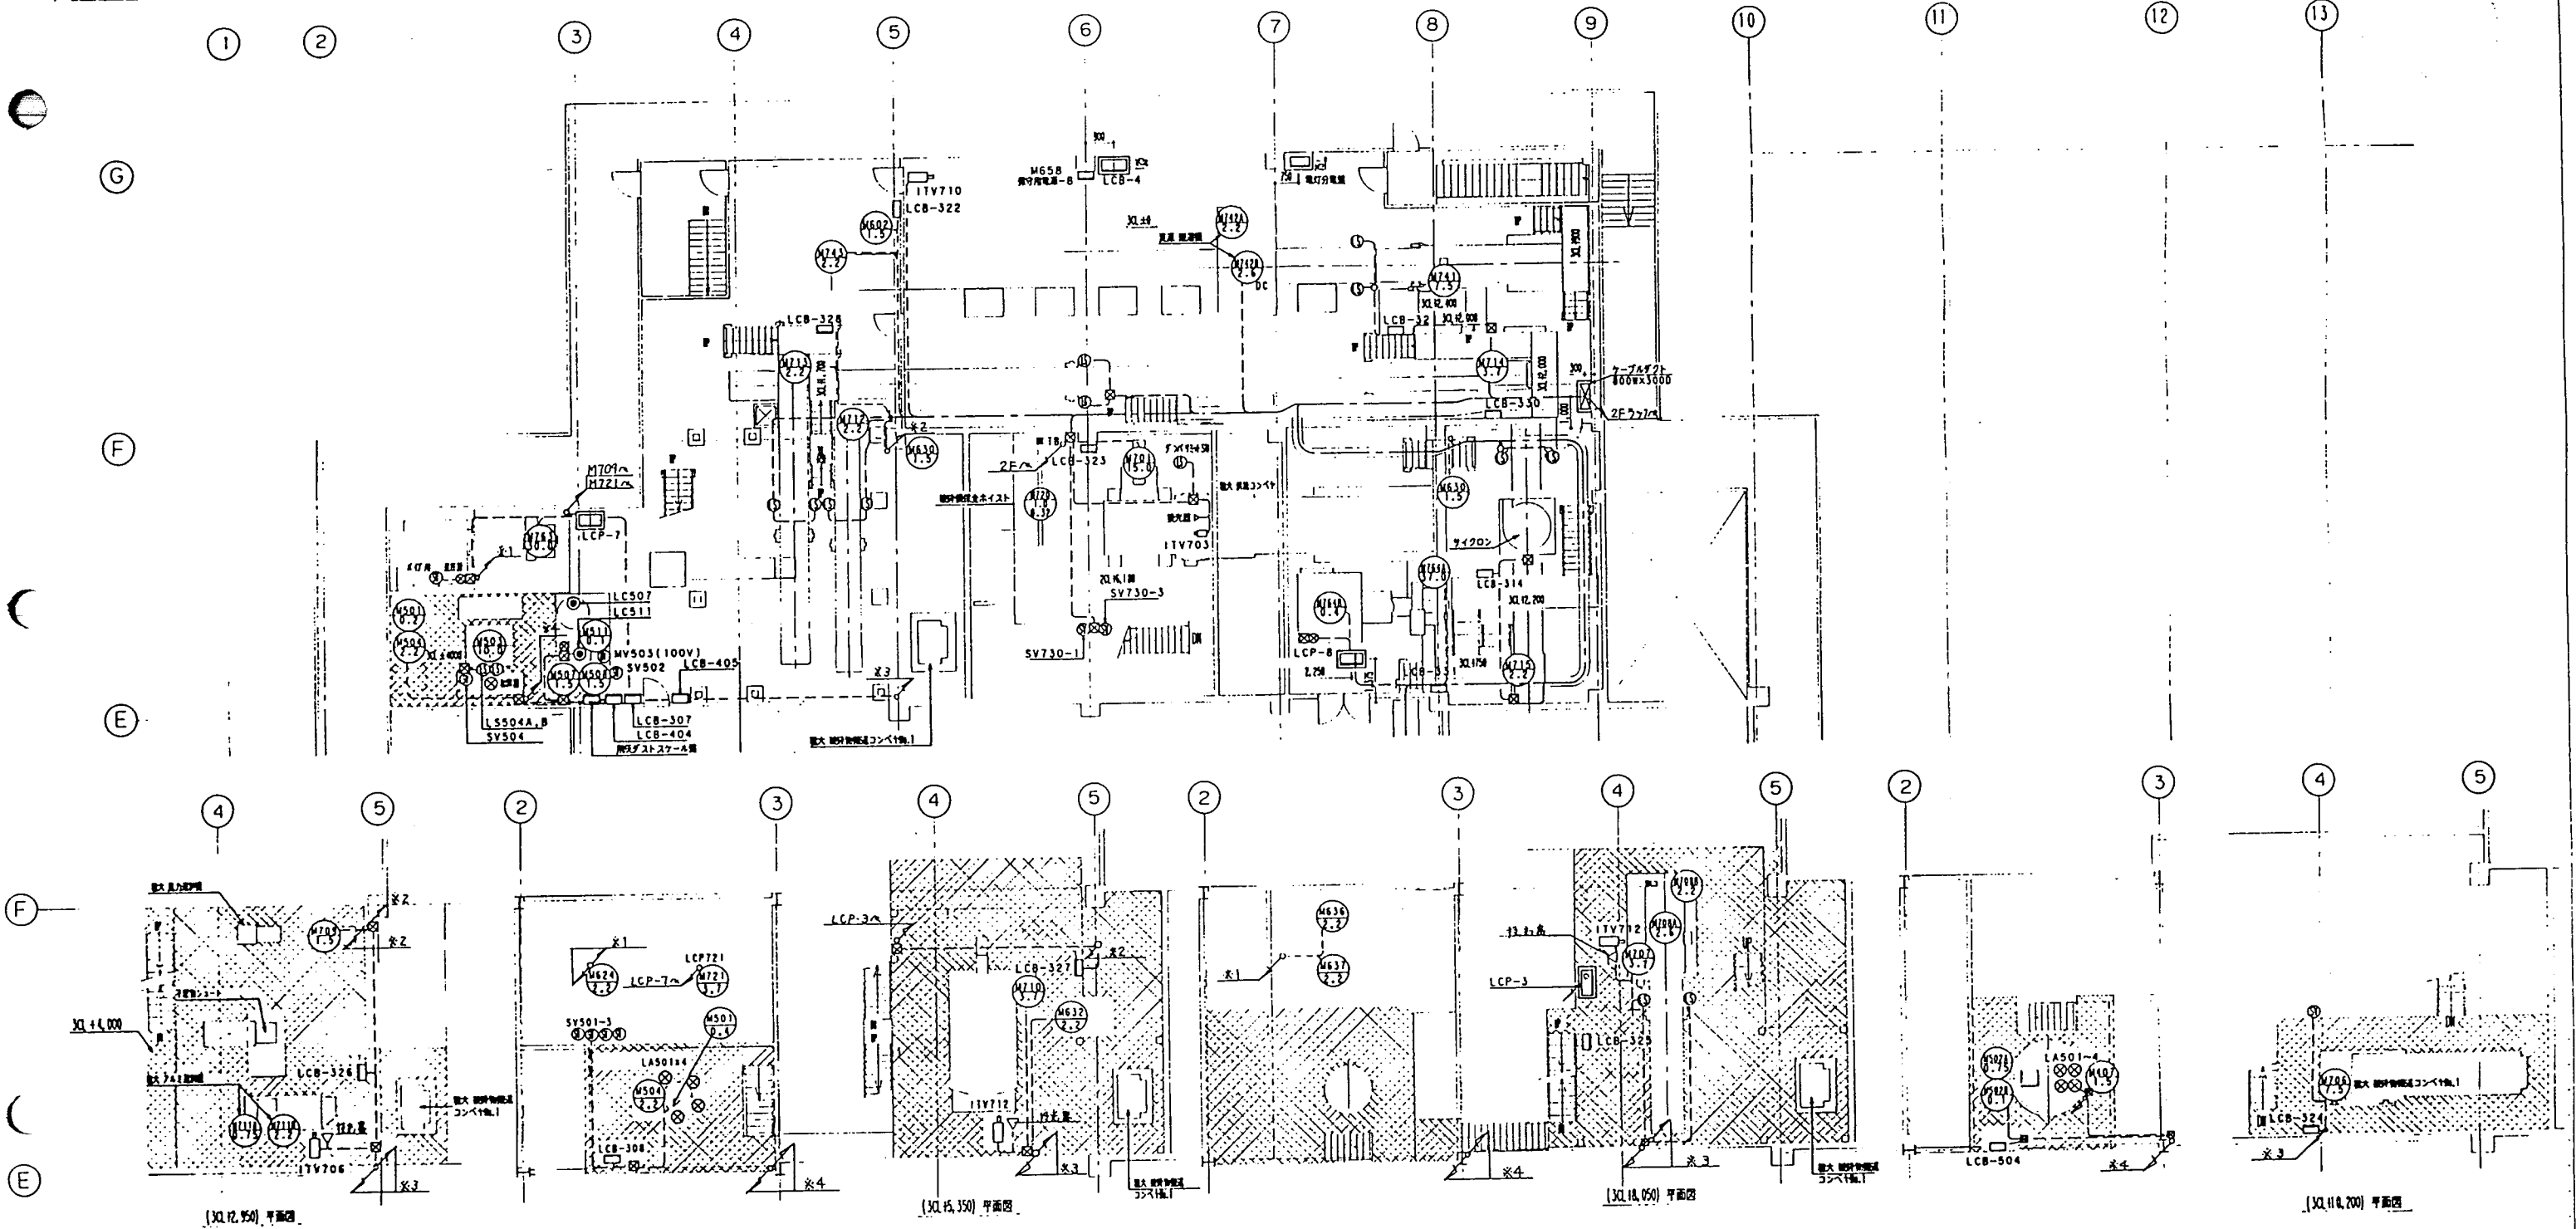



1. 現場設備(LCP)の設置場所は、本図にて施工するものとします。
2. 現場設備の打組設置場所は、独立台の上にて施工するものとします。

大村市 殿	
大村市役所センタービル地下設備工事	
恒太ごみ処理施設内 3階平面図	
095-3520	


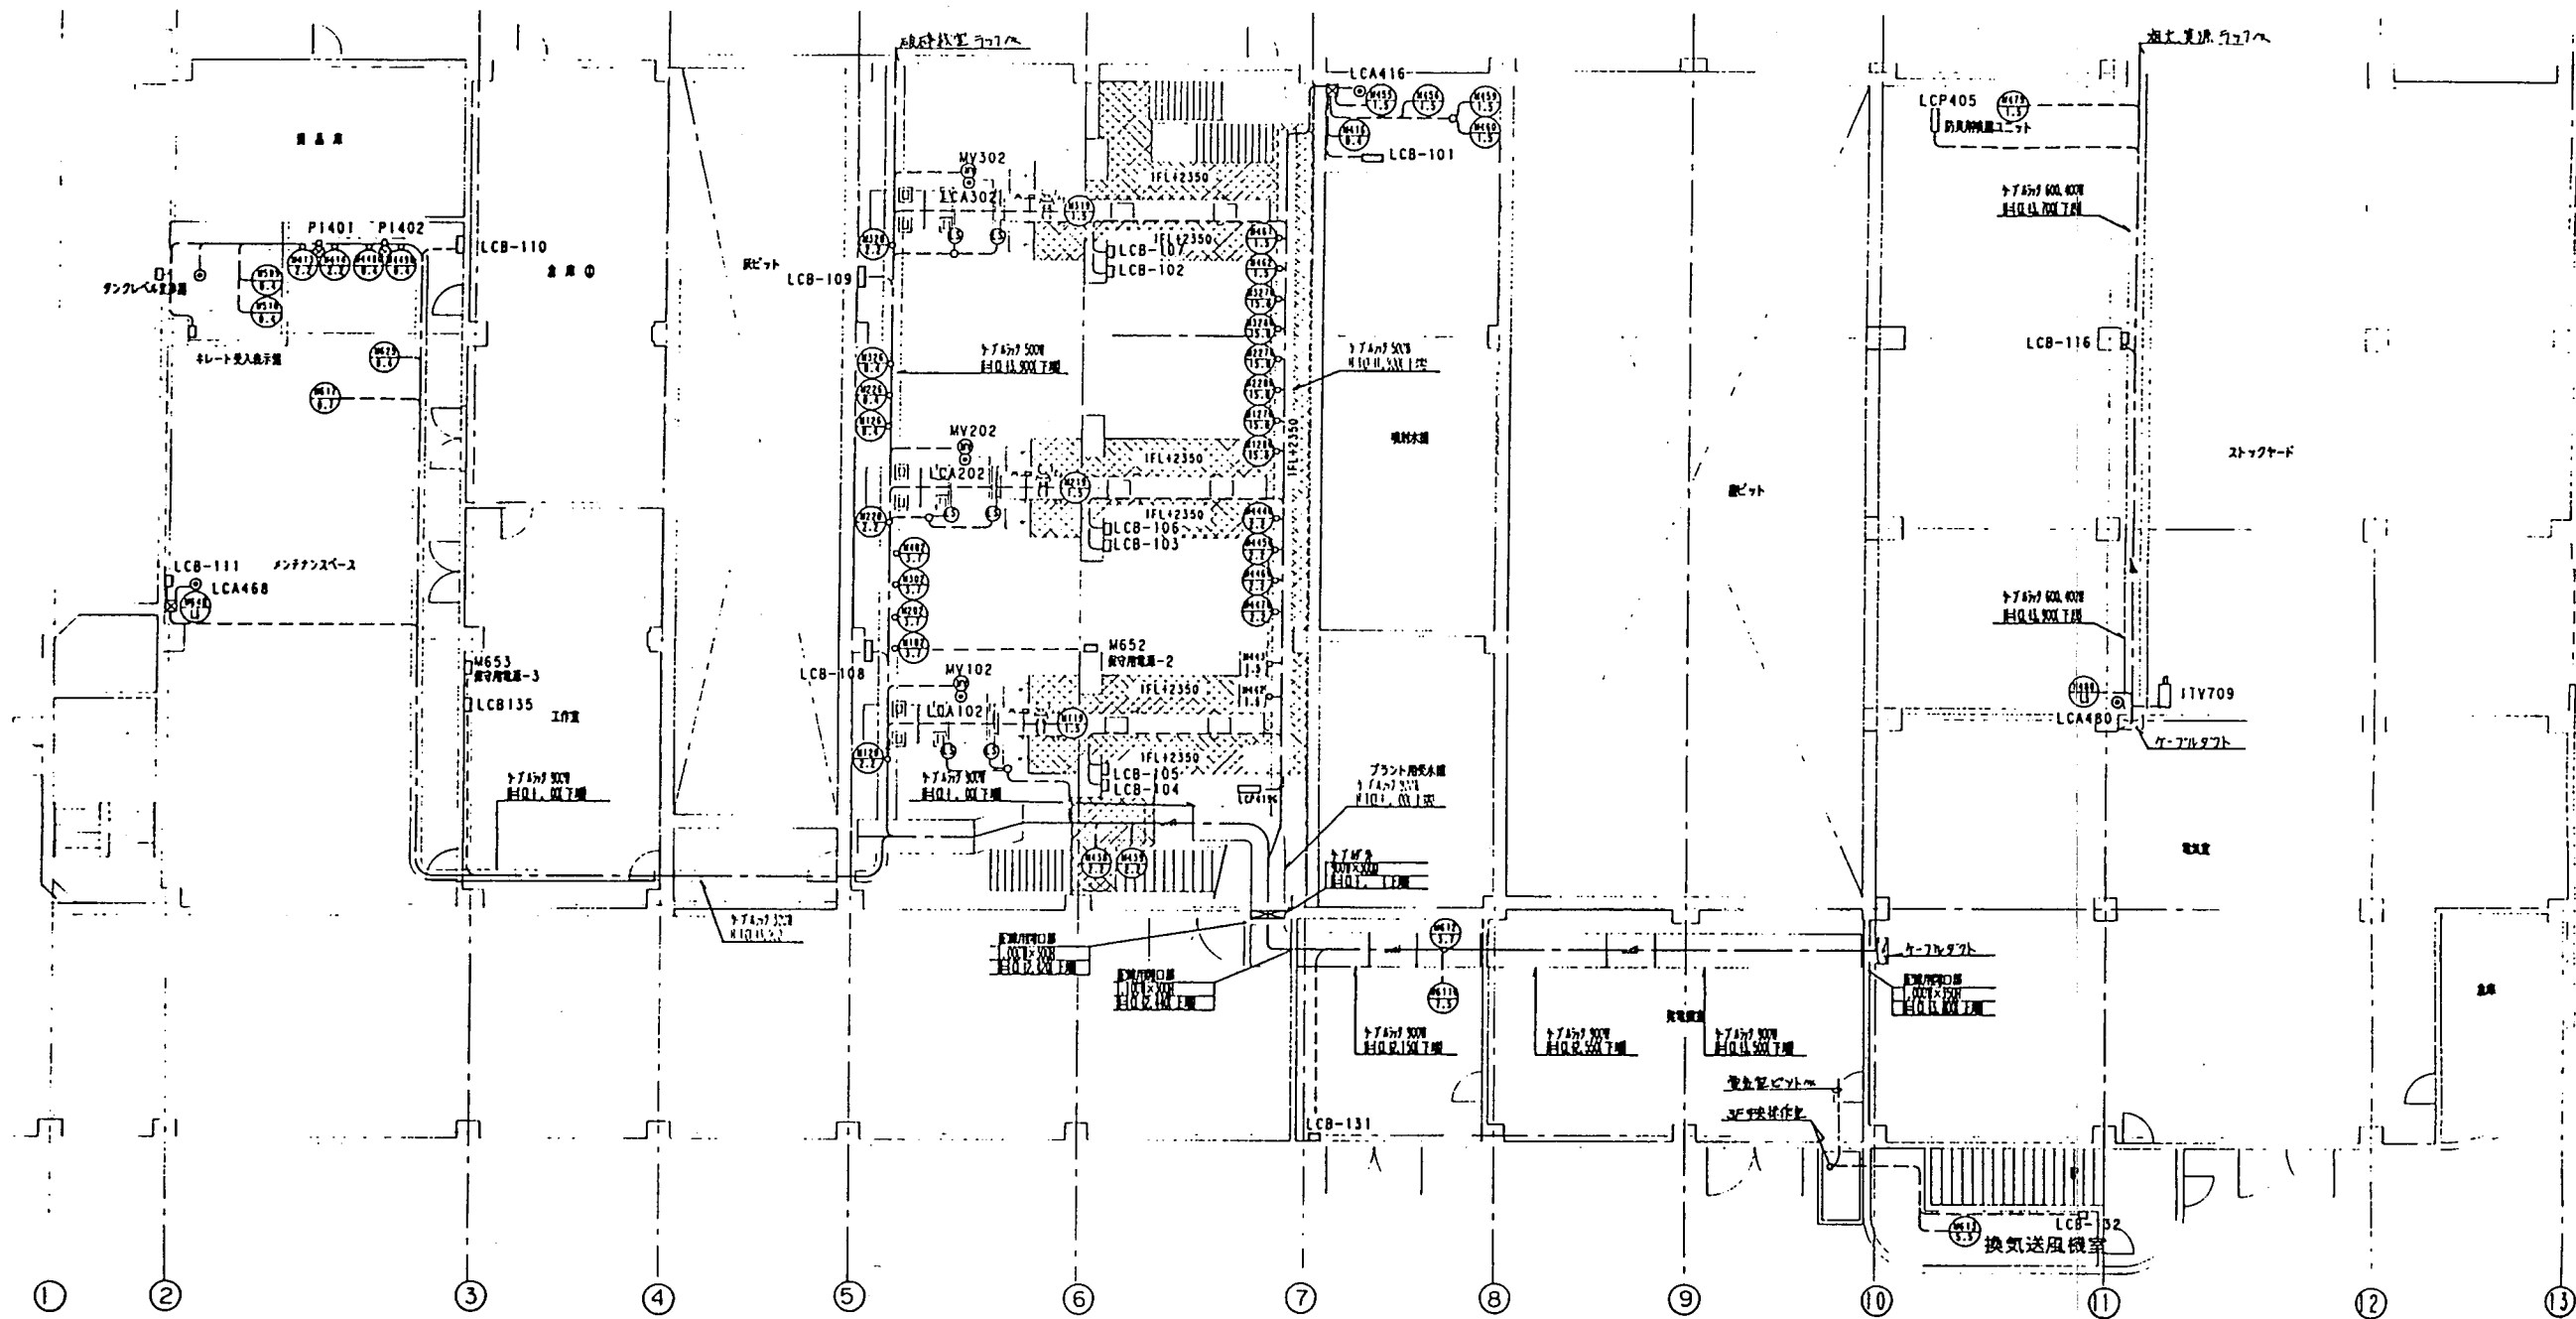


図名	095-3521	図尺	1:100
作成	大村市 殿	設計	三機工業株式会社
承認	大村市 殿	監理	三機工業株式会社
備考	ごみ処理設備配線図 1階平面図		
図号	095-3521		

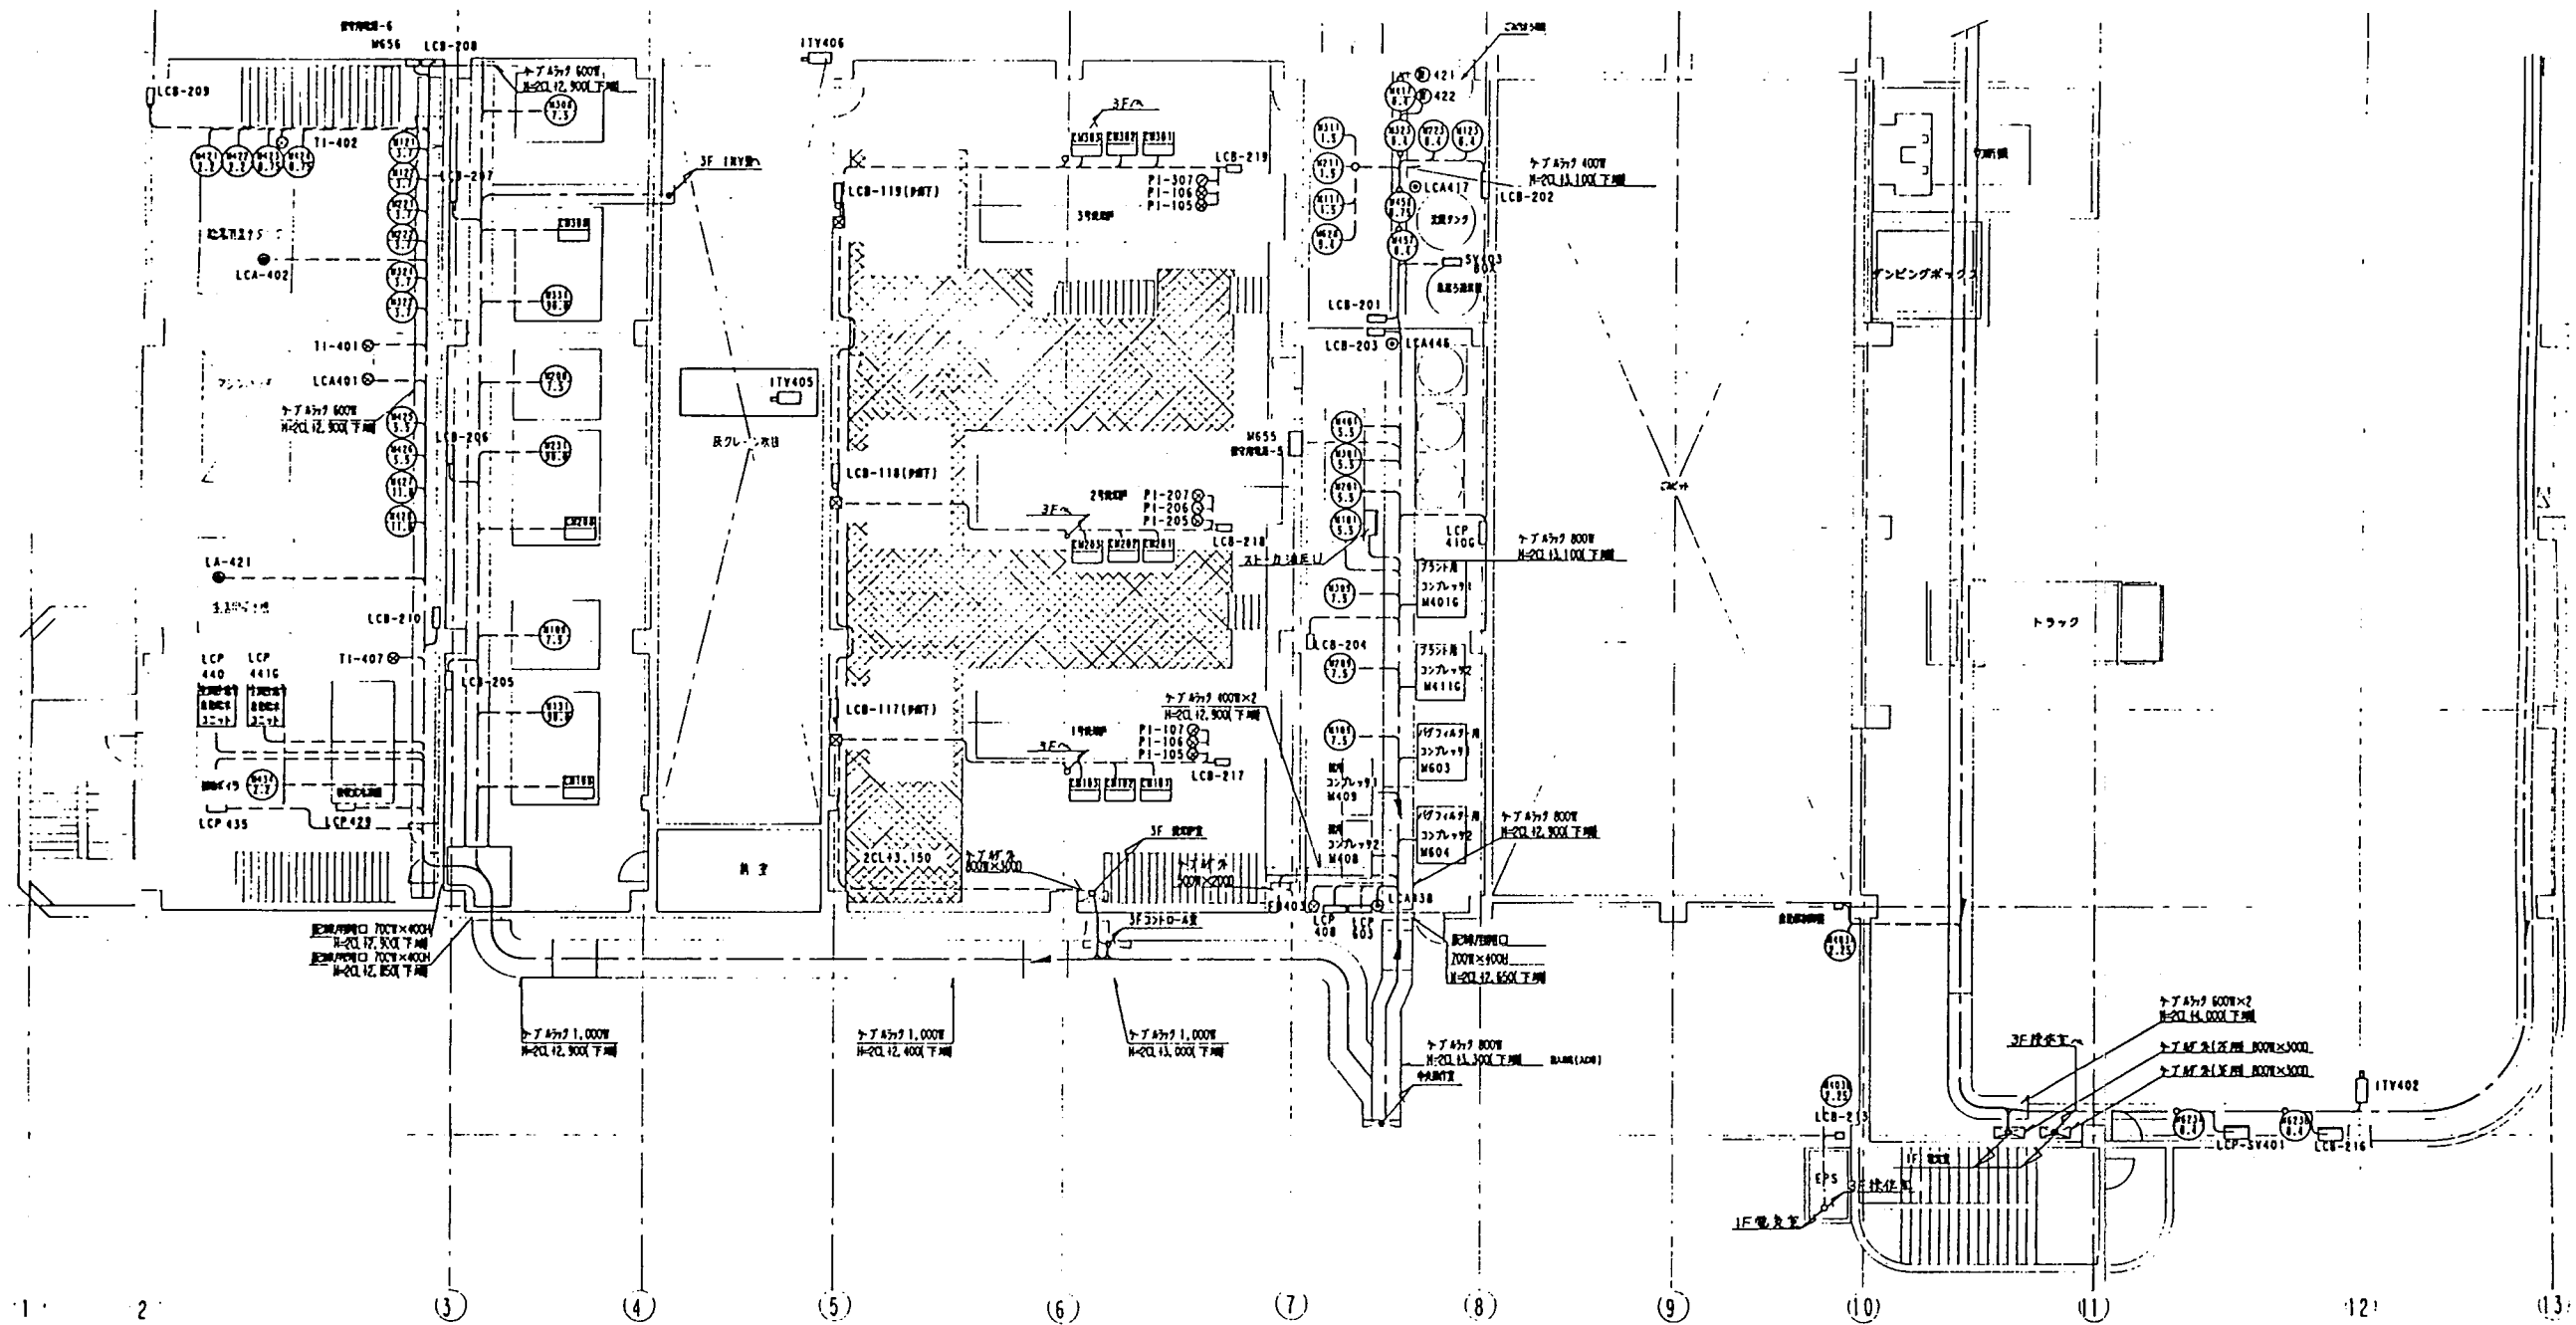

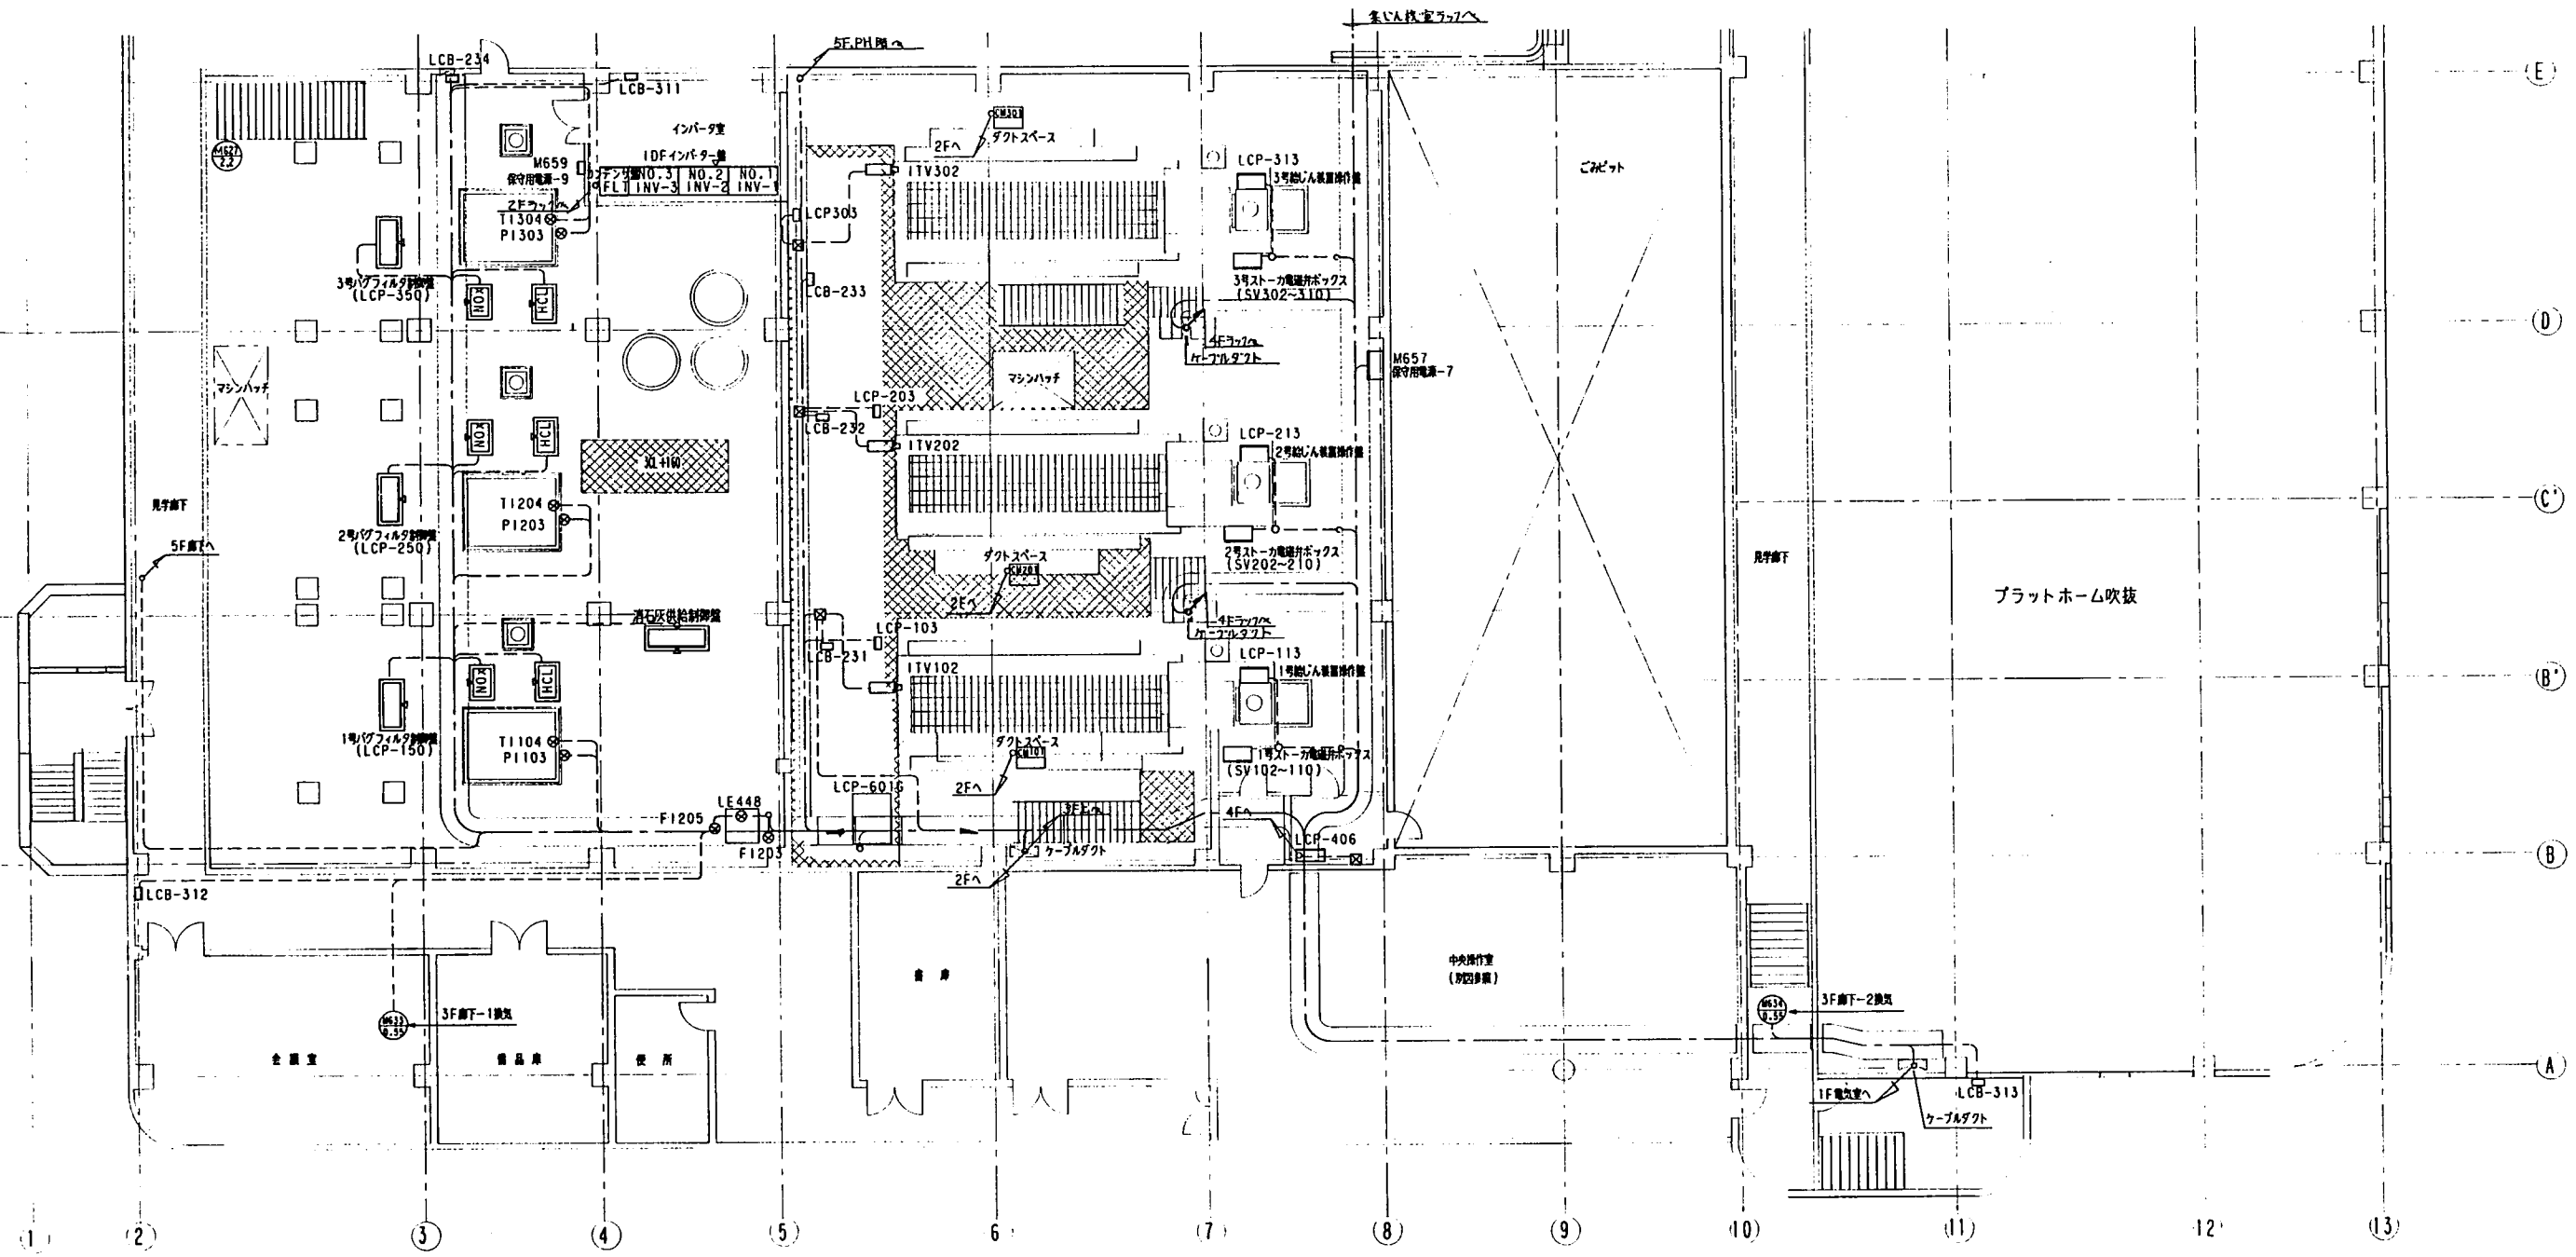

組合名				記号			
大村市				大村市			
平成 8 年 8 月 日				1:100			
承認 監理 担当 設計 製図				ごみ処理設備配線図 3階下平面図			
2FL+4,000				095-3523			
三機工業株式会社							

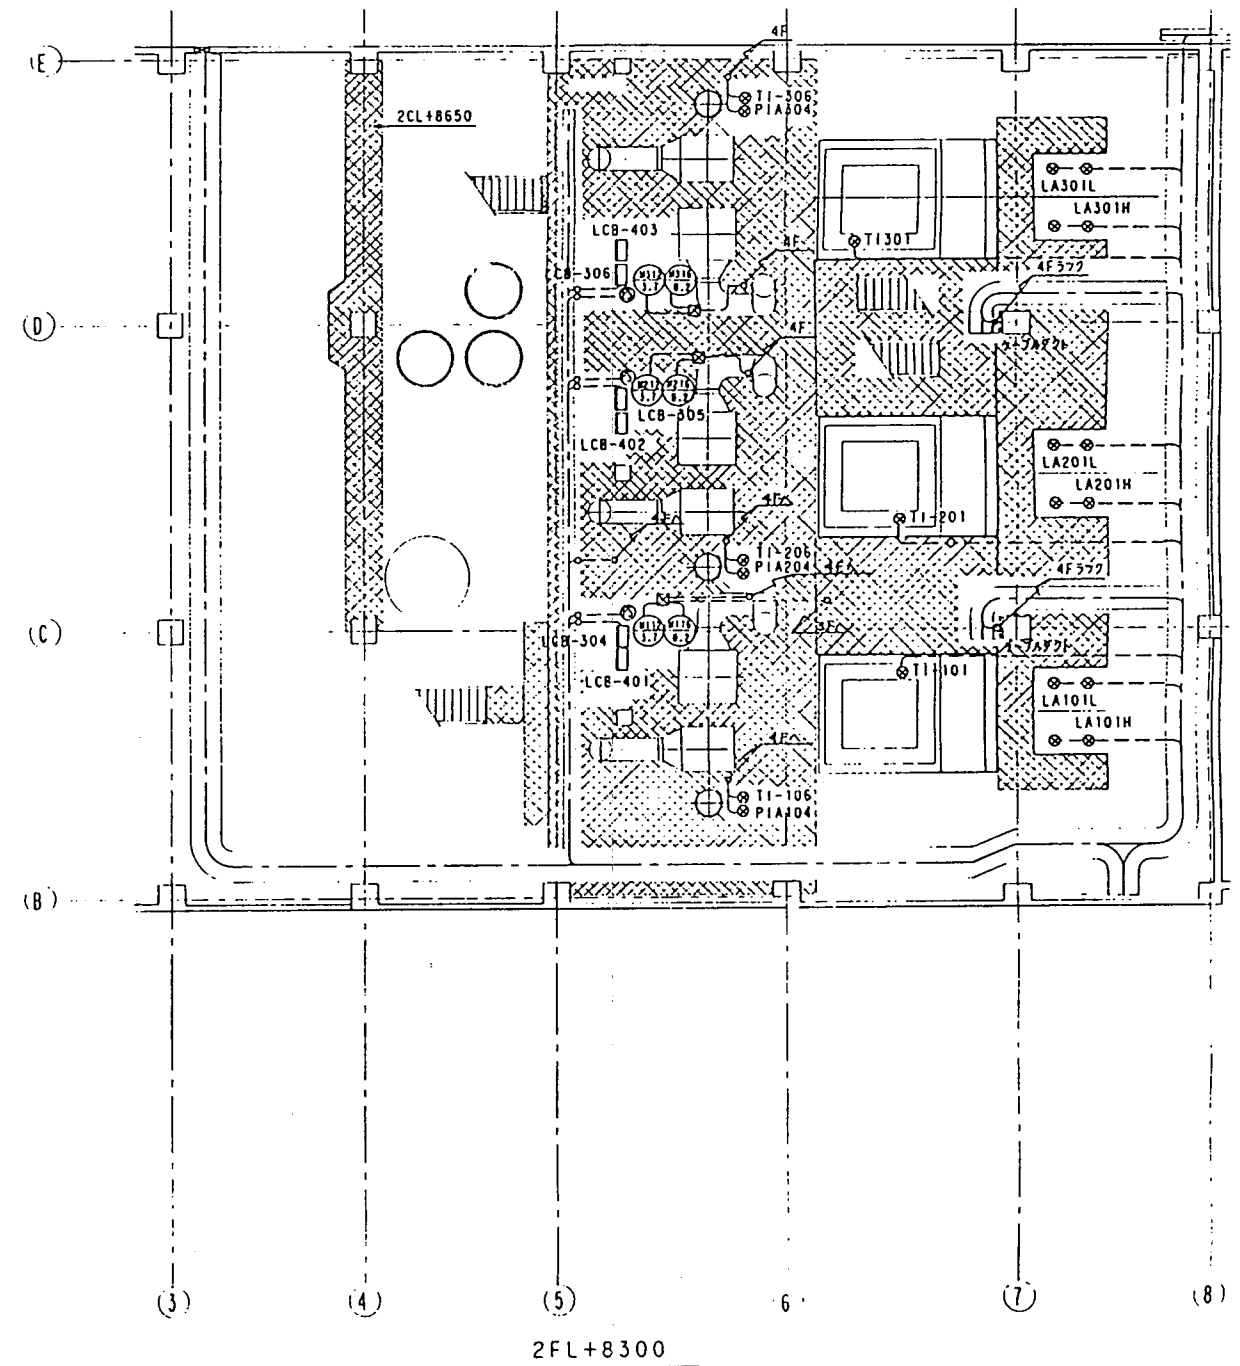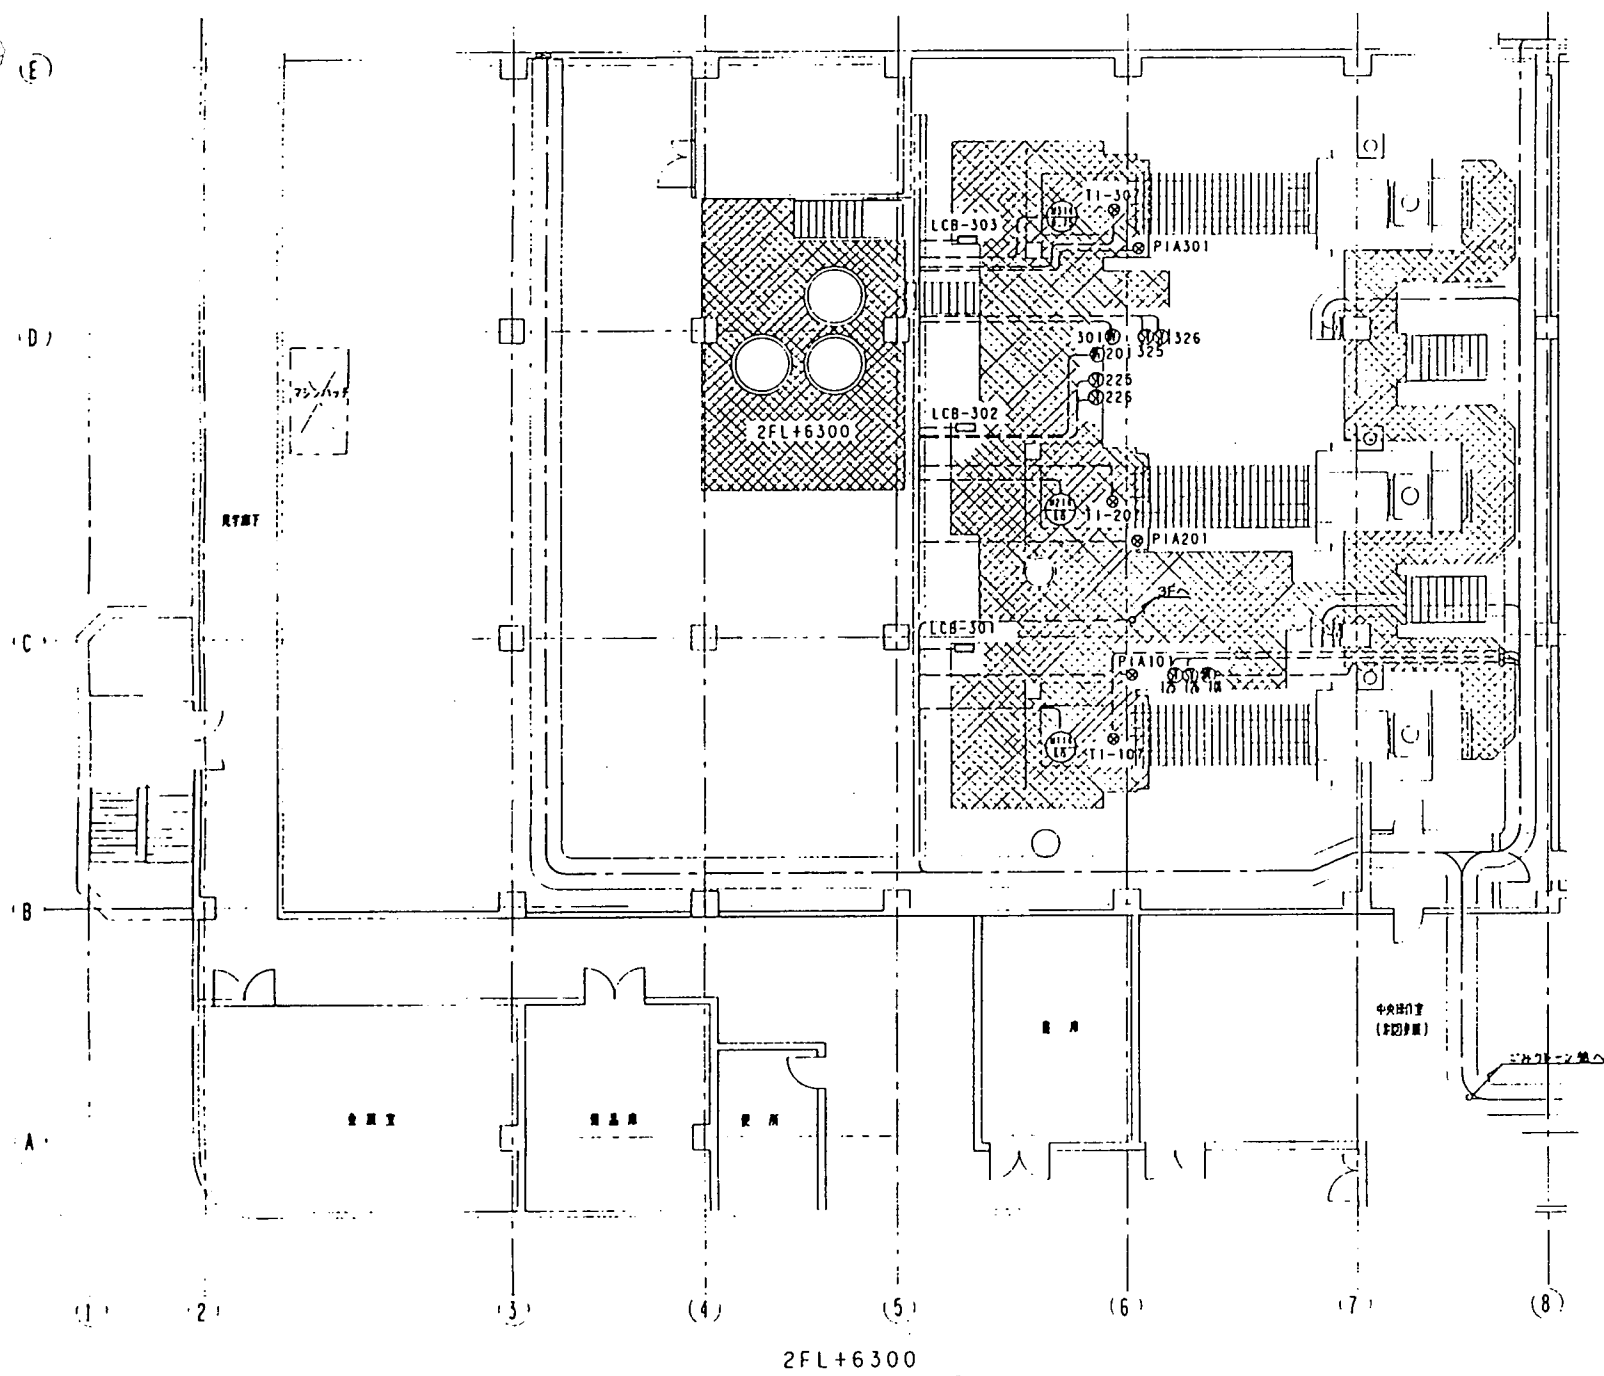

商 会	名	所	1 期 展 開 日 時	期 間	記 事
商 展	展	1			大 村 市 殿
平成 8 年 8 月 日	開 展 1:100				大村市環境センターごみ処理施設工事
水 産	農 業	産 品	販 賣	買 取	ごみ処理設備解体工事 3階上平面図
					ZFL=6,000 ZFL=8,300
	三機工業株式会社			日 章	095—3524

E

D

C

B

A

1

2

3

4

5

6

7

8

9

10

11

12

13

E


D

C

B

B


A

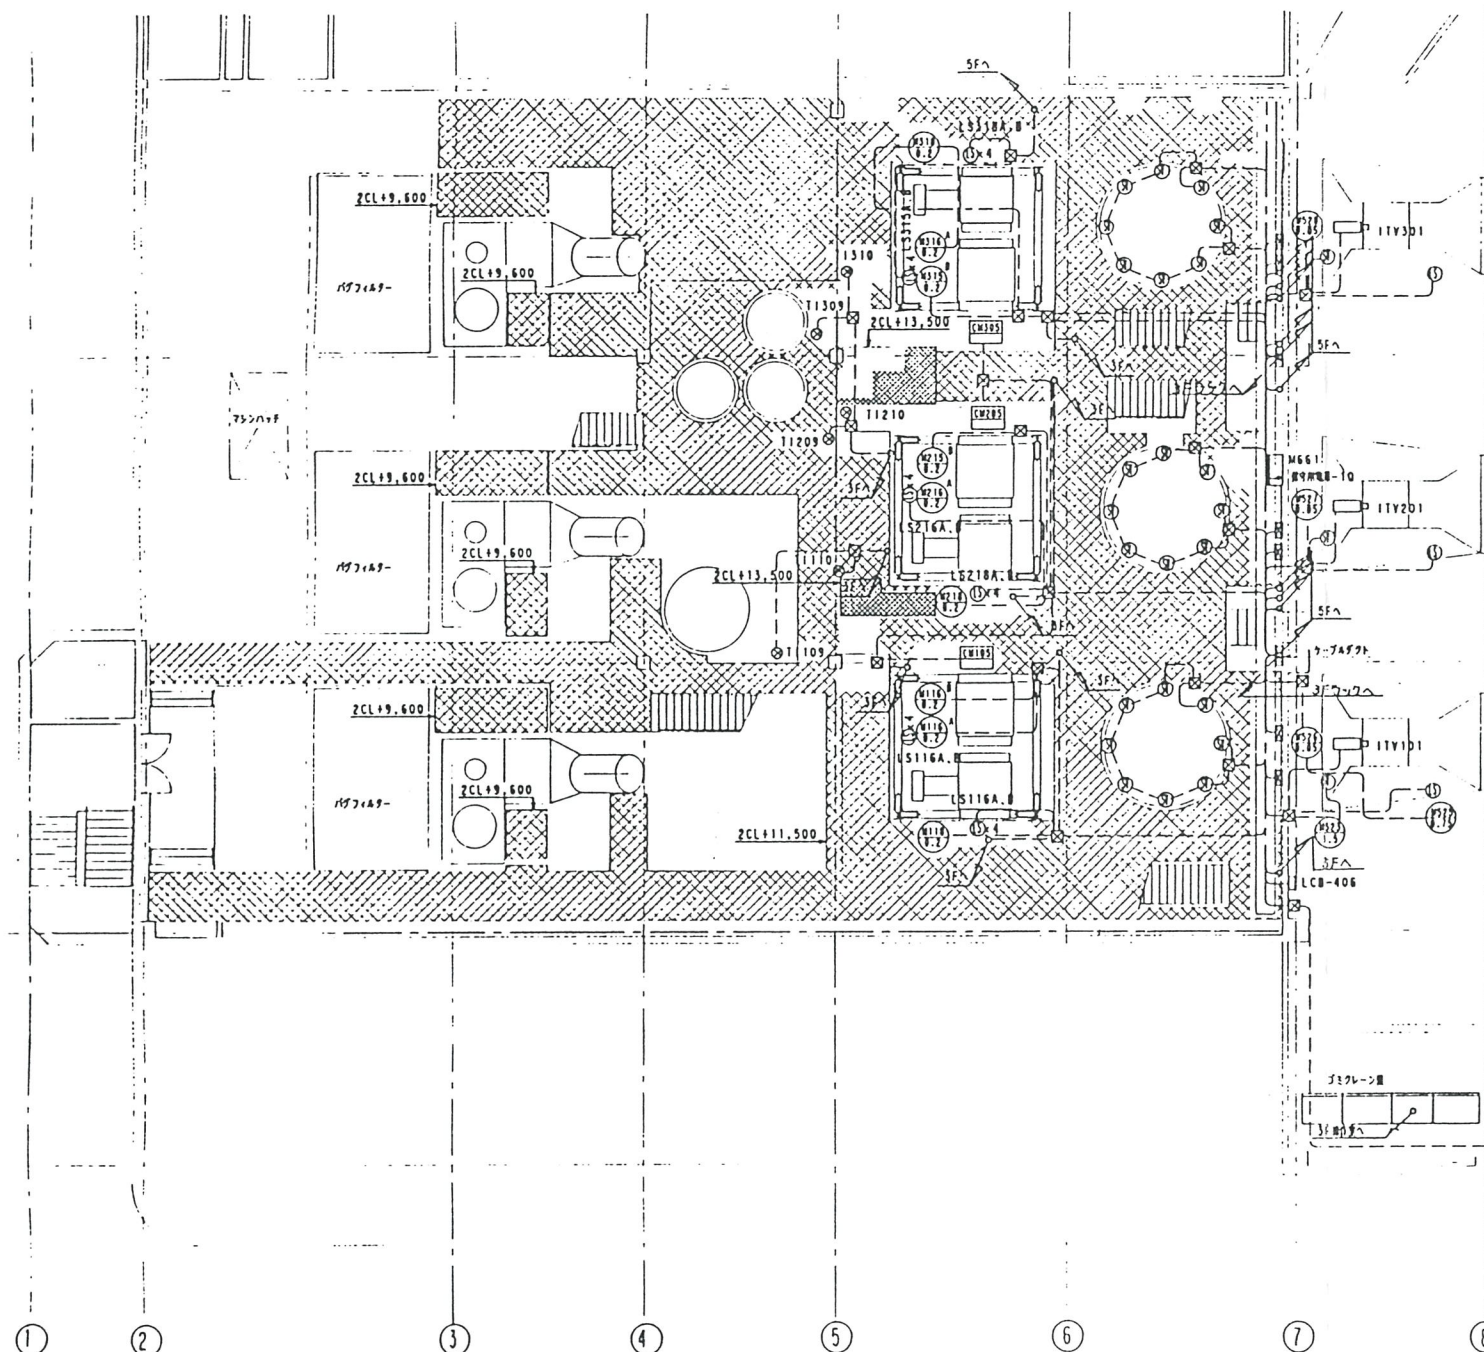


大 村 市 役	
大村市役所 4階平面図	
2FL+10.800 2FL+11.500	
095-3525	

図 名	大 村 市 役
図 号	大 村 市 役
図 尺	1:100
図 日	大 村 市 役
図 所	大 村 市 役
図 者	大 村 市 役
図 監	大 村 市 役
図 検	大 村 市 役
図 認	大 村 市 役
図 印	大 村 市 役

三機工業株式会社

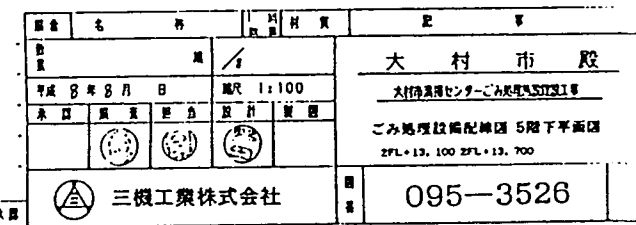


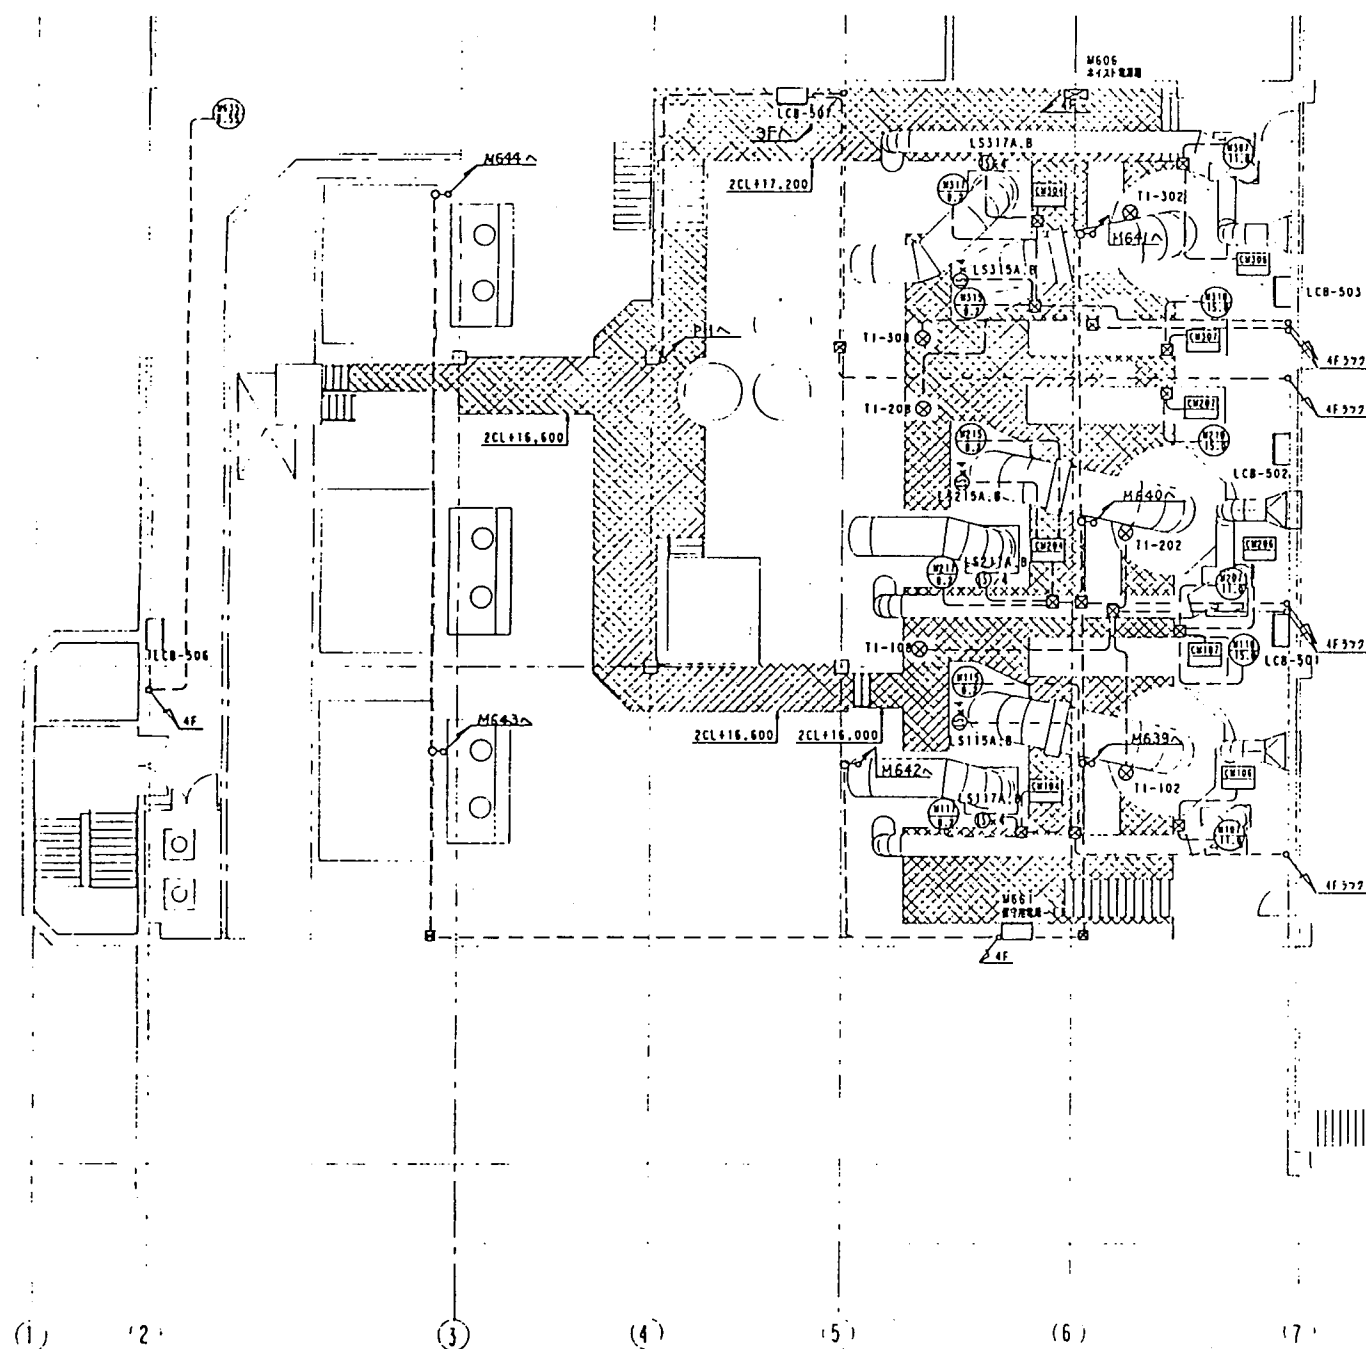

ごみピット

プラットフォーム屋根


大村市殿	
大(部)通称センターごみ処理施設工事	
ごみ処理設備配管 5階上平面図	
2FL+16,000 2FL+17,200	
三機工業株式会社	
095-3527	

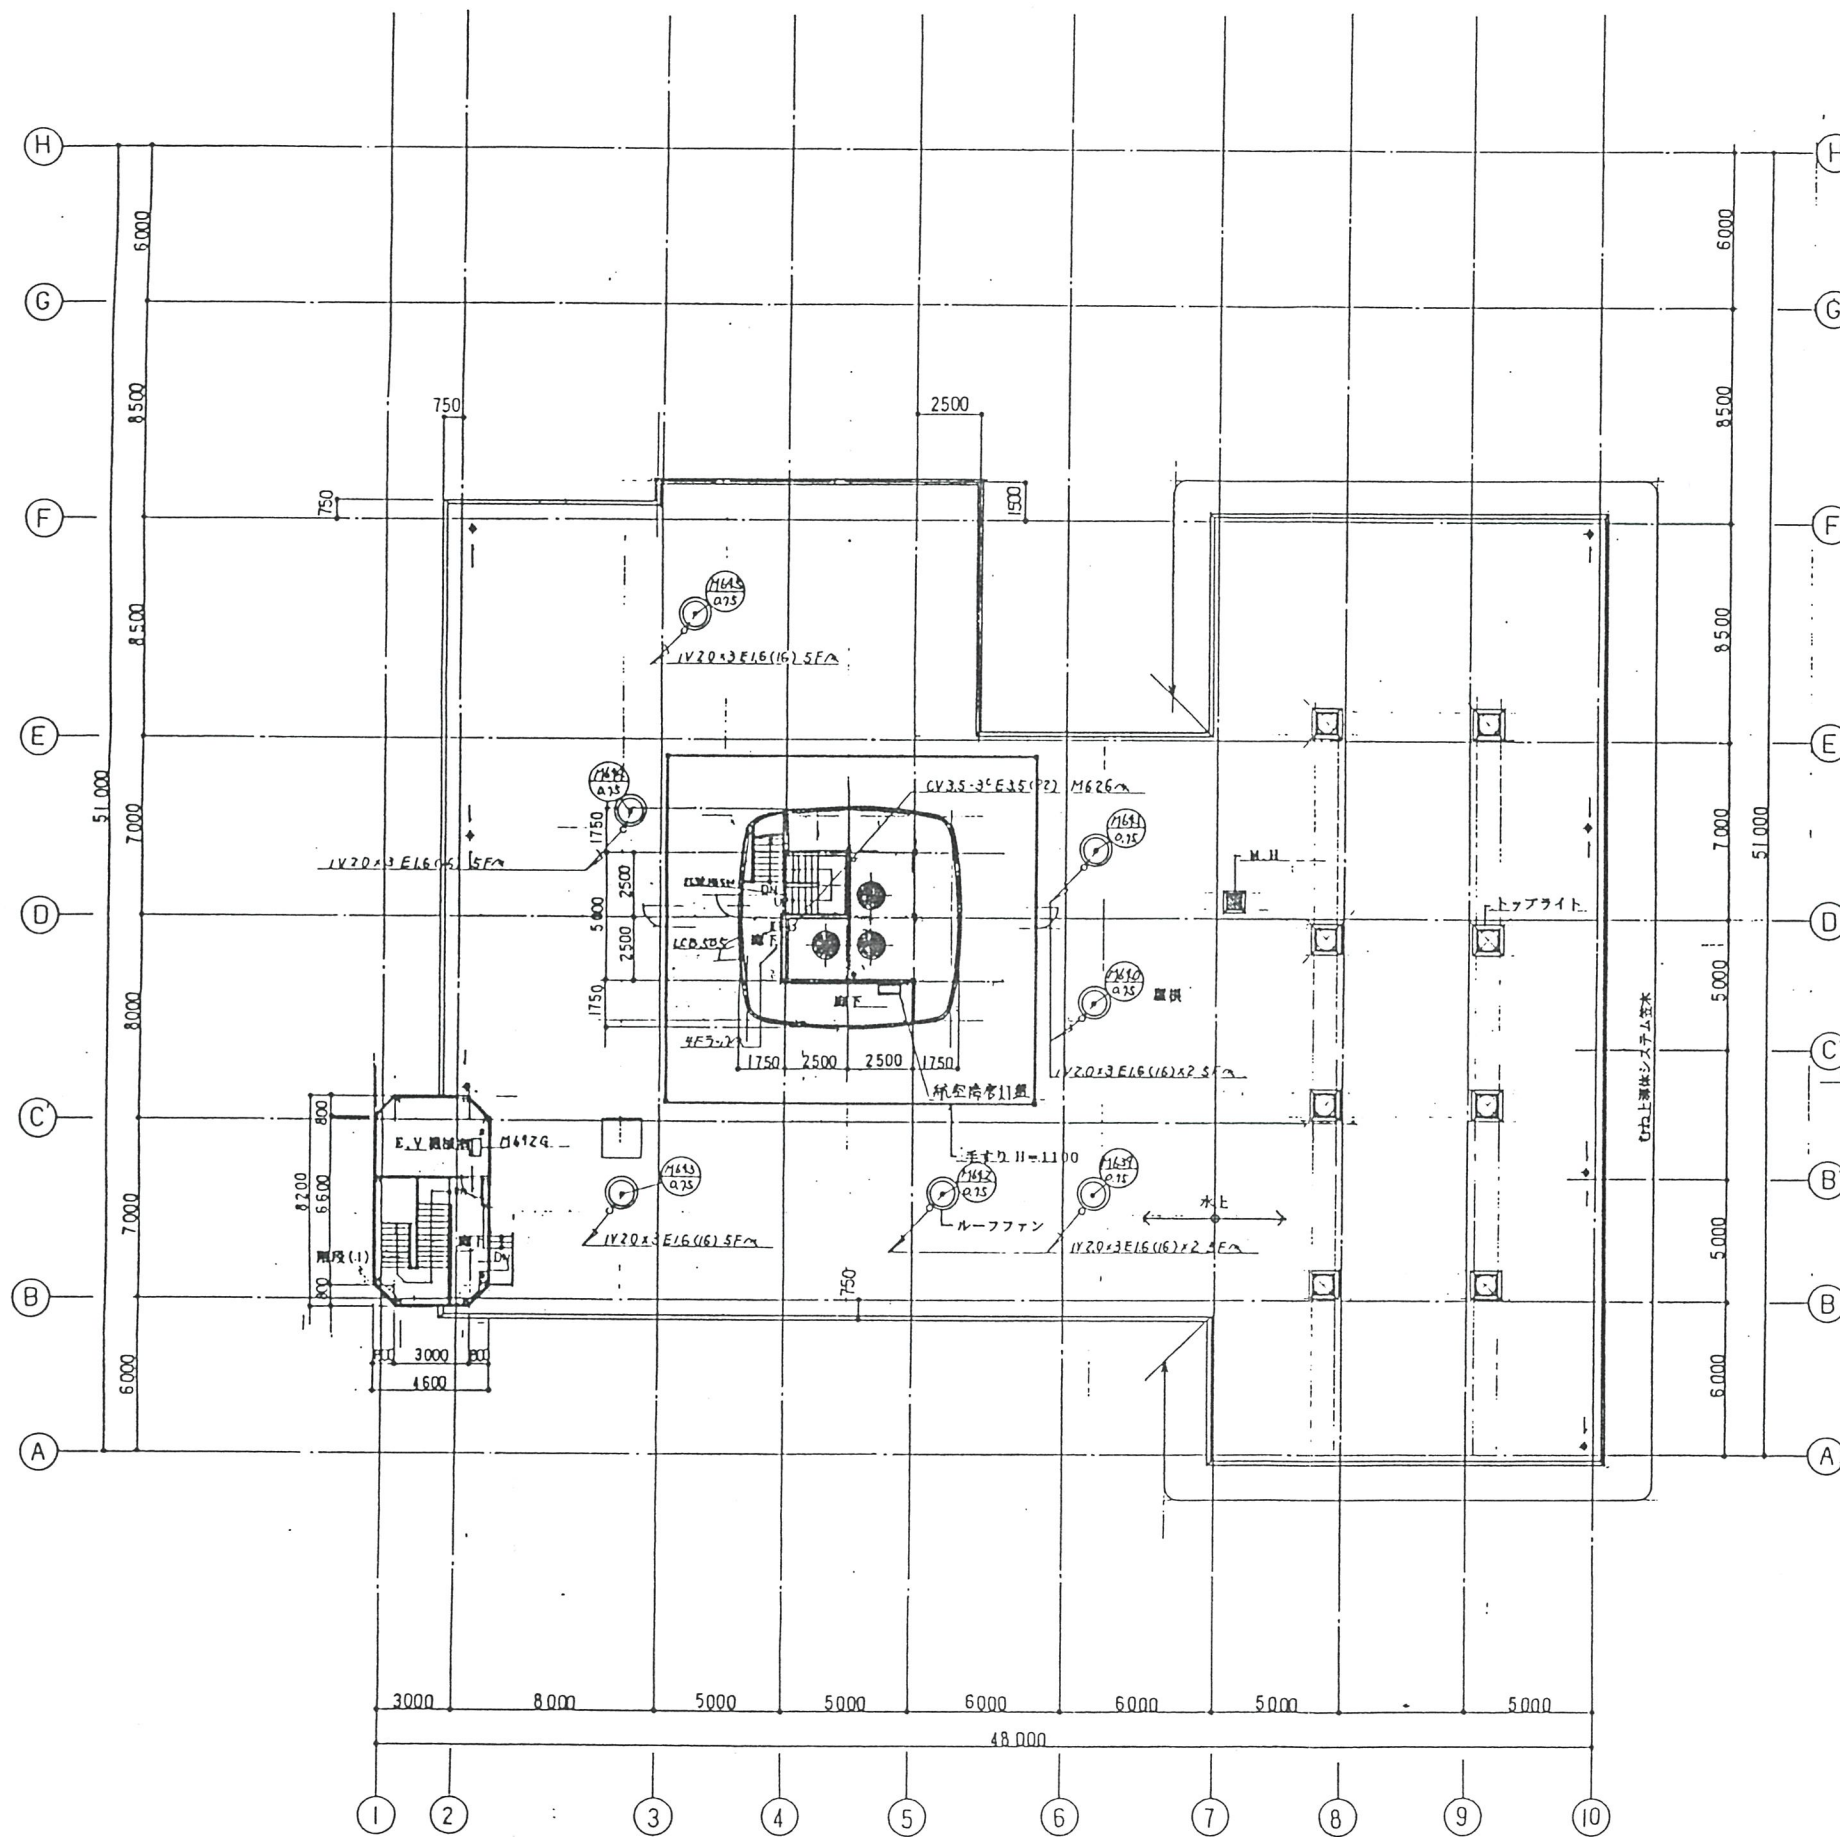

現場図リスト

LCB No	図面No	図面名称	製図者
LCB 505	M626	PH1地下鉄分断	PH1地下鉄分断

PH1 1階平面図 S=1/150

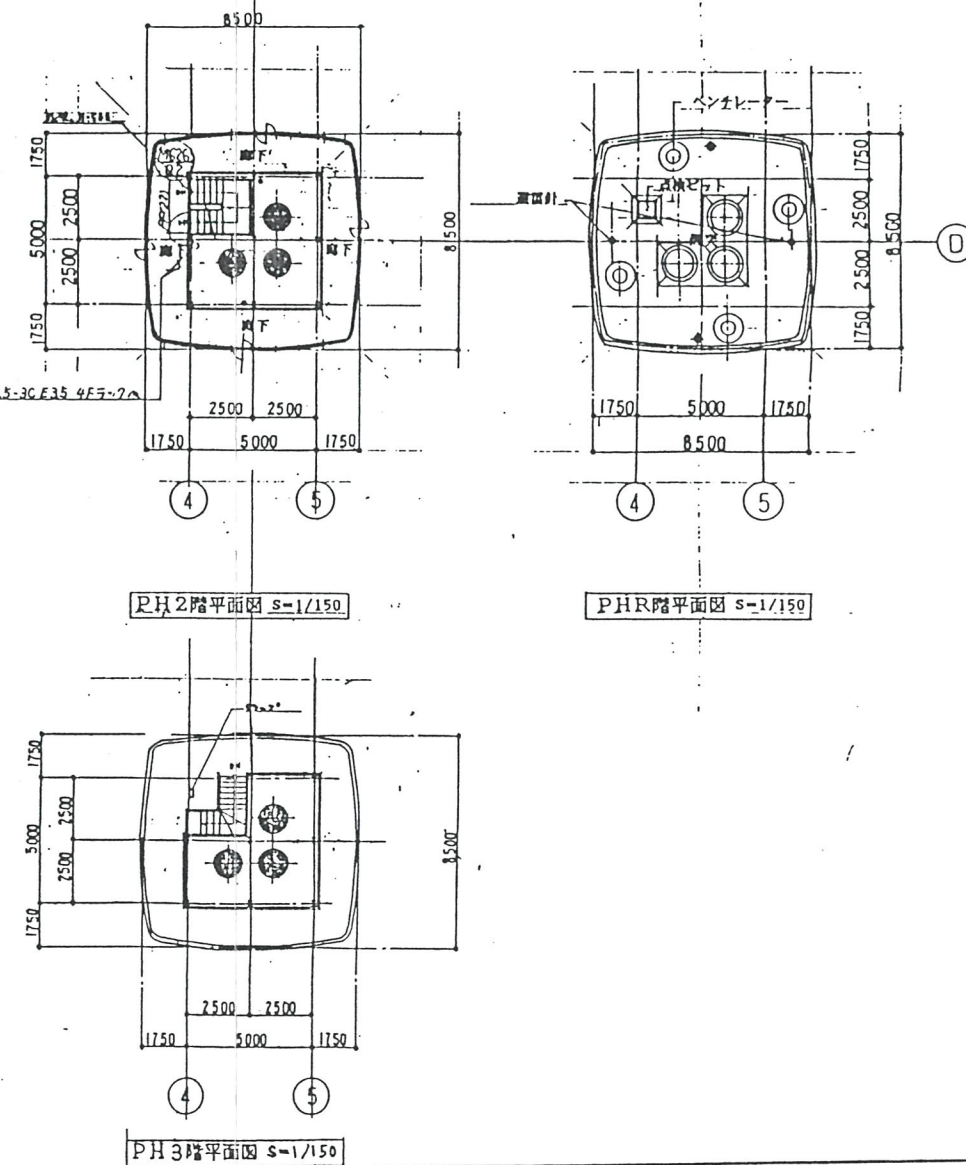

図面名	図面No	図面名称	製図者
PH2 2階平面図	S=1/150	PH2 2階平面図	PH2 2階平面図
PHR 階平面図	S=1/150	PHR 階平面図	PHR 階平面図
PH3 3階平面図	S=1/150	PH3 3階平面図	PH3 3階平面図

大村市 大村市環境センターごみ処理施設建設工事	ごみ処理施設建設工事 PH1階平面図
三機工業株式会社	095-3528

備考 P : ポンプ
F : ファン・送風機
C/V : コンベア
U : ユニット・装置
B : ブロワ

[illegible]

照合		名		称		1 内電		利便		頁		記 事			
数量						題						大 村 市 殿			
平成 年 月 日						紙尺						大村労働センターごみ処理施設増設工事			
承認		照会		担当		設計		監理		動力配線表 (1 / 8)					
		三機工業株式会社										目録		095-3529	

階	負荷番号	機 器 名 称	出 力 (K W)	相数 電圧	ケーブルサイズ	接地線	電線管	備 考
		(受入・共通系統)						
M 401		ストーカ 油圧 (予備) U	5.5	3φ220V	CV8"-3C	5.5"	28	CC401
M 402		灰押出 油圧 (予備) U	3.7	#	CV5.5"-3C	3.5"	28	CC401
M 403		エアーケーテン入口	0.75x6	#	CV3.5"-3CX6	3.5"	54	CC401
M 404		エアーケーテン出口	0.75x6	#	CV3.5"-3CX6	3.5"	54	CC401
M 405		防臭排水 U (LCP405)	2.0KVA	#	CV3.5"-3C	3.5"	22	CC401
M 406		自動洗浄 U (LCP406)	7.5	#	CV8"-3C	5.5"	28	CC401
M 407		BFダスト排出 CV	1.5	#	CV3.5"-3C	3.5"	22	CC401
M 408		雑用 COMP 1 (LCP408)	15.0	#	CV22"-3C	8"	42	CC401
M 409		雑用 COMP 2 (LCP408)	15.0	#	CV22"-3C	8"	42	CC401
M 410G		プラント用COMP 1 (LCP410G)	22.0	GC220V	CV-T 38"	8"	54	CCG
M 411G		プラント用COMP 2 (LCP410G)	22.0	#	CV-T 38"	8"	54	CCG
M 413		バーナー送油 1 P	2.2	3φ220V	CV3.5"-3C	3.5"	22	CC401
M 414		バーナー送油 2 P	2.2	#	CV3.5"-3C	3.5"	22	CC401
		(汚水処理系統)						
M 416		ごみ汚水移送 P	0.4	3φ220V	CV3.5"-3C	3.5"	22	CC401
M 417		ごみ汚水ろ過 U	0.1	#	CV3.5"-3C	3.5"	22	CC401
		(予熱利用系統・備)						
M 421		給湯温水加熱 1 P	3.7	3φ220V	CV5.5"-3C	3.5"	28	CC401
M 422		給湯温水加熱 2 P	3.7	#	CV5.5"-3C	3.5"	28	CC401
M 423		給湯循環 1 P	1.5	#	CV3.5"-3C	3.5"	22	CC401
M 424		給湯循環 2 P	1.5	#	CV3.5"-3C	3.5"	22	CC401
M 425		冷温水循環 1 P	1.5	#	CV3.5"-3C	3.5"	22	CC401
M 426		冷温水循環 2 P	1.5	#	CV3.5"-3C	3.5"	22	CC401
M 427		冷凍機循環 1 P	11.0	#	CV22"-3C	8"	42	CC401
M 428		冷凍機循環 2 P	11.0	#	CV22"-3C	8"	42	CC401
M 429		吸収式冷凍機 (LCP429)	11KVA	#	CV22"-3C	8"	42	CC401
M 430		クーリングタワー循環 1 P	7.5	#	CV14"-3C	5.5"	36	CC401
M 431		クーリングタワー循環 2 P	7.5	#	CV14"-3C	5.5"	36	CC401
M 432		クーリングタワー 1 F	2.2	#	CV3.5"-3C	3.5"	22	CC401
M 433		クーリングタワー 2 F	2.2	#	CV3.5"-3C	3.5"	22	CC401
M 434		補助ボイラー循環 P	2.2	#	CV3.5"-3C	3.5"	22	CC401
M 435		補助ボイラー (LCP435)	1.5	#	CV3.5"-3C	3.5"	22	CC401
M 438		工業用水移送 1 P	2.2	#	CV3.5"-3C	3.5"	22	CC401
M 439		工業用水移送 2 P	2.2	#	CV3.5"-3C	3.5"	22	CC401
M 440		空調用自動給水 U (LCP440)	1.5	#	CV3.5"-3C	3.5"	22	CC401
M 441G		生活用自動給水 U (LCP441G)	2.2	GC220V	CV3.5"-3C	3.5"	22	CCG
M 442G		フロント用自動給水U (LCP442G)	1.5	#	CV3.5"-3C	3.5"	22	CCG
M 443G		ホッパ室自動給水U (LCP443G)	1.5	#	CV3.5"-3C	3.5"	22	CCG
M 444G		暖房冷却 2 P	2.2	#	CV3.5"-3C	3.5"	22	CCG
M 445G		暖房冷却 1 P	2.2	#	CV3.5"-3C	3.5"	22	CCG
M 446G		噴射水循環給水 1 P	2.2	#	CV3.5"-3C	3.5"	22	CCG
M 447G		噴射水循環給水 2 P	2.2	#	CV3.5"-3C	3.5"	22	CCG
M 448G		小出槽送油 1 P	0.4	#	CV3.5"-3C	3.5"	22	CCG
M 449G		小出槽送油 2 P	0.4	#	CV3.5"-3C	3.5"	22	CCG
		(排水処理系統)						
M 451		灰排水 P	0.75	3φ220V	CV3.5"-3C	3.5"	22	
M 455		曝気 1 P	1.5	#	CV3.5"-3C	3.5"	22	
M 456		曝気 2 P	1.5	#	CV3.5"-3C	3.5"	22	
M 457		排水移送 1 P	0.75	#	CV3.5"-3C	3.5"	22	
M 458		排水移送 2 P	0.75	#	CV3.5"-3C	3.5"	22	
M 459		砂ろ過給水 1 P	1.5	#	CV3.5"-3C	3.5"	22	
M 460		砂ろ過給水 2 P	1.5	#	CV3.5"-3C	3.5"	22	
M 461		逆洗 1 P	1.5	#	CV3.5"-3C	3.5"	22	
M 462		逆洗 2 P	1.5	#	CV3.5"-3C	3.5"	22	
M 468		メンテナンス床排水 P	1.5	#	CV3.5"-3C	3.5"	22	
M 469		灰出室床排水 P	1.5	#	CV3.5"-3C	3.5"	22	
M 470		粗大処理床排水 1 P	1.5	#	CV3.5"-3C	3.5"	22	
M 471		粗大処理床排水 2 P	1.5	#	CV3.5"-3C	3.5"	22	
M 472G		汚泥ピット床排水 1 P	0.75	GC220V	CV3.5"-3C	3.5"	22	CCG
M 473G		汚泥ピット床排水 2 P	0.75	#	CV3.5"-3C	3.5"	22	CCG
M 474G		黄濁ピット床排水 1 P	0.75	#	CV3.5"-3C	3.5"	22	CCG
M 475G		黄濁ピット床排水 2 P	0.75	#	CV3.5"-3C	3.5"	22	CCG
M 479		黄濁床排水 1 P	1.5	3φ220V	CV3.5"-3C	3.5"	22	
M 480		黄濁床排水 2 P	1.5	#	CV3.5"-3C	3.5"	22	

備考 P : ポンプ
F : ファン・送風機
C/V : コンベア
U : ユニット・装置
B : ブロワ

階	負荷番号	機 器 名 称	出 力 (K W)	相数 電圧	ケーブルサイズ	接地線	電線管	備 考
		(排水処理設備) (LCP-R01)						
M 464		車庫ピット排水 1 P	0.25	3φ220V	CV3.5"-3C	3.5"	22	
M 465		車庫ピット排水 2 P	0.25	#	CV3.5"-3C	3.5"	22	
M 466		ごみ計量器排水 P	0.25	#	CV3.5"-3C	3.5"	22	
M 467		洗車場排水移送 P	0.25	#	CV3.5"-3C	3.5"	22	
M 491		薬剤投給装置	0.1	#	CV3.5"-3C	3.5"	22	
M 492		洗車排水移送 1 P	0.75	#	CV3.5"-3C	3.5"	22	
M 493		洗車排水移送 2 P	0.75	#	CV3.5"-3C	3.5"	22	
M 494		洗車装置 1	3.7	#	CV3.5"-3C	3.5"	22	
M 495		洗車装置 2	3.7	#	CV3.5"-3C	3.5"	22	
M 496		洗車装置 3	3.7	#	CV3.5"-3C	3.5"	22	
		(灰固化工統)						
M 501		ダストホッパ バイブレータ	0.4	3φ220V	CV3.5"-3C	3.5"	22	CC402
M 502A		ダストBF F	0.75	#	CV3.5"-3C	3.5"	22	CC402
M 502B		BF払い溜り機	0.1	#	CV3.5"-3C	3.5"	22	CC402
M 503		ダストホッパ ヒータ	9.0	1φ220V	CV3.5"-3C	3.5"	22	CC402
M 504		ダスト定量供給機	2.2	3φ220V	CV3.5"-3C	3.5"	22	CC402
M 505A		混練成形機 A	15.0	#	CV22"-3C	8"	42	CC402
M 505B		混練成形機 B	15.0	#	CV22"-3C	8"	42	CC402
M 506		成形品搬送 CV	1.5	#	CV3.5"-3C	3.5"	22	CC402
M 507		添加水供給 1 P	2.2	#	CV3.5"-3C	3.5"	22	CC402
M 508		添加水供給 2 P	2.2	#	CV3.5"-3C	3.5"	22	CC402
M 509		薬剤供給 1 P	1.5	#	CV3.5"-3C	3.5"	22	CC402
M 510		薬剤供給 2 P	1.5	#	CV3.5"-3C	3.5"	22	CC402
M 511		混合槽ミキサ	0.1	#	CV3.5"-3C	3.5"	22	CC402
		(汚泥供給系統)						
M 522		汚泥切出 CV	2.2	3φ220V	CV3.5"-3C	3.5"	22	CC402
M 523		汚泥移送 CV	1.5	#	CV3.5"-3C	3.5"	22	CC402
M 524		汚泥ホッパ排気 F	0.75	#	CV3.5"-3C	3.5"	22	CC402
M 525		溜じん汚泥 CV	0.75	#	CV3.5"-3C	3.5"	22	CC402
M 526		1号汚泥切出	0.05	#	CV3.5"-3C	3.5"	22	CC402
M 527		2号汚泥切出	0.05	#	CV3.5"-3C	3.5"	22	CC402
M 528		3号汚泥切出	0.05	#	CV3.5"-3C	3.5"	22	CC402
		(有害ガス除去設備) (有害ガス除去機)						
M 551		シェーキング	0.2	3φ220V	CV3.5"-3C	3.5"	22	
M 552		1号消石灰供給 B	7.5	#	CV8"-3C	3.5"	36	
M 553		2号消石灰供給 B	7.5	#	CV8"-3C	3.5"	36	
M 554		3号消石灰供給 B	7.5	#	CV8"-3C	3.5"	36	
M 555		消石灰攪拌機	1.5	#	CV3.5"-3C	3.5"	22	
M 558		1号消石灰切出装置	0.4	#	CV3.5"-3C	3.5"	22	
M 559		2号消石灰切出装置	0.4	#	CV3.5"-3C	3.5"	22	
M 560		3号消石灰切出装置	0.4	#	CV3.5"-3C	3.5"	22	
		(建築動力設備 1)						
M 601G		中央操作室空調機	16.0	GC220V	CV-T38"	8"	54	CCG
M 602		手選別室 FCU	1.5	3φ220V	CV3.5"-3C	3.5"	22	CC501
M 603		BF用COMP 1	22.0	#	CV-T38"	8"	54	CC501
M 604		BF用COMP 1	22.0	#	CV-T38"	8"	54	CC501
M 605		管理棟試験室ドラフトチャンバ	0.25	#	CV3.5"-3C	3.5"	22	CC501
M 606		プラント用ホイス	5.0	#	CV8"-3C	5.5"	36	CC501
M 611G		発電機室給気 F	7.5	GC220V	CV8"-3C	5.5"	36	CCG
M 612		電気室給気 F	3.7	3φ220V	CV5.5"-3C	3.5"	28	CC501
M 613		電気室給気 F	3.7	#	CV5.5"-3C	3.5"	28	CC501
M 616		灰押室給気 F	1.5	#	CV3.5"-3C	3.5"	22	CC501
M 617		メンテナンス給気 F	1.0	#	CV3.5"-3C	3.5"	22	CC501
M 618		ストックヤード排気 F	3.7	#	CV3.5"-3C	3.5"	22	CC501
M 619		前処理室給気 F	2.2	#	CV3.5"-3C	3.5"	22	CC501
M 620		油圧U室給気 F	0.4	#	CV3.5"-3C	3.5"	22	CC501
M 621		投入ホッパ ピット給気 F	0.4	#	CV3.5"-3C	3.5"	22	CC501
M 622		プラントホーム 1 給気 F	0.2x2	#	CV3.5"-3C	3.5"	22	CC501
M 623		プラントホーム 2 給気 F	0.2x2	#	CV3.5"-3C	3.5"	22	CC501
M 624		灰積み場排気 F	1.5	#	CV3.5"-3C	3.5"	22	CC501
M 625		倉庫・工作室給気 F	1.0	#	CV3.5"-3C	3.5"	22	CC501
M 626		ペントハウス廊下給気 F	0.2	#	CV3.5"-3C	3.5"	22	CC501
M 627		誘引室排気 F	2.2	#	CV3.5"-3C	3.5"	22	CC501

階	負荷番号	機 器 名 称	出 力 (K W)	相数 電圧	ケーブルサイズ	接地線	電線管	備 考
	M 628	機械室排気 F	0.4	3φ220V	CV3.5'-3C	3.5'	22	CC501
	M 630	手選別室給気 F	1.5	#	CV3.5'-3C	3.5'	22	CC501
	M 631	手選別室排気 F	1.5	#	CV3.5'-3C	3.5'	22	CC501
	M 632	インバータ室排気 F	1.0	#	CV3.5'-3C	3.5'	22	CC501
	M 633	3F廊下 1排気 F	0.55	#	CV3.5'-3C	3.5'	22	CC501
	M 634	3F廊下 2排気 F	0.55	#	CV3.5'-3C	3.5'	22	CC501
	M 635	5F廊下排気 F	0.55	#	CV3.5'-3C	3.5'	22	CC501
	M 636	4Fプラント給気 1排気 F	2.2	#	CV3.5'-3C	3.5'	22	CC501
	M 637	4Fプラント給気 2排気 F	2.2	#	CV3.5'-3C	3.5'	22	CC501
	M 639	ルーフ 1 F	0.75	#	CV3.5'-3C	3.5'	22	CC501
	M 640	ルーフ 2 F	0.75	#	CV3.5'-3C	3.5'	22	CC501
	M 641	ルーフ 3 F	0.75	#	CV3.5'-3C	3.5'	22	CC501
	M 642	ルーフ 4 F	0.75	#	CV3.5'-3C	3.5'	22	CC501
	M 643	ルーフ 5 F	0.75	#	CV3.5'-3C	3.5'	22	CC501
	M 644	ルーフ 6 F	0.75	#	CV3.5'-3C	3.5'	22	CC501
	M 645	混練・灰固化工排気 F	0.75	#	CV3.5'-3C	3.5'	22	CC501
		(建築動力設備 2)						
	M 651	1F資源 保守面	10 KVA	3φ220V	CV14'-3C	8'	42	CC502
	M 652	灰押室 保守面	10 KVA	#	CV14'-3C	8'	42	CC502
	M 653	工作室 保守面	10 KVA	#	CV14'-3C	8'	42	CC502
	M 654	2F粗大 保守面	10 KVA	#	CV14'-3C	8'	42	CC502
	M 655	2F焼却室 保守面	10 KVA	#	CV14'-3C	8'	42	CC502
	M 656	2F機械室 保守面	10 KVA	#	CV14'-3C	8'	42	CC502
	M 657	3F機械室 保守面	10 KVA	#	CV14'-3C	8'	42	CC502
	M 658	手選別室 保守面	10 KVA	#	CV14'-3C	8'	42	CC502
	M 659	バグ室 保守面	10 KVA	#	CV14'-3C	8'	42	CC502
	M 660	M4F焼却室 保守面	10 KVA	#	CV14'-3C	8'	42	CC502
	M 661	4F焼却室 保守面	10 KVA	#	CV14'-3C	8'	42	CC502
	M 671	1F資源入口 シャッター	0.2	#	CV3.5'-3C	3.5'	22	CC502
	M 672	1F資源出口 シャッター	0.75	#	CV3.5'-3C	3.5'	22	CC502
	M 673	ストックヤード シャッター	0.4	#	CV3.5'-3C	3.5'	22	CC502
	M 674	灰出室 シャッター	0.4	#	CV3.5'-3C	3.5'	22	CC502
	M 675	メンテナンススペース シャッター	0.4	#	CV3.5'-3C	3.5'	22	CC502
	M 676	入口スロープ シャッター	0.2	#	CV3.5'-3C	3.5'	22	CC502

備考 P : ポンプ
F : ファン・送風機
C/V : コンベア
U : ユニット・装置
B : ブロワ

[illegible]

照会		名		姓		1 階		材質		E		事	
数量		個		1						大 村 市 殿			
平成		年		月		日		取次		大村市清掃センターごみ処理施設建設工事			
数量		数量		数量		数量		数量		動力配線表 (3/8)			
													
		三機工業株式会社								095-3531			

階	配点	Tag No.	配点 名称	ケーブルサイズ	接地線	電線管	備考
PCS1	LCP-103	1号助燃バーナ盤	CVV1.25'-5C	5.5	22		
PCS1		"	CVV1.25'-7C		28		
PCS2	LCP-203	2号助燃バーナ盤	CVV1.25'-5C	5.5	22		
PCS2		"	CVV1.25'-7C		28		
PCS3	LCP-303	3号助燃バーナ盤	CVV1.25'-5C	5.5	22		
PCS3		"	CVV1.25'-7C		28		
PCS1	LCP-104	1号両燃バーナ盤	CVV1.25'-7C	5.5	28		
PCS1		"	CVV1.25'-7C		28		
PCS2	LCP-204	2号両燃バーナ盤	CVV1.25'-7C	5.5	28		
PCS2		"	CVV1.25'-7C		28		
PCS3	LCP-304	3号両燃バーナ盤	CVV1.25'-7C	5.5	28		
PCS3		"	CVV1.25'-7C		28		
PCS1		1号IDF INV盤	CVV1.25'-7C				
PCS1		"	CVV1.25'-3C				
PCS1		"	CVV-S1.25'-2C				
R101		"	CVV-S1.25'-2Cx2				
PCS2		2号IDF INV盤	CVV1.25'-7C				
PCS2		"	CVV1.25'-3C				
PCS2		"	CVV-S1.25'-2C				
R102		"	CVV-S1.25'-2Cx2				
PCS3		3号IDF INV盤	CVV1.25'-7C				
PCS3		"	CVV1.25'-3C				
PCS3		"	CVV-S1.25'-2C				
R103		"	CVV-S1.25'-2Cx2				
LP13.2		コンデンサ盤	CVV1.25'-10C				
LP11.2		1号バグフィルタ盤	CV3.5'-2C	3.5	54		
PCS1		"	CVV1.25'-30C				
PCS1		"	CVV1.25'-3C				
R101		"	CVV-S1.25'-2Cx2		28		
LP11.2		2号バグフィルタ盤	CV3.5'-2C	3.5	54		
PCS2		"	CVV1.25'-30C				
PCS2		"	CVV1.25'-3C				
R102		"	CVV-S1.25'-2Cx2		28		
LP11.2		3号バグフィルタ盤	CV3.5'-2C	3.5	54		
PCS3		"	CVV1.25'-30C				
PCS3		"	CVV1.25'-3C				
R103		"	CVV-S1.25'-2Cx2		28		
MS-3		消石灰供給装置	CVV2.0'-2Cx4		36		
MS-3		"	CVV1.25'-30C		70		
MS-3		"	CVV1.25'-15C				
MS-3		"	CVV1.25'-7C				
MS-3		"	CVV1.25'-2C				
CC601	LCP-1	粗大ごみ処理機 制御盤	CV3.5'-2C		54		
PCS4		"	CVV1.25'-20C				
PCS4		"	CVV1.25'-5C				
CC603	LCP-2	可燃物処理機 制御盤	CV3.5'-2C				
PCS4		"	CVV1.25'-30C		54		
PCS4		"	CVV1.25'-7C		28		
CC601	LCP-3	粗大固液機 制御盤	CV3.5'-2C				
PCS4		"	CVV1.25'-30C		54		
PCS4		"	CVV1.25'-7C				
CC602	LCP-4	資源選別機 制御盤	CV3.5'-2C				
PCS4		"	CVV1.25'-30C		54		
PCS4		"	CVV1.25'-7C				
CC601	LCP-5	粗大金属圧縮機 制御盤	CV3.5'-2C		54		
CC601		"	CVV2.0'-2C				
PCS4		"	CVV1.25'-30C		54		
PCS4		"	CVV1.25'-10C				

階	配点	Tag No.	配点 名称	ケーブルサイズ	接地線	電線管	備考
CC602	LCP-6	資源金属圧縮機 制御盤	CV3.5'-2C		54		
CC602		"	CVV2.0'-2C				
PCS4		"	CVV1.25'-20C		54		
PCS4		"	CVV1.25'-10C				
CC603	LCP-7	集塵設備No.1 制御盤	CV3.5'-2C				
PCS4		"	CVV1.25'-15C		36		
PCS4		"	CVV1.25'-5C				
CC603	LCP-8	集塵設備No.2 制御盤	CV3.5'-2C				
PCS4		"	CVV1.25'-15C		36		
PCS4		"	CVV1.25'-3C				
PCS4	LCP-406	自動洗浄装置 制御盤	CVV1.25'-15C		36		
ごみクレーン操作車			CVV1.25'-10C				
DP	LCP-408	専用コンプレッサ 操作盤	CV3.5'-2C				
PCS4		"	CVV1.25'-10C		36		
PCS4		"	CVV1.25'-3C				
DP	LCP-410G	プラント用COMP操作盤	CV3.5'-2C				
PCS4		"	CVV1.25'-10C		36		
PCS4		"	CVV1.25'-4C				
DP	LCP-603	バグ用COMP 操作盤	CV3.5'-2C				
PCS4		"	CVV1.25'-10C		36		
PCS4		"	CVV1.25'-2C				

階	配点	Tag No.	配点 名称	ケーブルサイズ	接地線	電線管	備考
CCG02	LCB-B01	地下排水P操作盤	CVV1.25'-5C	5.5	28		
PCS4		"	CVV1.25'-10C		28		
PCS4		"	CVV1.25'-5C				
CC402	LCB-B02	汚泥切出CV操作盤	CVV2.0'-2C	5.5	28		
CC402		"	CVV1.25'-5C		36		
CC402		"	CVV1.25'-3C				
PCS4		"	CVV1.25'-12C				
PCS4		"	CVV1.25'-5C				
CC402	LCB-101	ごみ汚水移送P操作盤	CVV2.0'-4C	5.5	54		
CC403		"	CVV2.0'-4C		28		
CC401		"	CVV1.25'-3C				
CC402		"	CVV1.25'-5Cx2				
PCS4		"	CVV1.25'-15C				
PCS4		"	CVV1.25'-10C				
CCG01	LCB-102	噴射水加圧P操作盤	CVV2.0'-4Cx3	5.5	42		
CCG02		"	CVV2.0'-4C				
CCG01		"	CVV1.25'-5Cx3		42		
CC402		"	CVV1.25'-5C				
PCS1		"	CVV1.25'-2C				
PCS2		"	CVV1.25'-2C				
PCS3		"	CVV1.25'-2C				
PCS4		"	CVV1.25'-20C		42		
PCS4		"	CVV1.25'-12C				
CCG02	LCB-103	機器冷却P操作盤	CVV2.0'-10C	5.5	28		
CCG02		"	CVV1.25'-10C		42		
PCS4		"	CVV1.25'-10C				
PCS4		"	CVV1.25'-7C				
CC401	LCB-104	工業用水移送P操作盤	CVV2.0'-4C	5.5	28		
CC401		"	CVV1.25'-5C		36		
PCS4		"	CVV1.25'-7C				
PCS4		"	CVV1.25'-4C				
CC101	LCB-105	1号炉下CV操作盤	CVV2.0'-2C	5.5	28		
CC101		"	CVV1.25'-4C		36		
PCS1		"	CVV1.25'-10C				
CC201	LCB-106	2号炉下CV操作盤	CVV2.0'-2C	5.5	28		
CC201		"	CVV1.25'-4C		36		
PCS2		"	CVV1.25'-10C				
CC301	LCB-107	3号炉下CV操作盤	CVV2.0'-2C	5.5	28		
CC301		"	CVV1.25'-4C		36		
PCS3		"	CVV1.25'-10C				
CC101	LCB-108	灰押出油圧U操作盤	CVV2.0'-2Cx2	5.5	54		
CC201		"	CVV2.0'-2C				
CC301		"	CVV2.0'-2C				
CC401		"	CVV2.0'-2C				
CC101		"	CVV1.25'-3Cx2		54		
CC201		"	CVV1.25'-3C				
CC301		"	CVV1.25'-3C				
PCS1		"	CVV1.25'-12C		54		
PCS2		"	CVV1.25'-7C				
PCS3		"	CVV1.25'-7C				
PCS4		"	CVV1.25'-10C				
PCS4		"	CVV1.25'-4C				
CC101	LCB-109	灰押給水P操作盤	CVV2.0'-2C	5.5	36		
CC201		"	CVV2.0'-2Cx2				
CC301		"	CVV2.0'-2Cx2				
CC101		"	CVV1.25'-3C		54		
CC201		"	CVV1.25'-3Cx2				
CC301		"	CVV1.25'-3Cx2				

備考 SV : 電磁弁
MV : 電動弁

図面番号	3538-960	図名	動力配線図
作成者	大村市 殿	承認者	大村市 殿
作成日	平成 3 年 8 月 日	承認日	平成 3 年 8 月 日
図面枚数	4 / 8	図面番号	095-3532
大村市 殿 大村市清掃センターごみ処理施設改修工事 動力配線図 (4/8)			
三機工業株式会社			

階	発 点	層 点 名 称		ケーブルサイズ	接地線	電線管	備 考
		Tag No.	層 点 名 称				
	PCS1	LCB-109	灰押給水P操作盤	CVV1.25'-10C			
	PCS2			CVV1.25'-12C			
	PCS3			CVV1.25'-12C			
	CC401	LCB-110	バーナ送油P操作盤	CVV2.0'-4C	5.5'	36	
	CC402			CVV2.0'-4C			
	CCG02			CVV2.0'-4C			
	CC401			CVV1.25'-5C		54	
	CC402			CVV1.25'-5C			
	CCG02			CVV1.25'-5C			
	PCS4			CVV1.25'-15C			
	PCS4			CVV1.25'-12C			
	CC402	LCB-111	メンテナンス床排水P操作盤	CVV2.0'-2C	5.5'	22	
	CC402			CVV1.25'-3C		42	
	CC402			CVV1.25'-3C			
	PCS4			CVV1.25'-7Cx2			
	CC402	LCB-112	灰排水P操作盤	CVV1.25'-3C	5.5'	36	
	PCS4			CVV1.25'-5C			
	PCS4			CVV1.25'-3C			
	CC402	LCB-113	灰出室床排水P操作盤	CVV2.0'-2C	5.5'	22	
	CC402			CVV1.25'-3C		36	
	PCS4			CVV1.25'-5C			
	PCS4			CVV1.25'-3C			
	CC402	LCB-114	粗大処理床排水1P操作盤	CVV2.0'-2C	5.5'	22	
	CC402			CVV1.25'-3C		36	
	PCS4			CVV1.25'-5C			
	PCS4			CVV1.25'-3C			
	CC402	LCB-115	粗大処理床排水2P操作盤	CVV2.0'-2C	5.5'	22	
	CC402			CVV1.25'-3C		36	
	PCS4			CVV1.25'-5C			
	PCS4			CVV1.25'-3C			
	CC402	LCB-116	黄濁床排水P操作盤	CVV2.0'-4C	5.5'	28	
	CC402			CVV1.25'-5C		36	
	PCS4			CVV1.25'-7C			
	PCS4			CVV1.25'-5C			
	PCS1	LCB-117	1号灰溜しダンパ操作盤	CVV1.25'-7C	5.5'	28	
	PCS1			CVV1.25'-5C			
	PCS2	LCB-118	2号灰溜しダンパ操作盤	CVV1.25'-7C	5.5'	28	
	PCS2			CVV1.25'-5C			
	PCS3	LCB-119	3号灰溜しダンパ操作盤	CVV1.25'-7C	5.5'	28	
	PCS3			CVV1.25'-5C			
	PCS4	LCB-120	汚泥パンカ操作盤	CVV1.25'-3C	5.5'	28	
	PCS4			CVV1.25'-3C			
	CC601	LCB-121	油圧P操作盤	CVV2.0'-2C	5.5'	54	
	CC603			CVV2.0'-2Cx2		54	
	CC601			CVV1.25'-3C			
	CC603			CVV1.25'-3Cx2			
	PCS4			CVV1.25'-15Cx2			
	LCP-1			CVV1.25'-15C			
	LCP-2			CVV1.25'-15C			
	CCG02	LCB-122	粗大防凍用F操作盤	CVV2.0'-2C	5.5'	28	
	CCG02			CVV1.25'-3C		36	
	PCS4			CVV1.25'-5C			
	PCS4			CVV1.25'-2C			

階	発 点	層 点 名 称		ケーブルサイズ	接地線	電線管	備 考
		Tag No.	層 点 名 称				
	CC601	LCB-123	粗大振動CV操作盤	CVV2.0'-4C	5.5'	28	
	CC601			CVV1.25'-5C		36	
	PCS4			CVV1.25'-5C			
	PCS4			CVV1.25'-2C			
	CC603	LCB-124	黄濁供給操作盤	CVV2.0'-2C	5.5'	42	
	CC603			CVV1.25'-3C			
	PCS4			CVV1.25'-10Cx2			
	CC601	LCB-125	粗大不燃ホッパ操作盤	CVV2.0'-2C	5.5'	42	
	CC601			CVV1.25'-3C			
	PCS4			CVV1.25'-5Cx2			
	CCG02	LCB-131	発電機室・電気室給気F操作盤	CVV2.0'-2C	5.5'	28	
	CC501			CVV2.0'-2C		42	
	CCG02			CVV1.25'-3C			
	CC501			CVV1.25'-3C			
	PCS4			CVV1.25'-10C			
	PCS4			CVV1.25'-3C			
	CC501	LCB-132	電気室排気F操作盤	CVV2.0'-2C	5.5'	22	
	CC501			CVV1.25'-3C		36	
	PCS4			CVV1.25'-5C			
	PCS4			CVV1.25'-2C			
	CC501	LCB-133	1階排気F操作盤	CVV2.0'-2C	5.5'	36	
	CC501			CVV2.0'-4C			
	CC402			CVV1.25'-3C		36	
	CC501			CVV1.25'-5C			
	CC501			CVV1.25'-3C			
	PCS4			CVV1.25'-15C		36	
	PCS4			CVV1.25'-5C			
	CC501	LCB-134	計測室換気F操作盤	CVV1.25'-3C	5.5'	22	
	PCS4			CVV1.25'-5C		28	
	PCS4			CVV1.25'-2C			
	PCS4	LCB-135	1F急凍・工作室換気F操作盤	CVV1.25'-3C	5.5'	28	
	PCS4			CVV1.25'-2C			
	CC101	LCB-201	運動子冷却F操作盤	CVV2.0'-2C	5.5'	28	
	CC201			CVV2.0'-2C			
	CC301			CVV2.0'-2C			
	CC101			CVV1.25'-3C		54	
	CC201			CVV1.25'-3C		54	
	CC301			CVV1.25'-3C			
	CC501			CVV1.25'-3C			
	PCS1			CVV1.25'-5C			
	PCS1			CVV1.25'-2C			
	PCS2			CVV1.25'-5C			
	PCS2			CVV1.25'-2C			
	PCS3			CVV1.25'-5C			
	PCS3			CVV1.25'-2C			
	PCS4			CVV1.25'-5C			
	PCS4			CVV1.25'-2C			
	CC101	LCB-202	ゴミ汚水処理操作盤	CVV1.25'-3C	5.5'	54	
	CC201			CVV1.25'-3C			
	CC301			CVV1.25'-3C			
	CC401			CVV1.25'-3C			
	CC402			CVV1.25'-5C			
	PCS1			CVV1.25'-5C			
	PCS1			CVV1.25'-4C			
	PCS2			CVV1.25'-5C		54	
	PCS2			CVV1.25'-4C			
	PCS3			CVV1.25'-5C			
	PCS3			CVV1.25'-4C			
	PCS4			CVV1.25'-20C			
	PCS4			CVV1.25'-12C			

階	発 点	層 点 名 称		ケーブルサイズ	接地線	電線管	備 考
		Tag No.	層 点 名 称				
	CC101	LCB-203	ストーカ油圧P操作盤	CVV2.0'-2C	5.5'	36	
	CC201			CVV2.0'-2C			
	CC301			CVV2.0'-2C			
	CC401			CVV2.0'-2C			
	CC101			CVV1.25'-3C		42	
	CC201			CVV1.25'-3C			
	CC301			CVV1.25'-3C			
	CC401			CVV1.25'-3C			
	PCS1			CVV1.25'-5C			
	PCS1			CVV1.25'-2C			
	PCS2			CVV1.25'-5C		42	
	PCS2			CVV1.25'-2C			
	PCS3			CVV1.25'-5C			
	PCS3			CVV1.25'-2C			
	PCS4			CVV1.25'-10C			
	PCS4			CVV1.25'-5C			
	CC101	LCB-204	三次F操作盤	CVV2.0'-2C	5.5'	36	
	CC201			CVV2.0'-2C			
	CC301			CVV2.0'-2C			
	CC101			CVV1.25'-3C		54	
	CC201			CVV1.25'-3C			
	CC301			CVV1.25'-3C			
	PCS1			CVV1.25'-5C			
	PCS1			CVV1.25'-2C			
	PCS2			CVV1.25'-5C			
	PCS2			CVV1.25'-2C			
	PCS3			CVV1.25'-5C			
	PCS3			CVV1.25'-2C			
	CC101	LCB-205	1号誘引F操作盤	CVV2.0'-2C	5.5'	28	
	INV1			CVV2.0'-2C			
	CC101			CVV1.25'-3C		36	
	INV1			CVV1.25'-3C			
	INV1			CVV-S1.25'-2C			
	PCS1			CVV1.25'-12C			
	PCS1			CVV1.25'-5C			
	CC201	LCB-206	2号誘引F操作盤	CVV2.0'-2C	5.5'	28	
	INV2			CVV2.0'-2C			
	CC201			CVV1.25'-3C		36	
	INV2			CVV1.25'-3C			
	INV2			CVV-S1.25'-2C			
	PCS2			CVV1.25'-12C			
	PCS2			CVV1.25'-5C			
	CC301	LCB-207	3号誘引F操作盤	CVV2.0'-2C	5.5'	28	
	INV3			CVV2.0'-2C			
	CC301			CVV1.25'-3C		36	
	INV3			CVV1.25'-3C			
	INV3			CVV-S1.25'-2C			
	PCS3			CVV1.25'-12C			
	PCS3			CVV1.25'-5C			
	CC101	LCB-208	温水循環P操作盤	CVV2.0'-4C	5.5'	36	
	CC201			CVV2.0'-4C			
	CC301			CVV2.0'-4C			
	CC101			CVV1.25'-5C		54	
	CC201			CVV1.25'-5C			
	CC301			CVV1.25'-5C			
	PCS1			CVV1.25'-7C			
	PCS1			CVV1.25'-3C			
	PCS2			CVV1.25'-7C			
	PCS2			CVV1.25'-3C			
	PCS3			CVV1.25'-7C			
	PCS3			CVV1.25'-3C			

備考 SV : 電磁弁
MV : 電動弁

図 名	大 村 市 股
図 号	大村市清掃センターごみ処理施設建設工
図 尺	動力配線表 (5/8)
図 日	095-3533
図 社	三級工業株式会社

階	種 点	Tag No.	種 点 名 称	ケーブルサイズ	接地線	電線管	備 考
	CC401	LCB-209	給湯P操作盤	CVV2.0'-10C	5.5'	28	
	CC401		"	CVV1.25'-10C		36	
	PCS4		"	CVV1.25'-10C			
	PCS4		"	CVV1.25'-5C			
			"				
	CC401	LCB-210	冷凍機操作盤	CVV2.0'-4C	5.5'	36	
	CC401		"	CVV2.0'-2Cx3			
	CC401		"	CVV1.25'-5C		54	
	CC401		"	CVV1.25'-3Cx3			
	PCS4		"	CVV1.25'-15C			
	PCS4		"	CVV1.25'-7C			
	CC402	LCB-211	冷却機操作盤	CVV2.0'-10C	5.5'	28	
	CC402		"	CVV1.25'-10C		42	
	PCS4		"	CVV1.25'-15C			
	PCS4		"	CVV1.25'-5C			
	CC402	LCB-212	混練成形機操作盤	CVV2.0'-2Cx3	5.5'	36	
	CC402		"	CVV1.25'-5Cx3		54	
	PCS4		"	CVV1.25'-10C			
	PCS4		"	CVV1.25'-4C			
	CC501	LCB-213	エアーカーテン入口操作盤	CVV2.0'-2C	5.5'	22	
			"				
	CC401	LCB-214	エアーカーテン出口操作盤	CVV1.25'-3C	5.5'	36	
	PCS4		"	CVV1.25'-5C			
	PCS4		"	CVV1.25'-2C			
	CC501	LCB-215	ブラットホーム換気1F操作盤	CVV2.0'-2C	5.5'	22	
	CC501		"	CVV1.25'-3C		36	
	PCS4		"	CVV1.25'-4C			
	PCS4		"	CVV1.25'-2C			
	CC501	LCB-216	ブラットホーム換気2F操作盤	CVV2.0'-2C	5.5'	22	
	CC501		"	CVV1.25'-3C		36	
	PCS4		"	CVV1.25'-4C			
	PCS4		"	CVV1.25'-2C			
	PCS1	LCB-217	1号燃焼押込CM操作盤	CVV1.25'-10C	5.5'	28	
	PCS1		"	CVV1.25'-4C		28	
	PCS2	LCB-218	2号燃焼押込CM操作盤	CVV1.25'-10C	5.5'	28	
	PCS2		"	CVV1.25'-4C		28	
	PCS3	LCB-219	3号燃焼押込CM操作盤	CVV1.25'-10C	5.5'	28	
	PCS3		"	CVV1.25'-4C		28	
	CC602	LCB-221	資源アルミ選別操作盤	CVV2.0'-2C	5.5'	28	
	CC602		"	CVV1.25'-3C		36	
	CC602		"	CVV1.25'-5C			
	PCS4		"	CVV1.25'-10C			
	PCS4		"	CVV1.25'-5C			
	CC602	LCB-222	資源選別搬送操作盤	CVV2.0'-2C	5.5'	22	
	CC602		"	CVV1.25'-3C		28	
	PCS4		"	CVV1.25'-5C			
	PCS4		"	CVV1.25'-2C			
	HP-10	LCB-223	粗大破砕機操作盤	CVV1.25'-4C	5.5'	22	
	HP-10			CVV1.25'-2C		28	
	PCS4			CVV1.25'-5C			
	PCS4			CVV1.25'-2C			
	CC601	LCB-224	粗大供給フィーダ操作盤	CVV1.25'-4C	5.5'	22	
	CC601			CVV1.25'-2C		28	
	PCS4			CVV1.25'-10C			
	PCS4			CVV1.25'-10C			

階	発 点	着 点		ケーブルサイズ	接地線	電線管	備 考
		Tag No.	着 点 名 称				
	PCS4	LCB-225	粗大不燃ホッチキス作盤	CVV1.25'-4C	5.5'	22	
	CC603	LCB-226	粗大供給作盤	CVV2.0'-2C	5.5'	54	
	CC603		〃	CVV1.25'-3C			
	PCS4		〃	CVV1.25'-12C			
	PCS4		〃	CVV1.25'-5C			
	CC603	LCB-227	可燃DB作盤	CVV2.0'-2C	5.5'	22	
	CC603		〃	CVV1.25'-3C		36	
	PCS4		〃	CVV1.25'-12C			
	PCS4		〃	CVV1.25'-10C			
	CC603	LCB-228	P.H監視室作盤	CVV1.25'-3Cx2	5.5'	28	
	PCS4		〃	CVV1.25'-15Cx2		28	
	PCS1	LCB-231	1号給じん装置作盤	CVV1.25'-20C	5.5'	36	
	PCS1		〃	CVV1.25'-15C			
	PCS2	LCB-232	2号給じん装置作盤	CVV1.25'-20C	5.5'	36	
	PCS2		〃	CVV1.25'-15C			
	PCS3	LCB-234	3号給じん装置作盤	CVV1.25'-20C	5.5'	36	
	PCS3		〃	CVV1.25'-15C			
	CC501	LCB-233	IDF室換気F作盤	CVV1.25'-3C	5.5'	36	
	PCS4		〃	CVV1.25'-4C			
	PCS4		〃	CVV1.25'-2C			
	CC101	LCB-301	1号ろ液吸戻P作盤	CVV2.0'-2C	5.5'	22	
	CC101		〃	CVV1.25'-4C		42	
	PCS1		〃	CVV1.25'-15C			
	PCS1		〃	CVV1.25'-7C			
	CC201	LCB-302	2号ろ液吸戻P作盤	CVV2.0'-2C	5.5'	22	
	CC201		〃	CVV1.25'-4C		42	
	PCS2		〃	CVV1.25'-15C			
	PCS2		〃	CVV1.25'-7C			
	CC301	LCB-303	3号ろ液吸戻P作盤	CVV2.0'-2C	5.5'	22	
	CC301		〃	CVV1.25'-4C		42	
	PCS1		〃	CVV1.25'-15C			
	PCS1		〃	CVV1.25'-7C			
	CC101	LCB-304	1号温風箱頂F作盤	CVV2.0'-2C	5.5'	22	
	CC101		〃	CVV1.25'-3C		36	
	PCS1		〃	CVV1.25'-5C			
	PCS1		〃	CVV1.25'-2C			
	CC201	LCB-305	2号温風箱頂F作盤	CVV2.0'-2C	5.5'	22	
	CC201		〃	CVV1.25'-3C		36	
	PCS2		〃	CVV1.25'-5C			
	PCS2		〃	CVV1.25'-2C			
	CC301	LCB-306	3号温風箱頂F作盤	CVV2.0'-2C	5.5'	22	
	CC301		〃	CVV1.25'-3C		36	
	PCS3		〃	CVV1.25'-5C			
	PCS3		〃	CVV1.25'-2C			
	CC402	LCB-307	添加水作盤	CVV2.0'-2C	5.5'	22	
	CC402		〃	CVV1.25'-3Cx2		54	
	PCS4		〃	CVV1.25'-15C			
	PCS4		〃	CVV1.25'-10C			
	PCS4		〃	CVV1.25'-4C			
	PCS4		〃	CVV1.25'-2C			
	GP		〃	CVV-S1.25'-2C		22	

階	発 点	着 点		ケーブルサイズ	接地線	電線量	備 考
		Tag No.	名 称				
	CC402	LCB-308	ダスト定量供給機操作盤	CVV2.0"-2C	5.5'	22	
	CC402		"	CVV1.25"-3C×3		54	
	PCS4		"	CVV1.25"-15C			
	PCS4		"	CVV1.25"-4C			
	CC501	LCB-311	3Fインバータ室F操作盤	CVV1.25"-3C	5.5'	36	
	PCS4		"	CVV1.25"-3C			
	PCS4		"	CVV1.25"-2C			
	CC501	LCB-312	廊下1換気F操作盤	CVV1.25"-3C	5.5'	36	
	PCS4		"	CVV1.25"-4C			
	PCS4		"	CVV1.25"-2C			
	CC501	LCB-313	廊下2換気F操作盤	CVV1.25"-3C	5.5'	36	
	PCS4		"	CVV1.25"-4C			
	PCS4		"	CVV1.25"-2C			
	CC601	LCB-321	異源供給CV操作盤	CVV2.0"-2C	5.5'	22	
	CC601		"	CVV1.25"-5C		36	
	CC601		"	CVV1.25"-3C			
	PCS4		"	CVV1.25"-7C			
	PCS4		"	CVV1.25"-2C			
	CC501	LCB-322	異源供給CV操作盤	CVV2.0"-2C	5.5'	28	
	CC601		"	CVV2.0"-2C			
	CC501		"	CVV1.25"-3C		42	
	PCS4		"	CVV1.25"-7C			
	PCS4		"	CVV1.25"-3C			
	CC601	LCB-323	粗大供給CV操作盤	CVV2.0"-2C	5.5'	22	
	CC601		"	CVV1.25"-3C		42	
	PCS4		"	CVV1.25"-7C			
	PCS4		"	CVV1.25"-2C			
	CC601	LCB-324	粗大破砕物1CV操作盤	CVV2.0"-2C	5.5'	22	
	CC601		"	CVV1.25"-4C		42	
	PCS4		"	CVV1.25"-7C			
	PCS4		"	CVV1.25"-2C			
	CC601	LCB-325	粗大破砕物2CV操作盤	CVV2.0"-2C	5.5'	22	
	CC601		"	CVV1.25"-3C		42	
	PCS4		"	CVV1.25"-5C			
	PCS4		"	CVV1.25"-2C			
	CC601	LCB-326	粗大アルミ選別機操作盤	CVV2.0"-2C×2	5.5'	42	
	CC601		"	CVV1.25"-3C×3		42	
	PCS4		"	CVV1.25"-10C			
	PCS4		"	CVV1.25"-4C			
	CC601	LCB-327	粗大トロンメル操作盤	CVV2.0"-2C	5.5'	22	
	CC601		"	CVV1.25"-3C		42	
	PCS4		"	CVV1.25"-5C			
	PCS4		"	CVV1.25"-2C			
	CC601	LCB-328	粗大搬送CV1操作盤	CVV2.0"-2C	5.5'	36	
	CC601		"	CVV1.25"-3C		36	
	PCS4		"	CVV1.25"-10C			
	PCS4		"	CVV1.25"-4C			
	CC601	LCB-330	粗大搬送CV2操作盤	CVV2.0"-2C	5.5'	22	
	CC601		"	CVV1.25"-3C		36	
	PCS4		"	CVV1.25"-5C			
	PCS4		"	CVV1.25"-2C			
	CC601	LCB-331	粗大搬送CV3操作盤	CVV2.0"-2C	5.5'	22	
	CC601		"	CVV1.25"-3C		54	
	PCS4		"	CVV1.25"-10C			
	PCS4		"	CVV1.25"-4C			

備考 SV : 電磁弁
 MV : 電動弁

<table border="1"> <tr> <td>国名</td> <td>名</td> <td>姓</td> </tr> <tr> <td>職業</td> <td colspan="2">職</td> </tr> <tr> <td>平成 年 月 日</td> <td colspan="2">期日</td> </tr> <tr> <td>承認</td> <td>審査</td> <td>担当</td> </tr> <tr> <td></td> <td></td> <td></td> </tr> </table>		国名	名	姓	職業	職		平成 年 月 日	期日		承認	審査	担当				<table border="1"> <tr> <td colspan="2">氏 名</td> </tr> <tr> <td colspan="2">大 村 市 殿</td> </tr> <tr> <td colspan="2">大村市清掃センターごみ処理施設改修工事</td> </tr> <tr> <td colspan="2">動力配線表 (6/8)</td> </tr> </table>		氏 名		大 村 市 殿		大村市清掃センターごみ処理施設改修工事		動力配線表 (6/8)	
国名	名	姓																								
職業	職																									
平成 年 月 日	期日																									
承認	審査	担当																								
氏 名																										
大 村 市 殿																										
大村市清掃センターごみ処理施設改修工事																										
動力配線表 (6/8)																										
 三機工務株式会社		095-3534																								

階	発 点	Tag No.	種 名	ケーブルサイズ	接地線	電線管	備 考
PCS4	LCB401	1号APHダスト排気	CVV1.25'-30C	5.5'	54		
PCS4		"	CVV1.25'-5C				
CC101		"	CVV1.25'-15C				
PCS4	LCB402	2号APHダスト排気	CVV1.25'-30C	5.5'	54		
PCS4		"	CVV1.25'-5C				
CC201		"	CVV1.25'-15C				
PCS4	LCB403	3号APHダスト排気	CVV1.25'-30C	5.5'	54		
PCS4		"	CVV1.25'-5C				
CC301		"	CVV1.25'-15C				
CC501	LCB404	灰機出室換気F排気	CVV2.0'-2C	5.5'	22		
CC501		"	CVV1.25'-3C		54		
PCS4		"	CVV1.25'-15C				
PCS4		"	CVV1.25'-4C				
CC501	LCB405	プラント給気F排気	CVV2.0'-4C	5.5'	22		
CC501		"	CVV1.25'-5C		54		
PCS4		"	CVV1.25'-10C				
PCS4		"	CVV1.25'-5C				
CC402	LCB406	汚泥処理排気	CVV2.0'-2Cx2	5.5'	28		
CC402		"	CVV1.25'-5C		54		
CC402		"	CVV1.25'-4Cx3		42		
CC402		"	CVV1.25'-20C				
PCS4		"	CVV1.25'-7C				
PCS4		"	CVV1.25'-5C				
CC101	LCB501	1号押込F排気	CVV2.0'-2Cx2	5.5'	28		
CC101		"	CVV1.25'-4Cx2		54		
PCS1		"	CVV1.25'-15C				
PCS1		"	CVV1.25'-10C				
CC201	LCB502	2号押込F排気	CVV2.0'-2Cx2	5.5'	28		
CC201		"	CVV1.25'-4Cx2		54		
PCS2		"	CVV1.25'-15C				
PCS2		"	CVV1.25'-10C				
CC301	LCB503	3号押込F排気	CVV2.0'-2Cx2	5.5'	28		
CC301		"	CVV1.25'-4Cx2		54		
PCS3		"	CVV1.25'-15C				
PCS3		"	CVV1.25'-10C				
CC401	LCB504	ダスト排出CV排気	CVV2.0'-4C	5.5'	28		
CC401		"	CVV1.25'-4C		54		
CC402		"	CVV1.25'-5C				
PCS4		"	CVV1.25'-15C				
PCS4		"	CVV1.25'-4C				
CC501	LCB505	P.H.廊下給気F排気	CVV1.25'-3C	5.5'	36		
PCS4		"	CVV1.25'-4C				
PCS4		"	CVV1.25'-2C				
CC501	LCB506	5F廊下給気F排気	CVV1.25'-3C	5.5'	36		
PCS4		"	CVV1.25'-4C				
PCS4		"	CVV1.25'-2C				

備考 SV : 電磁弁
MV : 電動弁

階	発 点	Tag No.	種 名	ケーブルサイズ	接地線	電線管	備 考
GP	CM101	1号乾燥排込 CM	CVV1.25'-3C	3.5'	28		
PCS	φ-101	1号乾燥排込D 配管	CVV-S1.25'-3C				
GP	CM102	1号乾燥排込 CM	CVV1.25'-3C	3.5'	28		
PCS	φ-102	1号乾燥排込D 配管	CVV-S1.25'-3C				
GP	CM103	1号乾燥排込 CM	CVV1.25'-3C	3.5'	28		
PCS	φ-103	1号乾燥排込D 配管	CVV-S1.25'-3C				
GP	CM104	1号APH乾燥 CM	CVV1.25'-3C	3.5'	28		
PCS	φ-104	1号APH乾燥D 配管	CVV-S1.25'-3C				
GP	CM105	1号温度監視バイパス CM	CVV1.25'-3C	3.5'	28		
PCS	φ-105	1号温度監視バイパスD 配管	CVV-S1.25'-3C				
GP	CM106	1号押込F入口 CM	CVV1.25'-3C	3.5'	28		
PCS	φ-106	1号押込F入口D 配管	CVV-S1.25'-3C				
GP	CM107	1号白煙防止F入口 CM	CVV1.25'-3C	3.5'	28		
PCS	φ-107	1号白煙防止F入口D 配管	CVV-S1.25'-3C				
GP	CM108	1号誘引F入口 CM	CVV1.25'-3C	3.5'	28		
PCS	φ-108	1号誘引F入口D 配管	CVV-S1.25'-3C				
GP	CM201	2号乾燥排込 CM	CVV1.25'-3C	3.5'	28		
PCS	φ-201	2号乾燥排込D 配管	CVV-S1.25'-3C				
GP	CM202	2号乾燥排込 CM	CVV1.25'-3C	3.5'	28		
PCS	φ-202	2号乾燥排込D 配管	CVV-S1.25'-3C				
GP	CM203	2号乾燥排込 CM	CVV1.25'-3C	3.5'	28		
PCS	φ-203	2号乾燥排込D 配管	CVV-S1.25'-3C				
GP	CM204	2号APH乾燥 CM	CVV1.25'-3C	3.5'	28		
PCS	φ-204	2号APH乾燥D 配管	CVV-S1.25'-3C				
GP	CM205	2号温度監視バイパス CM	CVV1.25'-3C	3.5'	28		
PCS	φ-205	2号温度監視バイパスD 配管	CVV-S1.25'-3C				
GP	CM206	2号押込F入口 CM	CVV1.25'-3C	3.5'	28		
PCS	φ-206	2号押込F入口D 配管	CVV-S1.25'-3C				
GP	CM207	2号白煙防止F入口 CM	CVV1.25'-3C	3.5'	28		
PCS	φ-207	2号白煙防止F入口D 配管	CVV-S1.25'-3C				
GP	CM208	2号誘引F入口 CM	CVV1.25'-3C	3.5'	28		
PCS	φ-208	2号誘引F入口D 配管	CVV-S1.25'-3C				
GP	CM301	3号乾燥排込 CM	CVV1.25'-3C	3.5'	28		
PCS	φ-301	3号乾燥排込D 配管	CVV-S1.25'-3C				
GP	CM302	3号乾燥排込 CM	CVV1.25'-3C	3.5'	28		
PCS	φ-302	3号乾燥排込D 配管	CVV-S1.25'-3C				
GP	CM303	3号乾燥排込 CM	CVV1.25'-3C	3.5'	28		
PCS	φ-303	3号乾燥排込D 配管	CVV-S1.25'-3C				
GP	CM304	3号APH乾燥 CM	CVV1.25'-3C	3.5'	28		
PCS	φ-304	3号APH乾燥D 配管	CVV-S1.25'-3C				
GP	CM305	3号温度監視バイパス CM	CVV1.25'-3C	3.5'	28		
PCS	φ-305	3号温度監視バイパスD 配管	CVV-S1.25'-3C				
GP	CM306	3号押込F入口 CM	CVV1.25'-3C	3.5'	28		
PCS	φ-306	3号押込F入口D 配管	CVV-S1.25'-3C				
GP	CM307	3号白煙防止F入口 CM	CVV1.25'-3C	3.5'	28		
PCS	φ-307	3号白煙防止F入口D 配管	CVV-S1.25'-3C				
GP	CM308	3号誘引F入口 CM	CVV1.25'-3C	3.5'	28		
PCS	φ-308	3号誘引F入口D 配管	CVV-S1.25'-3C				
GP	MV 102	1号ろ液噴霧液 MV	CVV1.25'-3C		22		
GP	MV 102	1号灰押出給水 MV	CVV1.25'-3C		22		
GP	MV 201	2号ろ液噴霧液 MV	CVV1.25'-3C		22		
GP	MV 202	2号灰押出給水 MV	CVV1.25'-3C		22		
GP	MV 301	3号ろ液噴霧液 MV	CVV1.25'-3C		22		
GP	MV 302	3号灰押出給水 MV	CVV1.25'-3C		22		
GP	MV 401	冷却水給水 MV	CVV1.25'-3C		22		
GP	MV 402	暖房温水タンク給水 MV	CVV1.25'-3C		22		
GP	MV 403	給湯温水タンク給水 MV	CVV1.25'-3C		22		
GP	MV 404	増外給湯切替 MV	CVV1.25'-3C		22		
GP	MV 405	プレート換気切替 MV	CVV1.25'-3C		22		
GP	MV 406	灰押給水槽給水 MV	CVV1.25'-3C		22		
GP	MV 408	工業用水給水 MV	CVV1.25'-3C		22		
GP	MV 421	ろ液ストレート出口 MV	CVV1.25'-3C		22		
GP	MV 422	ろ液ストレート逆洗 MV	CVV1.25'-3C		22		
GP	MV 423	洗剤タンク排出 MV	CVV1.25'-3C		22		

階	発 点	Tag No.	種 名	ケーブルサイズ	接地線	電線管	備 考
			(灰固化工系統)				
GP	MV 501	ダスト排出 MV	CVV1.25'-3C		22		
GP	MV 502	混合槽給水 MV	CVV1.25'-3C		22		
GP	MV 503	添加水槽給水 MV	CVV1.25'-3C		22		
			(電磁弁)				
GP	SV 101	1号ホッパゲート SV	CVV1.25'-2C		22		
PCS1	LS 101	同上 LS	CVV1.25'-2C		22		
GP	SV102~110	1号ストーカ電磁弁BOX	CVV1.25'-20C		36		
PCS1	LS102~103B	LS102, 103A, B					
GP	SV111~114	1号灰押出電磁弁BOX	CVV1.25'-10C		28		
PCS1	LS111A~14B	同上 LSx8	CVV1.25'-10C		28		
GP	SV115~123	1号4F乾燥室電磁弁BOX	CVV1.25'-20C		36		
GP	SV 124	1号温水発生バイパスSV	CVV1.25'-2C		22		
PCS1	LS124A, B	同上 LSx2	CVV1.25'-3C		22		
GP	SV 125	1号ろ液噴霧液エア-SV	CVV1.25'-2C		22		
GP	SV 126	同上エアバイパス SV	CVV1.25'-2C		22		
GP	SV 127	1号灰押出 SV	CVV1.25'-2C		22		
PCS1	LS 127	同上 LSx2	CVV1.25'-3C		22		
GP	SV 128	1号汚泥切出 SV	CVV1.25'-2C		22		
PCS1	LS 128	同上 LSx2	CVV1.25'-3C		22		
GP	SV 201	2号ホッパゲート SV	CVV1.25'-2C		22		
PCS2	LS 201	同上 LS	CVV1.25'-2C		22		
GP	SV202~210	2号ストーカ電磁弁BOX	CVV1.25'-20C		36		
PCS2	LS202~203B	LS202, 203A, B					
GP	SV211~214	2号灰押出電磁弁BOX	CVV1.25'-10C		28		
PCS2	LS211A~14B	同上 LSx8	CVV1.25'-10C		28		
GP	SV215~223	2号4F乾燥室電磁弁BOX	CVV1.25'-20C		36		
GP	SV 224	2号温水発生バイパスSV	CVV1.25'-2C		22		
PCS2	LS224A, B	同上 LSx2	CVV1.25'-3C		22		
GP	SV 225	2号ろ液噴霧液エア-SV	CVV1.25'-2C		22		
GP	SV 226	同上エアバイパス SV	CVV1.25'-2C		22		
GP	SV 227	2号灰押出 SV	CVV1.25'-2C		22		
PCS2	LS 227	同上 LSx2	CVV1.25'-3C		22		
GP	SV 228	2号汚泥切出 SV	CVV1.25'-2C		22		
PCS2	LS 228	同上 LSx2	CVV1.25'-3C		22		
GP	SV 301	3号ホッパゲート SV	CVV1.25'-2C		22		
PCS3	LS 301	同上 LS	CVV1.25'-2C		22		
GP	SV302~310	3号ストーカ電磁弁BOX	CVV1.25'-20C		36		
PCS3	LS302~303B	LS302, 303A, B					
GP	SV311~314	3号灰押出電磁弁BOX	CVV1.25'-10C		28		
PCS3	LS311A~14B	同上 LSx8	CVV1.25'-10C		28		
GP	SV315~323	3号4F乾燥室電磁弁BOX	CVV1.25'-20C		36		
GP	SV 324	3号温水発生バイパスSV	CVV1.25'-2C		22		
PCS3	LS324A, B	同上 LSx2	CVV1.25'-3C		22		
GP	SV 325	3号ろ液噴霧液エア-SV	CVV1.25'-2C		22		
GP	SV 326	同上エアバイパス SV	CVV1.25'-2C		22		
GP	SV 327	3号灰押出 SV	CVV1.25'-2C		22		
PCS3	LS 327	同上 LSx2	CVV1.25'-3C		22		
GP	SV 328	3号汚泥切出 SV	CVV1.25'-2C		22		
PCS3	LS 328	同上 LSx2	CVV1.25'-3C		22		
			(灰固化工系統)				
GP	SV 502	定量供給機 SV	CVV1.25'-2C		22		
GP	SV 504	サービスタンクゲートSV	CVV1.25'-2C		22		
PCS4	LS504A, B	同上 LSx2	CVV1.25'-3C		22		
GP	SV 505	濃液下ゲート SV	CVV1.25'-2C		22		
PCS4	LS505A, B	同上 LSx2	CVV1.25'-2Cx2		28		
GP	SV 506	添加水供給 SV	CVV1.25'-2C		22		
GP	SV 521	汚泥パンカ SV	CVV1.25'-3C		22		
PCS4	LS521A, B	同上 LSx2	CVV1.25'-3C		22		
			(粗大ごみ処理系統)				
GP	SV 706	粗大非常排水 SV	CVV1.25'-2C		22		
GP	SV 713	粗大非常排水 SV	CVV1.25'-2C		22		
GP	SV 751	手選別機給排水ホッパゲート	CVV1.25'-3C		22		
PCS4	LS751A, B	同上 LSx2	CVV1.25'-3C		22		
GP	SV 752	手選別機 白泥ホッパゲート	CVV1.25'-3C		22		
PCS4	LS752A, B	同上 LSx2	CVV1.25'-3C		22		

大 村 市 役 所
大村市環境センターごみ処理施設建設工事
動力配線表 (7/8)

三機工業株式会社

095-3535

[illegible][illegible][illegible]

備考 S V : 電磁弁
 M V : 電動弁

<table border="1"> <tr> <td>姓 名</td> <td>名</td> <td>姓</td> <td>大 夫</td> <td>利 害</td> </tr> <tr> <td>姓 名</td> <td>名</td> <td>姓</td> <td>大 夫</td> <td>利 害</td> </tr> <tr> <td>年 次</td> <td>年</td> <td>月</td> <td>日</td> <td>期 代</td> </tr> <tr> <td>年 次</td> <td>年</td> <td>月</td> <td>日</td> <td>期 代</td> </tr> </table>	姓 名	名	姓	大 夫	利 害	姓 名	名	姓	大 夫	利 害	年 次	年	月	日	期 代	年 次	年	月	日	期 代	<table border="1"> <tr> <td colspan="2">大 村 市 役</td> </tr> <tr> <td colspan="2">大村市清博センターごみ処理施設建設工事</td> </tr> <tr> <td colspan="2">動力配線表 (8 / 8)</td> </tr> </table>	大 村 市 役		大村市清博センターごみ処理施設建設工事		動力配線表 (8 / 8)	
姓 名	名	姓	大 夫	利 害																							
姓 名	名	姓	大 夫	利 害																							
年 次	年	月	日	期 代																							
年 次	年	月	日	期 代																							
大 村 市 役																											
大村市清博センターごみ処理施設建設工事																											
動力配線表 (8 / 8)																											
 三機工業株式会社	095-3536																										

階	見 点	測 点		ケーブルサイズ	埋地線	電線管	備 考
		Tog No.	測 点 名 称				
PCS1	T1-101		1号炉出口ガス 温度	KXGS 1P-1.25"		16	
PCS1	T1-102		1号ガス冷却出口 温度	KXGS 1P-1.25"		16	
PCS1	T1-103		1号バグ入口ガス 温度	KXGS 1P-1.25"		16	
PCS1	T1-104		1号1DF入口ガス 温度	KXGS 1P-1.25"		16	
PCS1	T1-105		1号燃焼入口ガス 温度	KXGS 1P-1.25"		16	
PCS1	T1-106		1号燃焼用空気 温度	KXGS 1P-1.25"		16	
PCS1	T1-107		1号炉内壁面 温度	KXGS 1P-1.25"		16	
PCS1	T1-108		1号温水器入口空気 温度	KXGS 1P-1.25"		16	
PCS1	T1-109		1号温水器出口空気 温度	KXGS 1P-1.25"		16	
PCS1	T1-110		1号温水器温水 温度	KXGS 1P-1.25"		16	
PCS2	T1-201		2号炉出口ガス 温度	KXGS 1P-1.25"		16	
PCS2	T1-202		2号ガス冷却出口 温度	KXGS 1P-1.25"		16	
PCS2	T1-203		2号バグ入口ガス 温度	KXGS 1P-1.25"		16	
PCS2	T1-204		2号1DF入口ガス 温度	KXGS 1P-1.25"		16	
PCS2	T1-205		2号燃焼入口ガス 温度	KXGS 1P-1.25"		16	
PCS2	T1-206		2号燃焼用空気 温度	KXGS 1P-1.25"		16	
PCS2	T1-207		2号炉内壁面 温度	KXGS 1P-1.25"		16	
PCS2	T1-208		2号温水器入口空気 温度	KXGS 1P-1.25"		16	
PCS2	T1-209		2号温水器出口空気 温度	KXGS 1P-1.25"		16	
PCS2	T1-210		2号温水器温水 温度	KXGS 1P-1.25"		16	
PCS3	T1-301		3号炉出口ガス 温度	KXGS 1P-1.25"		16	
PCS3	T1-302		3号ガス冷却出口 温度	KXGS 1P-1.25"		16	
PCS3	T1-303		3号バグ入口ガス 温度	KXGS 1P-1.25"		16	
PCS3	T1-304		3号1DF入口ガス 温度	KXGS 1P-1.25"		16	
PCS3	T1-305		3号燃焼入口ガス 温度	KXGS 1P-1.25"		16	
PCS3	T1-306		3号燃焼用空気 温度	KXGS 1P-1.25"		16	
PCS3	T1-307		3号炉内壁面 温度	KXGS 1P-1.25"		16	
PCS3	T1-308		3号温水器入口空気 温度	KXGS 1P-1.25"		16	
PCS3	T1-309		3号温水器出口空気 温度	KXGS 1P-1.25"		16	
PCS3	T1-310		3号温水器温水 温度	KXGS 1P-1.25"		16	
PCS4	T1-401		暖房用温水タンク 温度	CVV-S1.25"-2C		22	
PCS4	T1-402		給湯用温水タンク 温度	CVV-S1.25"-2C		22	
PCS4	T1-407		プレート熱交換口 温度	CVV-S1.25"-3C		22	
PCS1	F1-101		1号助燃バーナ 流量	CVV-S1.25"-4C		22	
PCS1	F1-102		1号燃焼バーナ 流量	CVV-S1.25"-4C		22	
PCS1	F1-105		1号排ガス 流量	CVV-S1.25"-2C		22	
PCS2	F1-201		2号助燃バーナ 流量	CVV-S1.25"-4C		22	
PCS2	F1-202		2号燃焼バーナ 流量	CVV-S1.25"-4C		22	
PCS2	F1-205		2号排ガス 流量	CVV-S1.25"-2C		22	
PCS3	F1-301		3号助燃バーナ 流量	CVV-S1.25"-4C		22	
PCS3	F1-302		3号燃焼バーナ 流量	CVV-S1.25"-4C		22	
PCS3	F1-305		3号排ガス 流量	CVV-S1.25"-2C		22	
PCS4	FQ-401		発電機小出機 流量	CVV-S1.25"-2C		22	
PCS4	FQ-402		温水 使用量	CVV-S1.25"-2C		22	
PCS4	FQ-403		プラント用水 使用量	CVV-S1.25"-2C		22	
PCS4	FQ-404		生活水 使用量	CVV-S1.25"-2C		22	
PCS4	FQ-405		処理水 使用量	CVV-S1.25"-2C		22	
PCS4	FQ-501		添加水 供給量	CVV-S1.25"-2C		22	
PCS1	PI-101		1号炉内 圧力	CVV-S1.25"-2C		22	
PCS1	PI-102		1号バグ出入口 圧力差	CVV-S1.25"-2C		22	
PCS1	PI-103		1号1DF入口 圧力	CVV-S1.25"-2C		22	
PCS1	PI-104		1号燃焼空気 圧力	CVV-S1.25"-2C		22	
PCS1	PI-105		1号乾燥器燃焼空気 圧力	CVV-S1.25"-2C		22	
PCS1	PI-106		1号燃焼器燃焼空気 圧力	CVV-S1.25"-2C		22	
PCS1	PI-107		1号後燃器燃焼空気 圧力	CVV-S1.25"-2C		22	

階	見 点	測 点		ケーブルサイズ	埋地線	電線管	備 考
		Tog No.	測 点 名 称				
PCS2	PI-201		2号炉内 圧力	CVV-S1.25"-2C		22	
PCS2	PI-202		2号バグ出入口 圧力差	CVV-S1.25"-2C		22	
PCS2	PI-203		2号1DF入口 圧力	CVV-S1.25"-2C		22	
PCS2	PI-204		2号燃焼空気 圧力	CVV-S1.25"-2C		22	
PCS2	PI-205		2号乾燥器燃焼空気 圧力	CVV-S1.25"-2C		22	
PCS2	PI-206		2号燃焼器燃焼空気 圧力	CVV-S1.25"-2C		22	
PCS2	PI-207		2号後燃器燃焼空気 圧力	CVV-S1.25"-2C		22	
PCS3	PI-301		3号炉内 圧力	CVV-S1.25"-2C		22	
PCS3	PI-302		3号バグ出入口 圧力差	CVV-S1.25"-2C		22	
PCS3	PI-303		3号1DF入口 圧力	CVV-S1.25"-2C		22	
PCS3	PI-304		3号燃焼空気 圧力	CVV-S1.25"-2C		22	
PCS3	PI-305		3号乾燥器燃焼空気 圧力	CVV-S1.25"-2C		22	
PCS3	PI-306		3号燃焼器燃焼空気 圧力	CVV-S1.25"-2C		22	
PCS3	PI-307		3号後燃器燃焼空気 圧力	CVV-S1.25"-2C		22	
PCS4	PI-401		補助ボイラ送油P 圧力	CVV-S1.25"-2C		22	
PCS4	PI-402		発電機小出機送油P 圧力	CVV-S1.25"-2C		22	

階	見 点	測 点		ケーブルサイズ	埋地線	電線管	備 考
		Tog No.	測 点 名 称				
PCS1	L1A-101		1号ごみホッパレベル	CVV1.25"-2Cx2		28	
GP			"	CVV1.25"-2Cx2		28	
GP	LCA-102		1号灰押出機給水レベル	CVV1.25"-5C		22	
PCS2	L1A-201		2号ごみホッパレベル	CVV1.25"-2Cx2		28	
GP			"	CVV1.25"-2Cx2		28	
GP	LCA-202		2号灰押出機給水レベル	CVV1.25"-5C		22	
PCS3	L1A-301		3号ごみホッパレベル	CVV1.25"-2Cx2		28	
GP			"	CVV1.25"-2Cx2		28	
GP	LCA-302		3号灰押出機給水レベル	CVV1.25"-5C		22	
GP	LCA-401		暖房用温水タンクレベル	CVV1.25"-5C		22	
GP	LCA-402		給湯用温水タンクレベル	CVV1.25"-5C		22	
PCS4	L1A-403		重油タンク レベル	CVV-S1.25"-2C		22	
GP			"	CV3.5"-2C		22	
GP	LCA-413		バーナ小出機レベル	CVV1.25"-5C		22	
GP	LCA-416		汚水ピットレベル	CVV1.25"-5C		22	
GP	LCA-417		ろ渣貯留機レベル	CVV1.25"-5C		22	
GP	LA-421		生活受水機レベル	CVV1.25"-3C		22	
GP	LCA-438		プラント用受水機レベル	CVV1.25"-5C		22	
GP	LCA-446		吸排水機レベル	CVV1.25"-5C		22	
GP	LCA-448		発電機小出機レベル	CVV1.25"-5C		22	
GP	LCA-453		排水中間機レベル	CVV1.25"-4C		22	
GP	LCA-457		排水受機レベル	CVV1.25"-4C		22	
GP	LCA-459		中間機レベル	CVV1.25"-4C		22	
LCP-R01	LCA-464		東庫P排水機-1レベル	CVV1.25"-4C		22	
LCP-R01	LCA-465		東庫P排水機-2レベル	CVV1.25"-4C		22	
LCP-R01	LCA-466		計量機排水機レベル	CVV1.25"-4C		22	
LCP-R01	LCA-467		洗車機排水機レベル	CVV1.25"-4C		22	
GP	LCA-468		メンテ床排水機レベル	CVV1.25"-4C		22	
GP	LCA-469		灰出室床排水機レベル	CVV1.25"-4C		22	
GP	LCA-470		粗大処理床排水機1レベル	CVV1.25"-4C		22	
GP	LCA-471		粗大処理床排水機2レベル	CVV1.25"-4C		22	
GP	LCA-472		汚泥パンカ床排水機レベル	CVV1.25"-4C		22	
GP	LCA-474		資源P床排水機レベル	CVV1.25"-4C		22	
GP	LCA-479		資源床排水 1 レベル	CVV1.25"-4C		22	
GP	LCA-480		資源床排水 2 レベル	CVV1.25"-4C		22	
GP	LA-491		呼び水機レベル	CVV1.25"-3C		22	
GP	LCA-507		添加水機レベル	CVV1.25"-4C		22	
GP	LCA-511		混合機レベル	CVV1.25"-4C		22	

備考 SV : 電磁弁
MV : 電動弁


図名	大 村 市 設
図号	大村市清掃センターごみ処理施設設計工事
図尺	1/200
図式	計装配線表 (1/2)
図主	三機工業株式会社
図番	095-3537

階	見 点	Tag No.	層 点	ケーブルサイズ	接地線	電線管	備 考
			名 称				
	ごみクレーン監視モニター	ITV-101	1号ホッパ ITV	5C-2V		22	
	GP	ITV-101	同上カメラ電源	CVV3.5'-2C		22	
	ごみクレーン監視モニター	ITV-201	2号ホッパ ITV	5C-2V		22	
	GP	ITV-201	同上カメラ電源	CVV3.5'-2C		22	
	ごみクレーン監視モニター	ITV-301	3号ホッパ ITV	5C-2V		22	
	GP	ITV-301	同上カメラ電源	CVV3.5'-2C		22	
	GP	ITV-403	ホッパステージ ITV	5C-2V		22	
	ごみクレーン監視モニター	ITV-403	同上カメラ電源、制御	CVV1.25'-15C		28	
	GP	ITV-102	1号炉内 ITV	5C-2V		22	
	GP	ITV-102	同上カメラ電源	CVV3.5'-2C		22	
	GP	ITV-202	2号炉内 ITV	5C-2V		22	
	GP	ITV-202	同上カメラ電源	CVV3.5'-2C		22	
	GP	ITV-302	3号炉内 ITV	5C-2V		22	
	GP	ITV-302	同上カメラ電源	CVV3.5'-2C		22	
	プラットホーム監視モニター	ITV-401	トラックスケール ITV	5C-2V		22	
	プラットホーム監視モニター	ITV-401	同上カメラ電源、制御	CVV1.25'-12C		28	
	プラットホーム監視モニター	ITV-401	同上カメラレンズ制御	CVV1.25'-4C		22	
	GP	ITV-402	プラットホーム ITV	5C-2V		22	
	ごみクレーン監視モニター	ITV-402	同上カメラ電源、制御	CVV1.25'-15C		28	
	GP	ITV-404	煙突(屋外) ITV	5C-2V		22	
	焼却設備監視モニター	ITV-404	同上カメラ電源、制御	CVV1.25'-4C		22	
	灰クレーン監視モニター	ITV-405	灰クレーン 1 ITV	5C-2V		22	
	灰クレーン監視モニター	ITV-405	同上カメラ電源	CVV3.5'-2C		22	
	灰クレーン監視モニター	ITV-406	灰クレーン 2 ITV	5C-2V		22	
	灰クレーン監視モニター	ITV-406	同上カメラ電源、制御	CVV1.25'-15C		28	
	焼却設備監視モニター	ITV-501	灰固定 ITV	5C-2V		22	
	GP	ITV-501	同上カメラ電源	CVV3.5'-2C		22	
	プラットホーム監視モニター	ITV-708	粗大切り断機 ITV	5C-2V		22	
	GP	ITV-708	同上カメラ電源	CVV3.5'-2C		22	
	プラットホーム監視モニター	ITV-702	ダンピングボックス ITV	5C-2V		22	
	プラットホーム監視モニター	ITV-702	同上カメラ電源、制御	CVV1.25'-15C		28	
	GP	ITV-709	IF昇降機 ITV	5C-2V		22	
	プラットホーム監視モニター	ITV-709	同上カメラ電源、制御	CVV1.25'-12C		28	
	プラットホーム監視モニター	ITV-709	同上カメラレンズ制御	CVV1.25'-4C		22	
	GP	ITV-710	手選別 ITV	5C-2V		22	
	GP	ITV-710	同上カメラ電源	CVV3.5'-2C		22	
	粗大設備監視モニター	ITV-703	破砕機入口 ITV	5C-2V		22	
	GP	ITV-703	同上カメラ電源	CVV3.5'-2C		22	
	GP	ITV-703	同上照明電源	CVV3.5'-2C		22	
	粗大設備監視モニター	ITV-701	IFホッパ ITV	5C-2V		22	
	粗大設備監視モニター	ITV-701	同上カメラ電源、制御	CVV1.25'-15C		28	
	GP	ITV-704	破砕機出口 ITV	5C-2V		22	
	GP	ITV-704	同上カメラ電源	CVV3.5'-2C		22	
	GP	ITV-704	同上照明電源	CVV3.5'-2C		22	
	GP	ITV-707	真鍮金減圧給排 ITV	5C-2V		22	
	GP	ITV-707	同上カメラ電源	CVV3.5'-2C		22	
	粗大設備監視モニター	ITV-705	粗大磁選機 ITV	5C-2V		22	
	GP	ITV-705	同上カメラ電源	CVV3.5'-2C		22	
	GP	ITV-705	同上照明電源	CVV3.5'-2C		22	
	粗大設備監視モニター	ITV-711	粗大金減圧給排 ITV	5C-2V		22	
	GP	ITV-711	同上カメラ電源	CVV3.5'-2C		22	
	GP	ITV-706	アルミ選別機 ITV	5C-2V		22	
	GP	ITV-706	同上カメラ電源	CVV3.5'-2C		22	
	GP	ITV-706	同上照明電源	CVV3.5'-2C		22	
	GP	ITV-712	トロンメル ITV	5C-2V		22	
	GP	ITV-712	同上カメラ電源	CVV3.5'-2C		22	
	GP	ITV-712	同上照明電源	CVV3.5'-2C		22	

備考 S V : 電磁弁
 M V : 電動弁


[illegible][illegible]

代表者 氏名 住所 〒 市 区 丁目 番 号 番地		代表者 氏名 住所 〒 市 区 丁目 番 号 番地	
平成 年 月 日 年 月 日		大 村 市 股 大村市清海センターごみ処理場建設工事 計装配線我 (2/2) 095-3538	

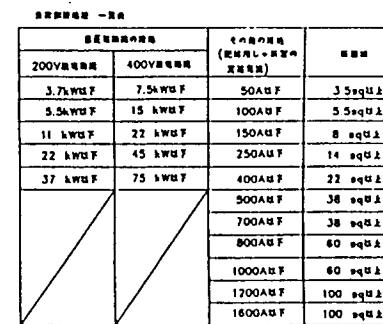


HAZARD (HIGH) AREA

接地幹線系統図

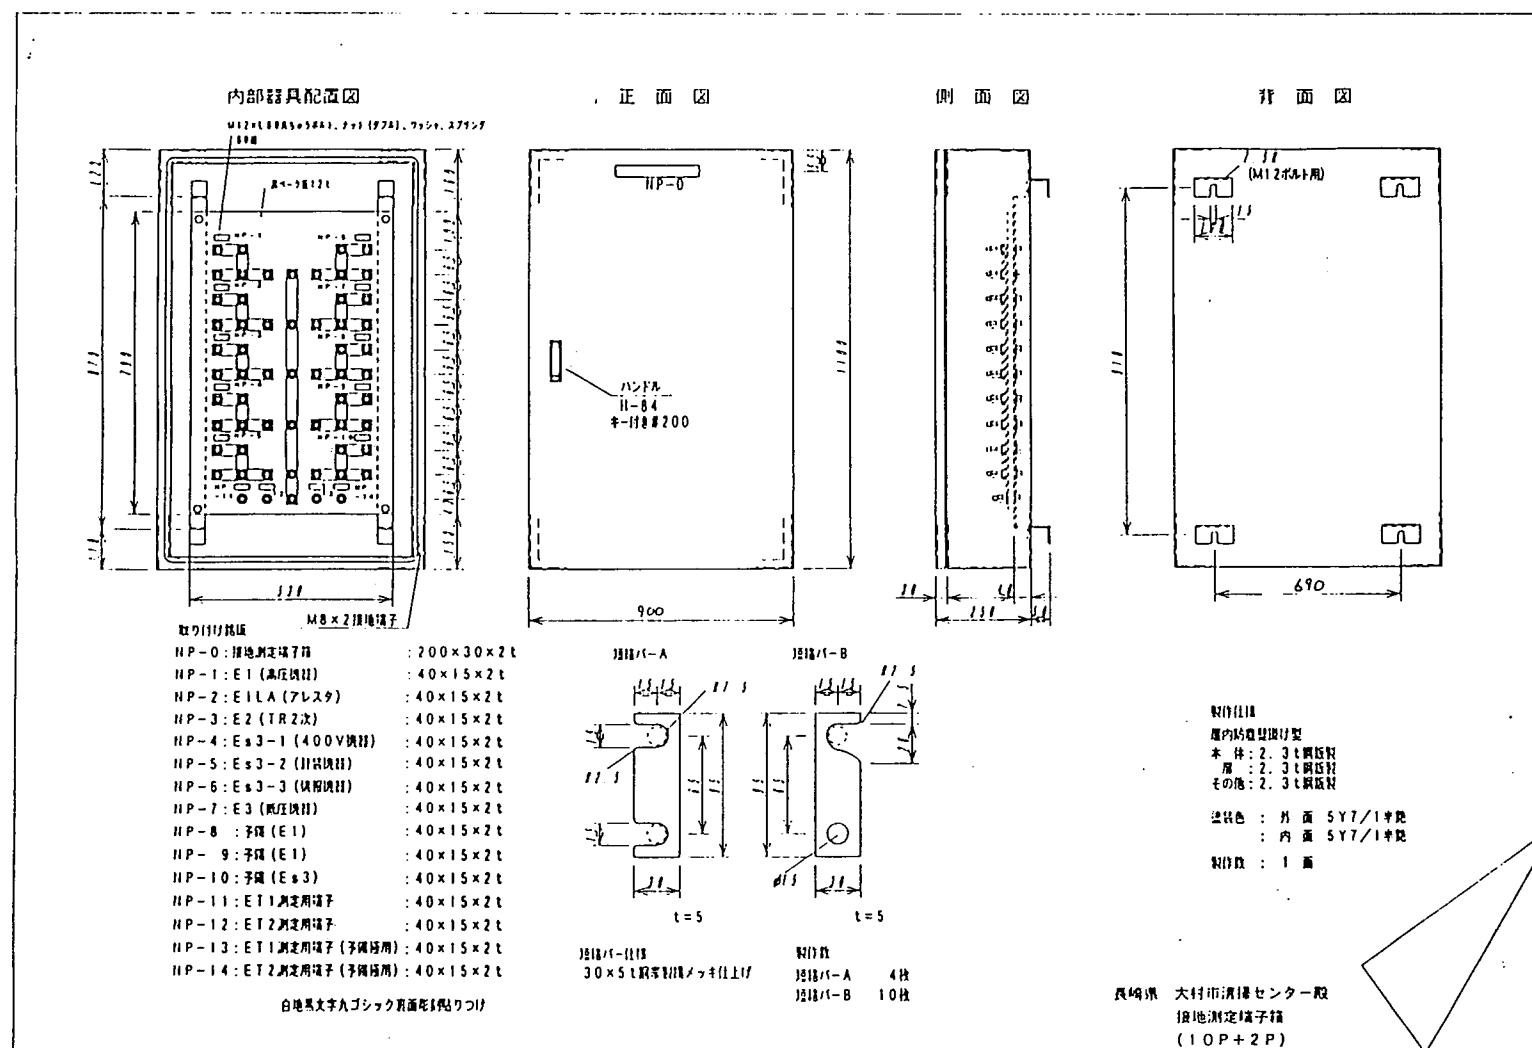

長崎県 大村市清掃センター
 用地測定端子箱
 (10P+2P)

照会	名	姓	1 姓	姓	記	事
日		組	J E		大村市 殿	
平成 年 月 日	日	地区	大村市清掃センターごみ処理施設建設工			
水	証	照	五	田	六	
					接地球線 系統図	
 三機工業株式会社					14 番	095-3539

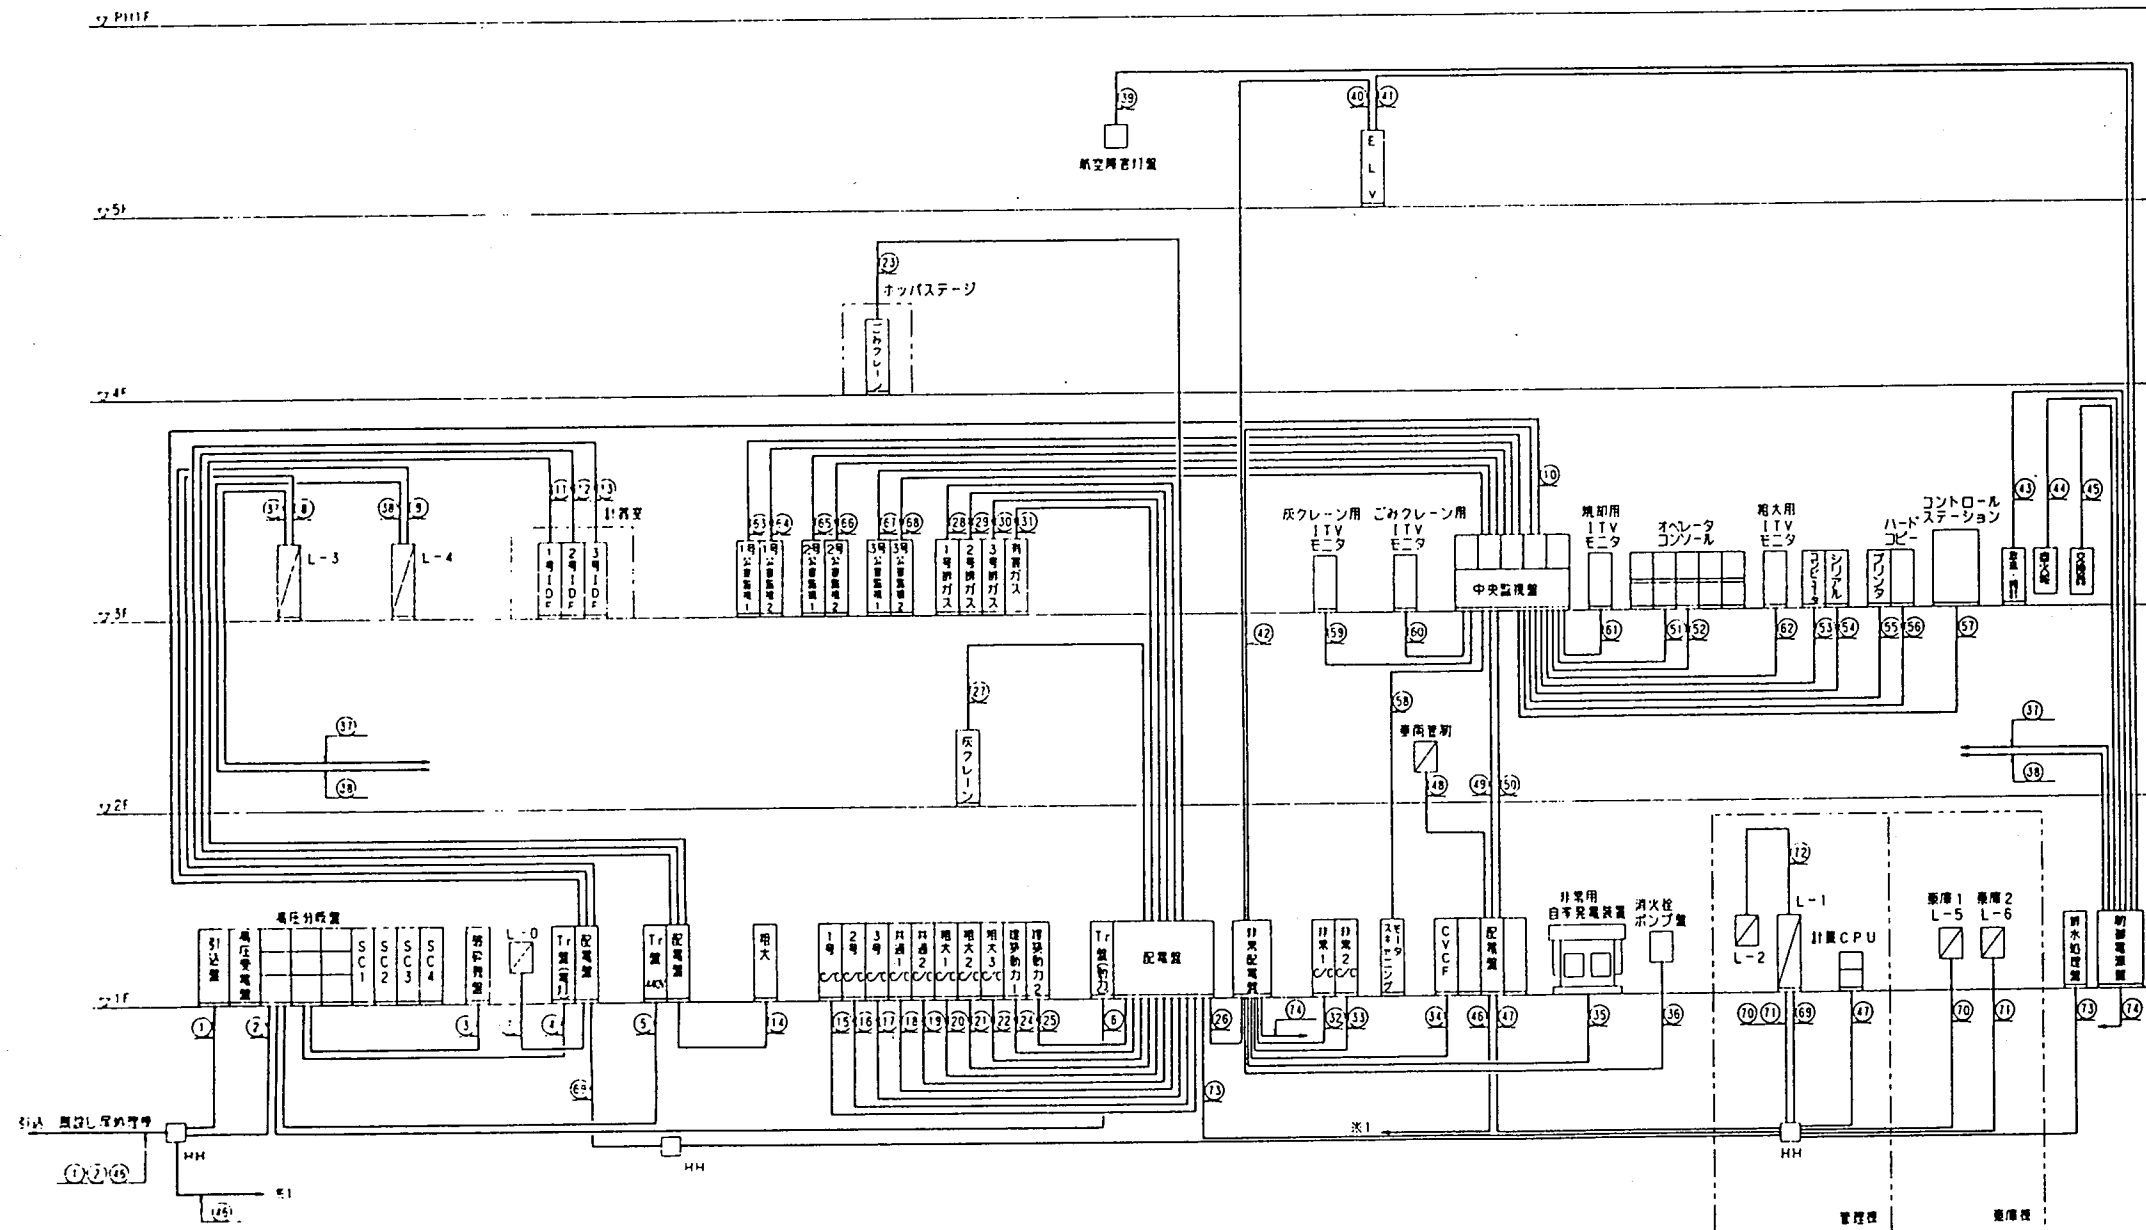

No.	負 荷 名 称	容量 (kW)	ア・ルサイズ	負 荷 号
①	機内第一柱		6KV CVT 150°	
②	高圧分電盤 - 5		6KV CVT 60°	
③	" - 4	250	6KV CVT 38°	
④	" - 3	150	6KV CVT 38°	
⑤	" - 2	440V Tr型	500	6KV CVT 38°
⑥	" - 1	220V Tr型	1000	6KV CVT 38°
⑦	電灯配電盤	外灯分電盤 L-0	122	CVT 60°
⑧	"	焼酎機分電盤 L-3	80	CVT 200°
⑨	"	粗大碎分電盤 L-4	34.4	CVT 100°
⑩	"	中央監視盤 (HCI)	10	CVT 38°
⑪	440V 配電盤	1号IDF盤	90	CVT 100°
⑫	"	2号IDF盤	90	CVT 100°
⑬	"	3号IDF盤	90	CVT 100°
⑭	"	粗大ごみ盤 - 1 - 2	37x2	CVT 22° x2
⑮	220V 配電盤	1号C/C盤	78	CVT 200°
⑯	"	2号C/C盤	78	CVT 200°
⑰	"	3号C/C盤	78	CVT 200°
⑱	"	共通 - 1 架	96.6	CVT 250°
⑲	"	共通 - 2 架	62.8	CVT 150°
⑳	"	粗大 - 1 架	102	CVT 250°
㉑	"	粗大 - 2 架	52.3	CVT 100°
㉒	"	粗大 - 3 架	74.6	CVT 150°
㉓	"	ごみクレーン盤	42	CVT 100°
㉔	"	建築動力盤 - 1	36.3	CVT 200°
㉕	"	建築動力盤 - 2	111	CVT 100°
㉖	"	非常用配電盤	27.5	FPT 250° x2
㉗	"	灰クレーン盤	1.8	CVT 38°
㉘	"	1号排ガス盤	28.5	CVT 60°
㉙	"	2号排ガス盤	28.5	CVT 60°
㉚	"	3号排ガス盤	28.5	CVT 60°
㉛	"	負荷ガス除去盤	49.9	CVT 60°
㉜	非常用配電盤	非常用 - 1 C/C盤	45	CVT 100°
㉝	"	非常用 - 2 C/C盤	60	CVT 150°
㉞	"	CVCF	40	CVT 38°
㉟	"	非常用自來水発電機	27.5	FPT 250° x2
㊱	"	消火栓ポンプ盤	7.5	FP 14° - 3C
㊲	制御電源盤	保安灯 L-3	1.2	CV 55° - 2C
㊳	"	保安灯 L-4	0.1	CV 55° - 2C
㊴	"	航空障害灯盤	0.5	CV 35° - 3C
㊵	非常用配電盤	E・L・V盤	5.5	CV 14° - 3C
㊶	制御電源盤	ELVカビ内照明	0.1	CV 35° - 2C
㊷	非常用配電盤	中央監視盤 / ITV電源	2.5	CV 55° - 3C
㊸	制御電源盤	赤灯 - 用計設電源	1.0	CV 35° - 2C
㊹	"	自火検知電源	1.0	CV 35° - 2C
㊺	"	電話交換機電源	1.0	CV 35° - 2C
㊻	CVCF	低圧反処理	8.5	CVT 60°
㊼	"	計算機CPU	1.0	CV 55° - 2C
㊽	"	集荷室照明	1.5	CV 55° - 2C
㊾	"	中央監視盤 / DCS電源	1.32	CV 60° - 2C
㊿	"	中央監視盤 / 計算機	50	CV 14° - 2C
㊱	中央監視盤	オペレータコンソール - 1	20	CV 35° - 2C
㊲	"	オペレータコンソール - 2	20	CV 35° - 2C
㊳	"	コンピュータ I/F S1	10	CV 35° - 2C
㊴	"	シリアル I/F S1	0.1	CV 35° - 2C
㊵	"	ページプリンタ	1.0	CV 35° - 2C
㊶	"	ハードコピー	1.0	CV 35° - 2C
㊷	"	コントロールステーション	5.4	CV 8° - 2C
㊸	"	モータスキャニング電源	0.7	CV 35° - 2C
㊹	"	灰クレーン用ITVモニター	0.5	CV 35° - 2C
㊺	"	ごみクレーン用ITVモニター	0.5	CV 35° - 2C
㊻	"	奥庫用ITVモニター	0.5	CV 35° - 2C
㊼	"	粗大用ITVモニター	0.5	CV 35° - 2C
㊽	"	1号系公害監視機 - 1	1.5	CV 55° - 2C
㊾	"	1号系公害監視機 - 2	1.5	CV 55° - 2C
㊿	"	2号系公害監視機 - 1	1.5	CV 55° - 2C
㊱	"	2号系公害監視機 - 2	1.5	CV 55° - 2C
㊲	"	3号系公害監視機 - 1	1.5	CV 55° - 2C
㊳	"	3号系公害監視機 - 2	1.5	CV 55° - 2C
㊴	電灯配電盤	管理棟分電盤 L-1	41.8	CVT 200°
㊵	管理棟分電盤 L-1	管理棟1分電盤 L-5	1.5	CV 14° - 3C
㊶	"	管理棟2分電盤 L-6	1.5	CV 55° - 3C
㊷	"	灰塵処理分電盤 L-2	2	CV 14° - 3C
㊸	220V 配電盤	排水処理機	12	CVT 38°
㊹	非常用配電盤	制御電源盤	15	CVT 60°

姓	名	日	月	年	区	市
大村	裕二	9	月	1987	大田	市
職	業	大田市環境センターごみ処理施設建設工				
承	担	者	氏	名	印	鑑
三機工業株式会社						095 - 3540